


3øTR-IT 20KVA  
 3ø3W 220V/  
 3ø4W 220-380V  
 (7F) MP2B(ATS)

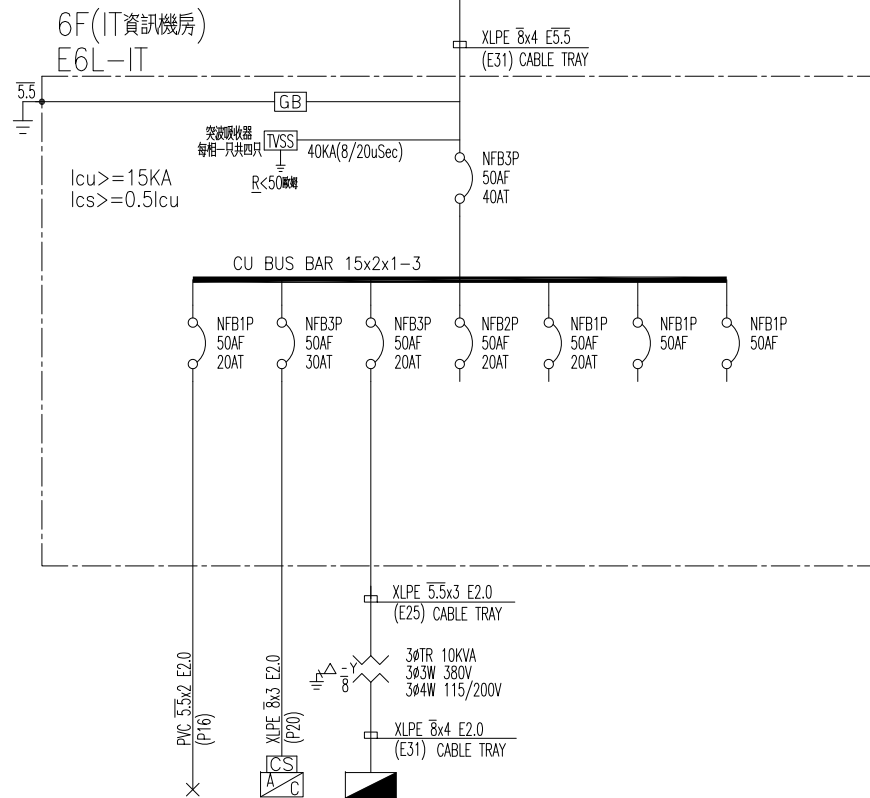


CKT NO.	1	2	3	4	5	6	7	TOTAL
CAPACITY(VA)								29964
CURRENT(A)								
LOAD(VA)	R							
	S							
	T							
LOAD NAME	電燈 13W*3-6	分離式冷氣主機 13HP	E6R-IT 2.58KVA	預留弱電電源回路 500VA	預留弱電電源回路 500VA	SPARE	SPARE	L:3.814KVA P:13HP

客戶 CUSTOMER:	大雅電氣股份有限公司			核准 APPROVED BY:	審核 CHECKED BY:	設計 DESIGNED BY:	繪圖 DRAWER:	<b>建華機電股份有限公司</b> CHAN HUA MACHINERY & ELECTRIC CO. LTD. TEL:(04)23581130 FAX:(04)23581140 廠址:台中市南屯區工業 25 路 25 號	版次 REV	修正摘要 SUMMARY	日期 DATE	圖名 TITLE:	系統單線圖	
用途 USER:	般若科技股份有限公司般若(五廠) 新建工程(第二次變更設計)			設計課 洪志勇	設計課 謝啓彥	設計課 阮家豪	設計課 阮家豪		工號 WORKING NO.: 111041302	規劃日期 DATE: 111年04月20日			圖號 DWG. NO.: A29	版次 REV.: A
	<input type="checkbox"/> 保留圖			單位 DIM:	釐米 (mm)		案號 DRAWING NO.:	比例 SCALE: ---:---				張數 SHEET NO.:	/	

3ø4W 380-220V

R S T N

E6L-IT PANEL

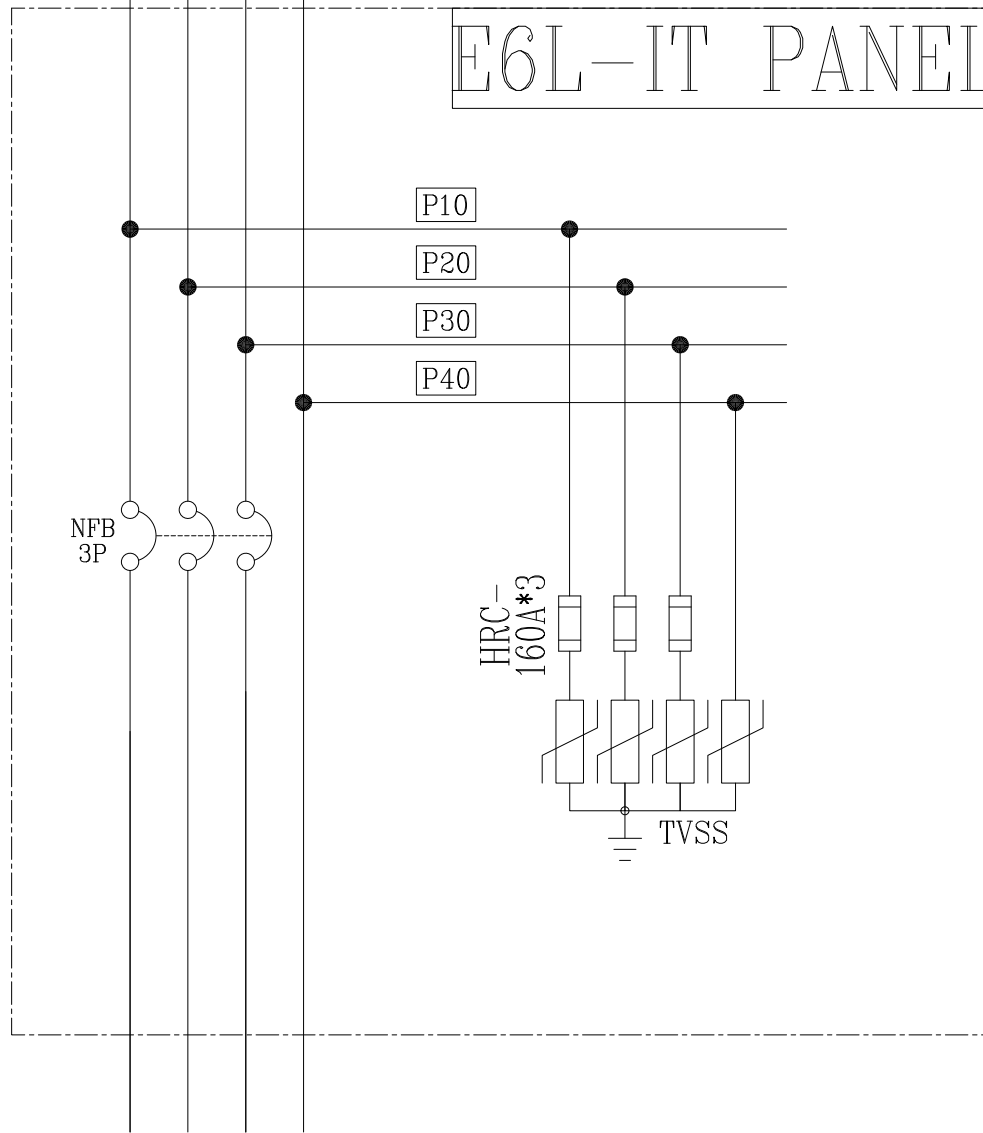

客戶 CUSTOMER:	大雅電氣股份有限公司			核准 APPROVED BY:	審核 CHECKED BY:	設計 DESIGNED BY:	繪圖 DRAWER:	<b>建華機電股份有限公司</b> CHAN HUA MACHINERY & ELECTRIC CO., LTD. TEL: (04)23581130 FAX: (04)23581140 廠址: 台中市南屯區工業 25 路 25 號	版次 REV	修正摘要 SUMMARY	日期 DATE	圖名 TITLE:	系統複線圖		
用途 USER:	般若科技股份有限公司般若(五廠) 新建工程(第二次變更設計)			設計課 洪志勇	設計課 謝啓彥	設計課 阮家豪	設計課 阮家豪		工號 WORKING NO.: 111041302	規劃日期 DATE: 111年04月20日			圖號 DWG. NO.:	LB03	版次 REV:
				<input type="checkbox"/> 保留圖		單位 DM: 釐米 (mm)		案號 DRAWING NO.:	比例 SCALE: ---:---			張數 SHEET NO.:	/		