


3φTR 10KVA
 3φ3W 380V/
 3φ4W 115-200V
 E6L-IT

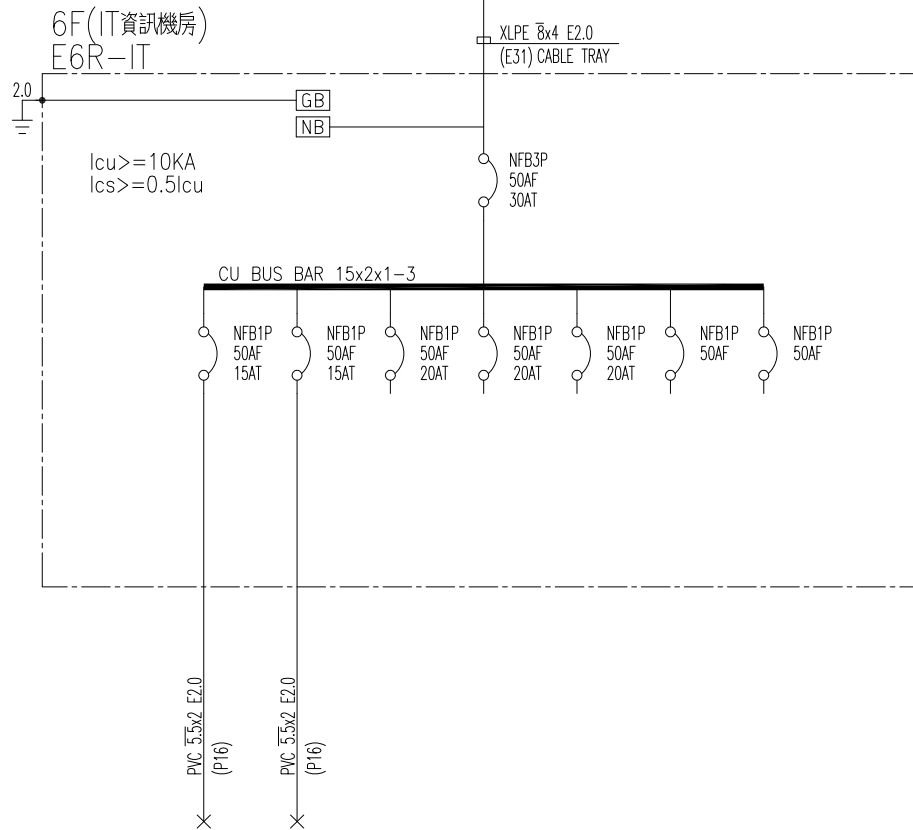

CKT NO.	1	2	3	4	5	6	7	TOTAL
CAPACITY (VA)								
CURRENT (A)								
LOAD (VA)	R							
	S							
	T							
LOAD NAME	插座 180VA*3	插座 180VA*3	預留弱電電源迴路 500VA	預留弱電電源迴路 500VA	預留弱電電源迴路 500VA	SPARE	SPARE	L:2.58KVA

客戶 CUSTOMER: 大雅電氣股份有限公司

核准 APPROVED BY: 審核 CHECKED BY: 設計 DESIGNED BY: 繪圖 DRAWER:

CH 建華機電股份有限公司
 CHAN HUA MACHINERY & ELECTRIC CO. LTD.
 TEL: (04)23581130 FAX: (04)23581140
 廠址: 台中市南屯區工業 25 路 25 號

版次 REV: 修正摘要 SUMMARY: 日期 DATE:

圖名 TITLE: 系統單線圖

用途 USER: 般若科技股份有限公司般若(五廠)
 新建工程(第二次變更設計)

設計課 洪志勇
 設計課 謝啓彥
 設計課 阮家豪
 設計課 阮家豪
 保留圖 單位 DM: 釐米 (mm)

工號 WORKING NO.: 111041302 規劃日期 DATE: 111年04月20日
 案號 DRAWING NO.: 比例 SCALE: ---:---

圖號 DWG. NO.: A29 版次 REV: A
 張數 SHEET NO.: /