


- 說明:
1. ATS 自動轉換火災發生後自動切斷。
 2. LSS 自動轉換一般發生在火警時。
 3. 火警發生時, LSS 不投入。
 4. 備用柴油發電機與主供電系統同時供電時, 須能與主供電系統並聯, 如有設置中央監控系統則備用柴油發電機須能自動控制。

負載	FRB1A PANEL 消防設備 (辦公室棟)	FRB1A PANEL 消防設備 (辦公室棟)	EL02C PANEL 消防設備 (辦公室棟)	PE05A PANEL 電梯 (辦公室棟)	PE05A PANEL 電梯 (辦公室棟)	PE07C PANEL 電梯 (辦公室棟)	PF10 PANEL 消防設備 (辦公室棟)	消防緊急 容量	EL01D PANEL (警備室)	ELB1A PANEL (辦公室棟)	PEB1 PANEL (辦公室棟)	緊急總設備 容量	MR PANEL	充電櫃量	SP	SP	SP	SP
總(kVA)	0.000	0.000	3.455	0.000	0.00	0.000	3.000	總 6.455	7.215	30.978	0.000	總 44.648						
力(kW)	105.500	30.000	7.000	30.500	40.500	20.500	15.500	力 249.500	18.000	117.000	85.000	力 460.500	50.000					
熱(kWh)	0.000	0.000	0.000	0.000	0.000	0.000	0.000	熱 0.000	5.000	4.000	0.000	熱 9.000						
電流(A)	160.3A	45.6A	15.9A	46.3A	61.5A	31.1A	23.6A	4.6A	386.9A	45.9A	230.9A	120.1A	78.2A					

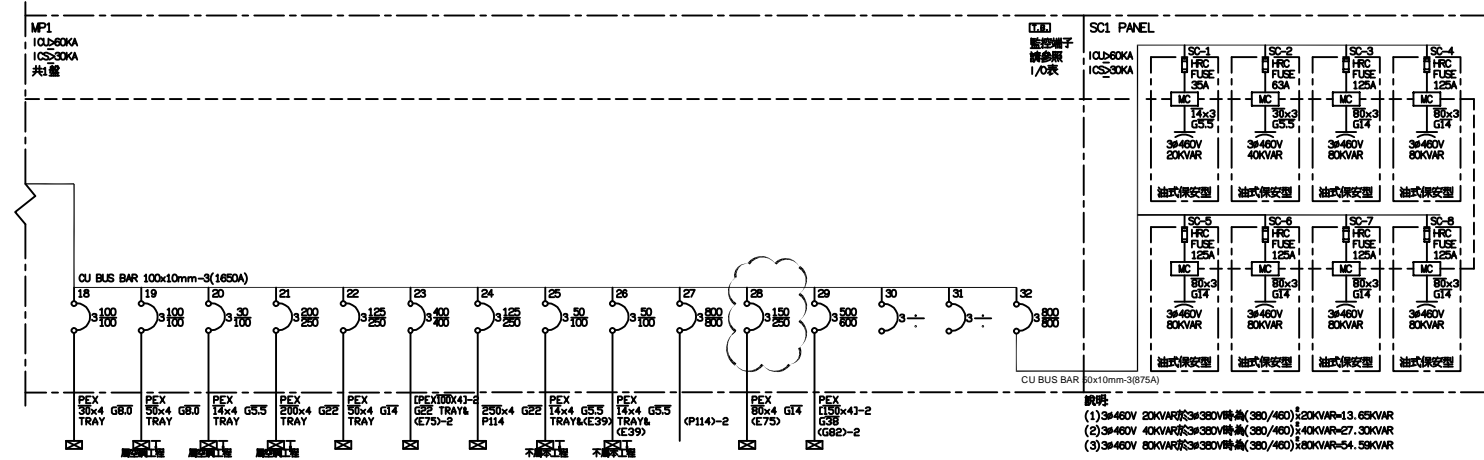


負載	PA05A PANEL 空壓設備	AMP01* PANEL 空壓設備	AMP02* PANEL 空壓設備	AMP03* PANEL 空壓設備	LB1A PANEL 照明設備 (辦公室棟)	LO2C PANEL 照明設備 (辦公室棟)	PA01 PANEL 照明設備 (辦公室棟)	MJ PANEL 3F 資訊室	LOA4 PANEL 4F 資訊室	水電能預留 不列入 負載計算	宿舍樓預留 LO1E PANEL	汽車充電預留	SP	SP	合計(kVA)	總定電壓 480V(50KVA) 工作電壓 380V(308.4KVA)
總(kVA)					48.058	115.128		20.000	20.000	500.000	78	300			總 277.832	
力(kW)	30.000	92.000	8.000	100.000	3.000	0.000		0.000	0.000						力 553.500	
熱(kWh)					8.000	12.000	150.000	0.000	0.000						熱 29.000	
電流(A)	45.6A	79A	12.1A	151.9A	89.7A	139.2A	227.9A	30.4A	30.4A	759.7A	118.5A	455.8A			1307.2A	

客戶 CUSTOMER:	大雅電氣工程股份有限公司	核准 APPROVED BY:	審核 CHECKED BY:	設計 DESIGNED BY:	繪圖 DRAWER:	中華機械電氣股份有限公司 CHAN HUA MACHINERY & ELECTRIC CO. LTD. TEL:(04)23581130 FAX:(04)23581140 廠址:台中市南屯區工業 25 路 25 號	版次 REV	修正摘要 SUMMARY	日期 DATE	圖名 TITLE:	系統單線圖	
用途 USER:	台灣維順工業股份有限公司 台中工業區廠辦新建工程	設計課 阮家豪	設計課 阮家豪	設計課 謝啓彥	設計課 謝啓彥		工號 WORKING NO.: 11105001	規劃日期 DATE: 111年07月25日			圖號 DWG. NO.: HA02	版次 REV: A

3ø4W 380V/220V

R S T N

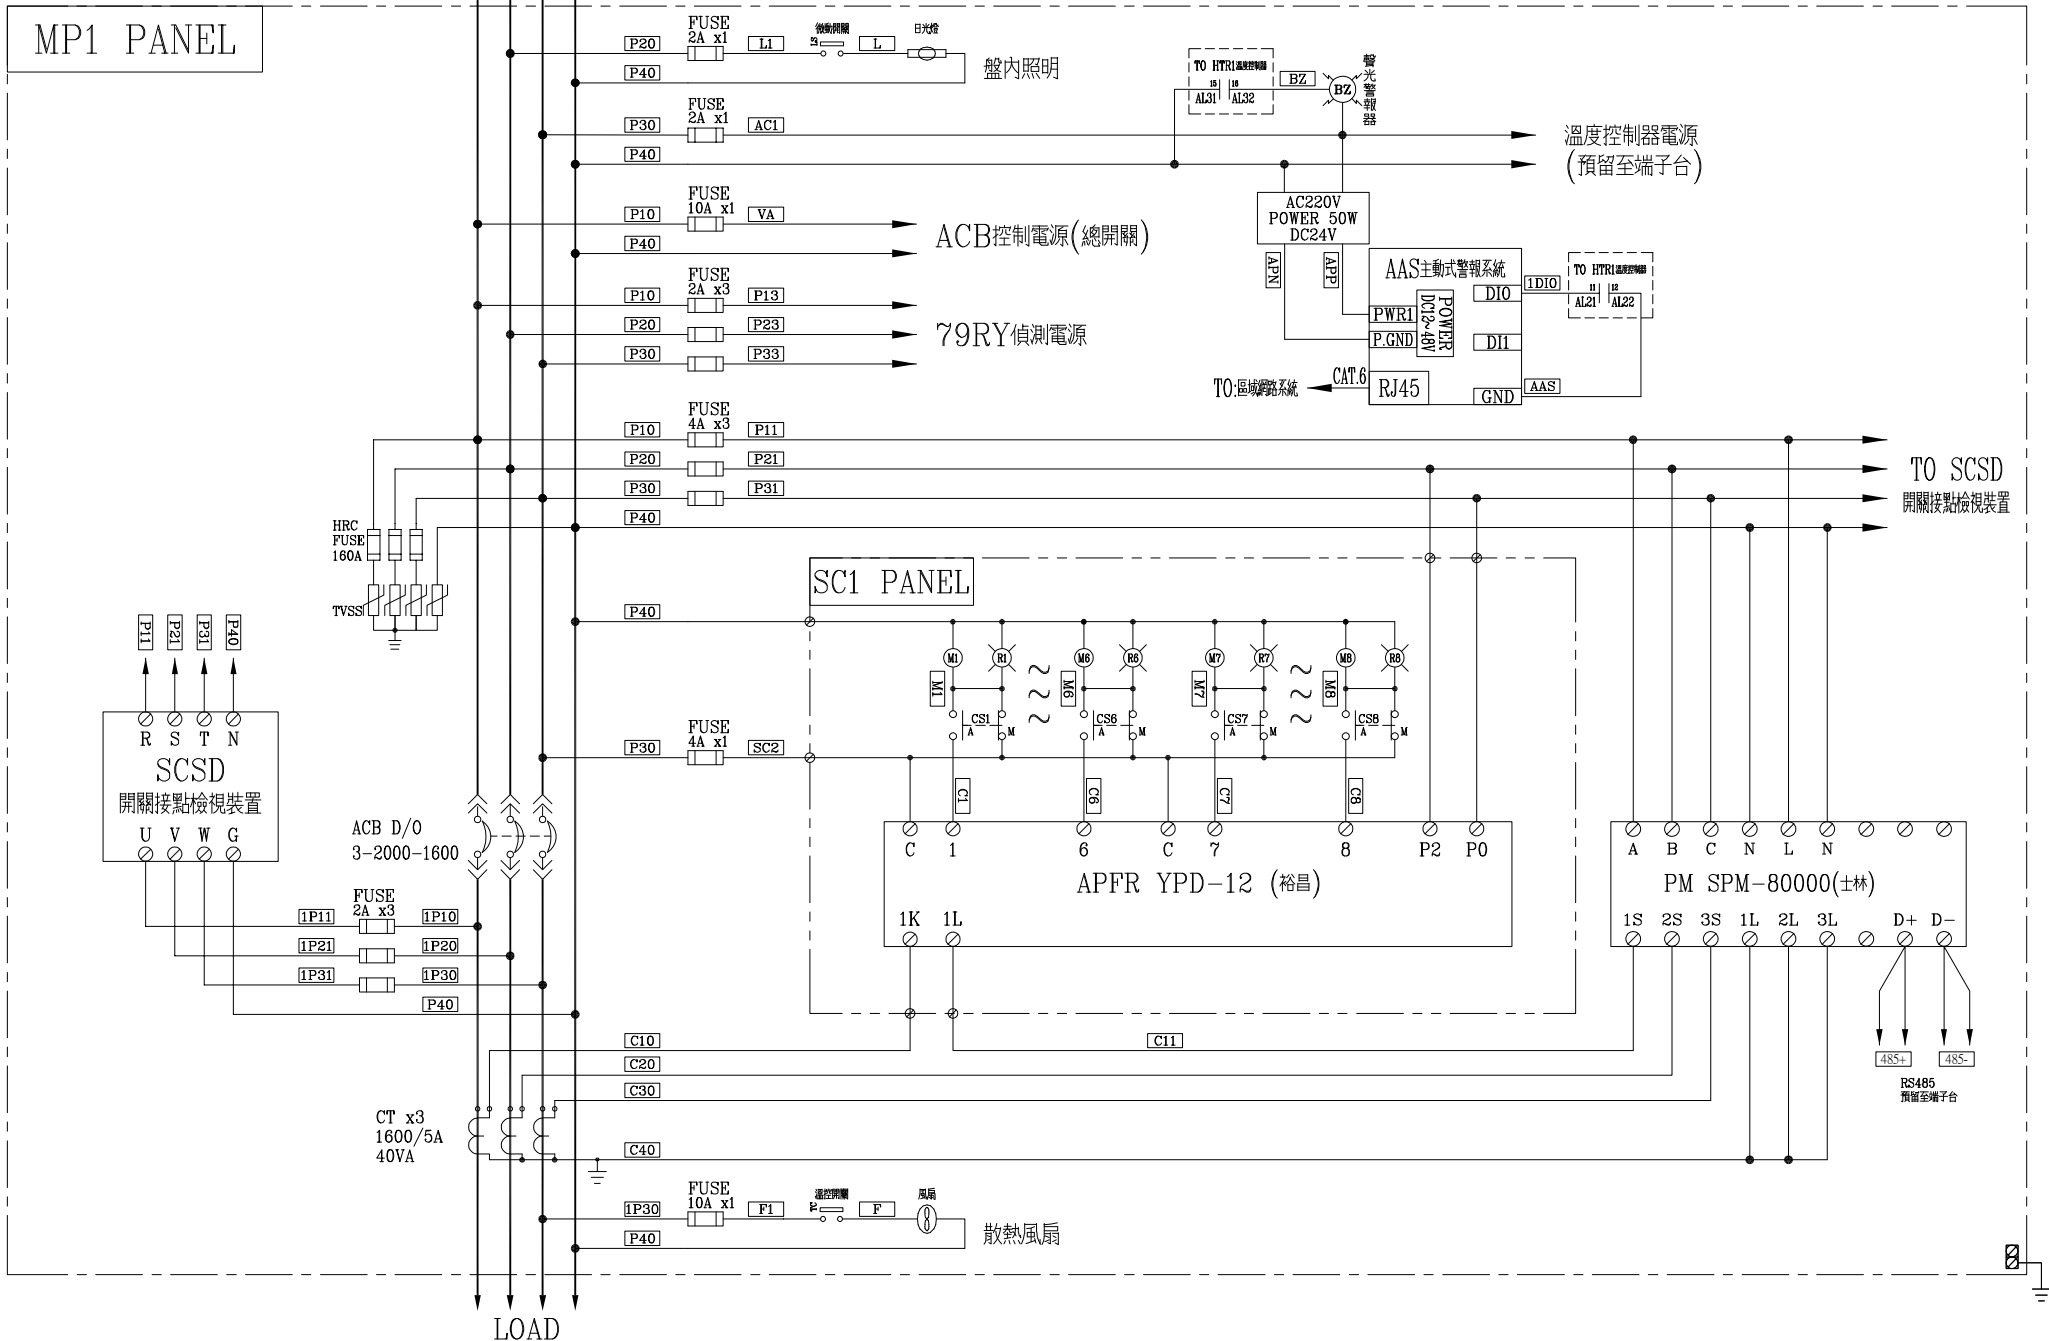

客戶 CUSTOMER: 大雅電氣工程股份有限公司	核准 APPROVED BY:	審核 CHECKED BY:	設計 DESIGNED BY:	繪圖 DRAWER:	建華機電股份有限公司 CHAN HUA MACHINERY & ELECTRIC CO. LTD. TEL: (04)23581130 FAX: (04)23581140 廠址: 台中市南屯區工業 25 路 25 號	版次 REV	修正摘要 SUMMARY	日期 DATE	圖名 TITLE: 系統複線圖
	用途 USER: 台灣維順工業股份有限公司 台中工業區廠辦新建工程	設計課 阮家豪	設計課 阮家豪	設計課 謝啓彥					
<input type="checkbox"/> 保留圖		單位 DM: 釐米 (mm)		案號 DRAWING NO.:	比例 SCALE:	張數 SHEET NO.: /			