


TO MP1 PANEL
 3Ø4W 220-380V
 PEX14x4 G5.5 TRAY&(E39)

詳圖號
 07/E

UPS 20KVA, P: 3Ø4W220-380V, S: 3Ø4W110-190V

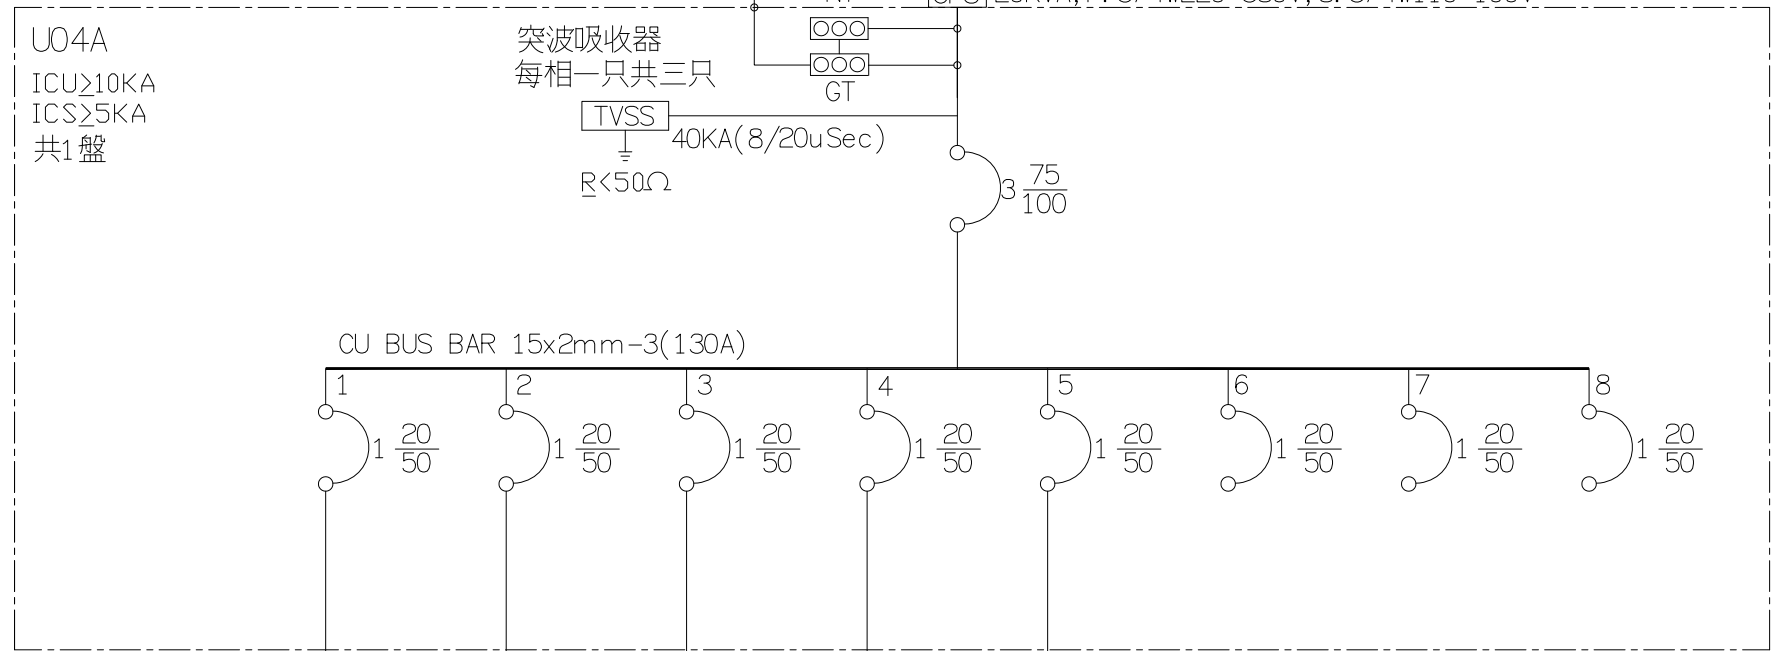

5.5x2 G2.0 P16, 5.5x2 G2.0 P16, 5.5x2 G2.0 P16, 5.5x2 G2.0 P16, 5.5x2 G2.0 P16

合計(KVA) 4.720

負載	弱電插座 1KW	弱電插座 1KW	弱電插座 1KW	弱電插座 1KW	插座 180VAx4	SP	SP	SP	
燈(KVA)					0.720				燈: 0.720
力(HP)									力: 0.000
熱(KW)	1.000	1.000	1.000	1.000					熱: 4.000
電流(A)	4.5	4.5	4.5	4.5	6.5				14.3A

客戶
 CUSTOMER: 大雅電氣工程股份有限公司

用途
 USER: 台灣維順工業股份有限公司
 台中工業區廠辦新建工程

核准
 APPROVED BY: (設計課 阮家豪)

審核
 CHECKED BY: (設計課 阮家豪)

設計
 DESIGNED BY: (設計課 謝啟彥)

繪圖
 DRAWER: (設計課 謝啟彥)

保留圖

單位 DM: 釐米 (mm)

星華機電股份有限公司
 CHAN HUA MACHINERY & ELECTRIC CO., LTD.
 TEL: (04)23581130 FAX: (04)23581140
 廠址: 台中市南屯區工業 25 路 25 號

工號
 WORKING NO.: 11105001

案號
 DRAWING NO.:

規劃日期
 DATE: 111年07月25日

比例
 SCALE:

版次
 REV

修正摘要
 SUMMARY

日期
 DATE

圖名
 TITLE: 系統單線圖

圖號
 DWG. NO.: LA07

張數
 SHEET NO.: /

版次
 REV: A