


3ø4W 220/380V  
既設台電再生能源配電場

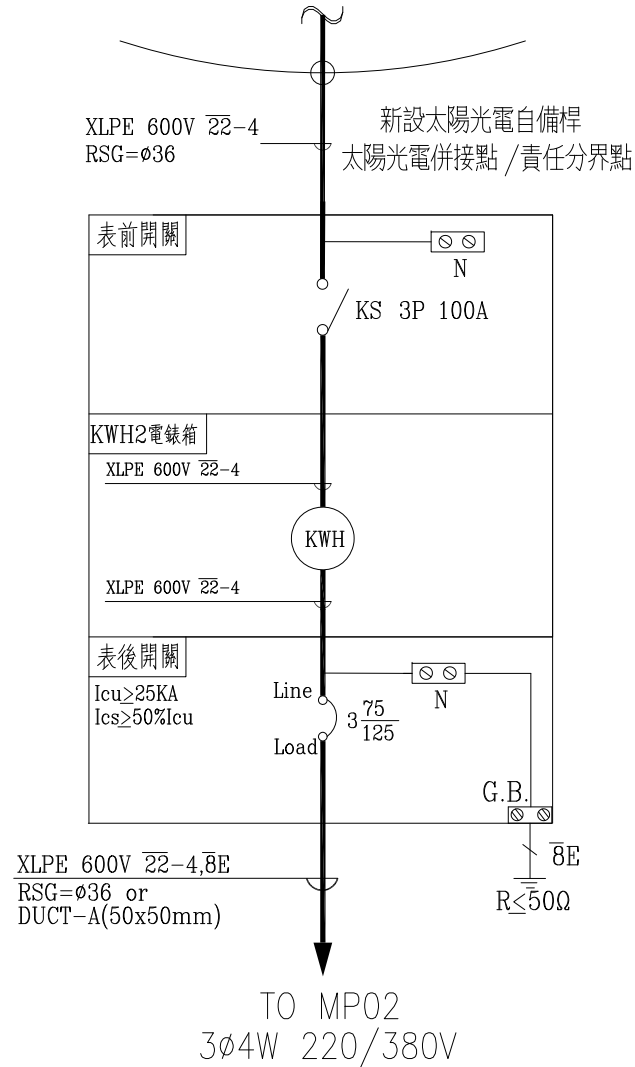

裝置容量  $345W_p * 104片 = 35.88kW_p$

客戶 CUSTOMER:	登久企業有限公司	核准 APPROVED BY:	審核 CHECKED BY:	設計 DESIGNED BY:	繪圖 DRAWER:	 <b>建華機電股份有限公司</b> CHAN HUA MACHINERY & ELECTRIC CO., LTD. TEL: (04)23581130 FAX: (04)23581140 廠址: 台中市南屯區工業 25 路 25 號	版次 REV	修正摘要 SUMMARY	日期 DATE	圖名 TITLE:	系統單線圖	
用途 USER:	瑋太二期農舍屋頂太陽光電工程	設計課 阮家豪	設計課 謝啓彥	設計課 劉逸婷	設計課 劉逸婷		工號 WORKING NO.: 111051212	規劃日期 DATE: 112年05月26日			圖號 DWG. NO.: A01	版次 REV: A
		<input type="checkbox"/> 保留圖	單位 DM: 釐米 (mm)	案號 DRAWING NO.:	比例 SCALE: 1:20						張數 SHEET NO.: /	