



VCB盤設置保護電解說明：

IEEE功能代號	PHASE	說明
50/51	3	相間過電流電解，附瞬時及具Extremely Inverse特性
50N/51N	1	接地過電流電解，附瞬時及具Extremely Inverse特性
59Vo	1	接地過電壓電解，附延時特性
27	3	欠電壓電解，附延時特性
59	3	過電壓電解，附延時特性
81H/81L	3	高低頻電解

本案用戶用電設備工程依電業法由電機技師(或承裝業)負責設計及監造。所有電氣設備及裝置相關圖說亦由電機技師(或承裝業)依用戶用電設備裝置規則、輸配電設備裝置規則等規定設計及簽證負責。

客戶 CUSTOMER:	南益工業工程有限公司	核准 APPROVED BY:	核 准	審 核 CHECKED BY:	審 核	設 計 DESIGNED BY:	繪 圖 DRAWER:	星華機電股份有限公司 CHAN HUA MACHINERY & ELECTRIC CO. LTD. TEL: (04)23581130 FAX: (04)23581140 廠址: 台中市南屯區工業 25 路 25 號	版次 REV	修正摘要 SUMMARY	日期 DATE	圖名 TITLE:	系統單線圖
用途 USER:	京禾能源有限公司1498.5kWp+ 陳文祥999kWp太陽能光電系統	設計課 洪志勇	設計課 阮家豪	設計課 謝啟彥	設計課 謝啟彥	工 號 WORKING NO.: 111081902	繪 圖 DRAWER: 謝啟彥	規 劃 日 期 DATE: 112年07月06日				圖 號 DWG. NO.: HA01	版次 REV: A
		<input type="checkbox"/> 保留圖		單 位 DM: 釐米 (mm)		案 號 DRAWING NO.:		比 例 SCALE:				張 數 SHEET NO.:	/

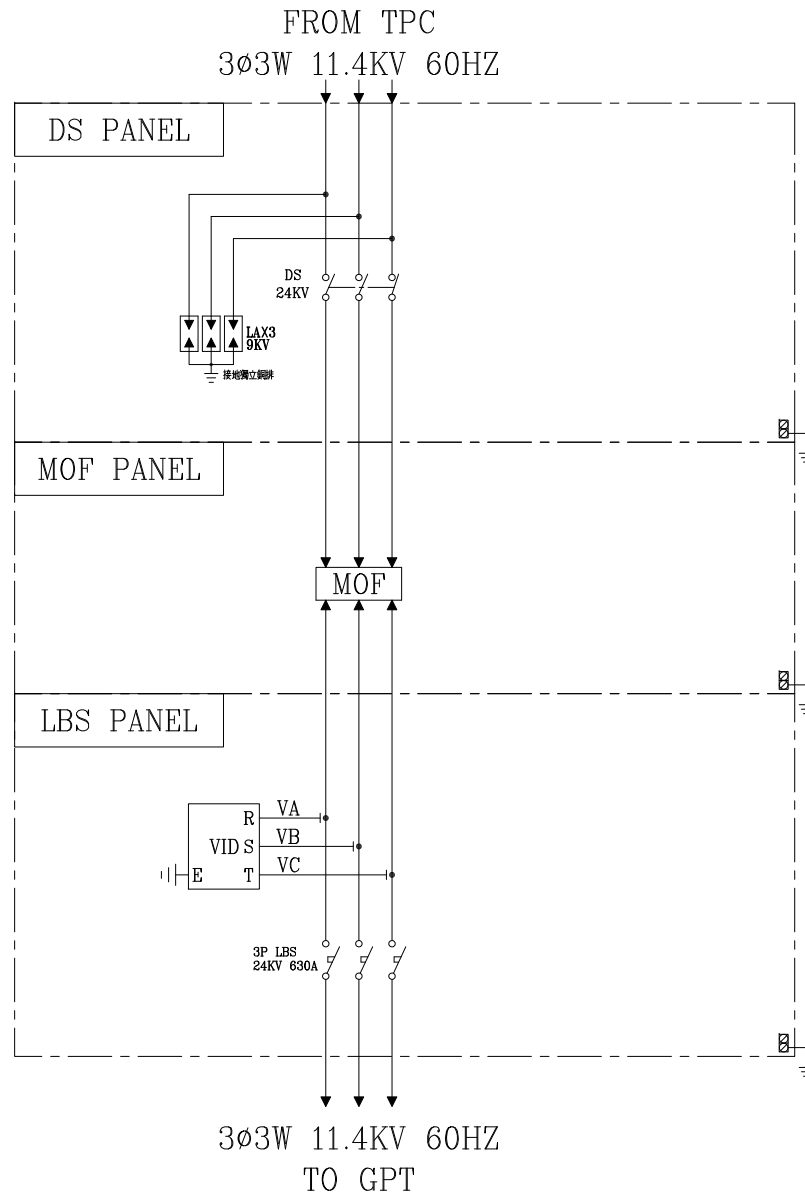

客戶 CUSTOMER: 南益工業工程有限公司	核准 APPROVED BY:	審核 CHECKED BY:	設計 DESIGNED BY:	繪圖 DRAWER:	 星華機電股份有限公司 CHAN HUA MACHINERY & ELECTRIC CO.,LTD. TEL:(04)23581130 FAX:(04)23581140 廠址:台中市南屯區工業 25 路 25 號	版次 REV	修正摘要 SUMMARY	日期 DATE	圖名 TITLE: 系統複線圖	
用途 USER: 京禾能源有限公司1498.5kWp+ 陳文祥999kWp太陽能光電系統	設計課 洪志勇	設計課 阮家豪	設計課 謝啓彥	設計課 謝啓彥	工號 WORKING NO.: 111081902	規劃日期 DATE: 112年07月06日			圖號 DWG. NO.: HB01	版次 REV: A
	<input type="checkbox"/> 保留圖		單位 DM: 釐米 (mm)	案號 DRAWING NO.:	比例 SCALE: 1:30				張數 SHEET NO.: /	