

25KVAR在3φ380V時約為15.66KVARx1  
50KVAR在3φ380V時約為31.33KVARx5

↑ 水電承包商

↓ 空調承包商

負載名稱	PANEL ACP-B	PANEL ACP-H-2F	SP	SP	合計
負載容量 (KVA)	46.9	279.9			326.8
負載分配 (KVA)	A	15.3	91.9		107.2
	B	15.8	96.7		112.5
	C	15.8	91.3		107.1
負載電流 (A)	71.3	425.3			496.5

註:總KVA:326.8\*25%預留容量=408.5KVA採用500KVA變壓器

客戶 隆程興業有限公司

用途 火車頭園區統包工程

核准 APPROVED BY:	審核 CHECKED BY:	設計 DESIGNED BY:	繪圖 DRAWER:
設計課 阮家豪	設計課 阮家豪	設計課 張逸凡	設計課 張逸凡
<input type="checkbox"/> 保留圖		單位 DM: 釐米 (mm)	

**星華機電股份有限公司**  
CHAN HUA MACHINERY & ELECTRIC CO., LTD.  
TEL:(04)23581130 FAX:(04)23581140  
廠址:台中市南屯區工業 25 路 25 號


工號 WORKING NO.: 111101301 規劃日期 DATE: 112年02月13日

案號 DRAWING NO.: 比例 SCALE: 1:25

版次 REV	修正摘要 SUMMARY	日期 DATE

圖名 TITLE:	圖號 DWG. NO.:	張數 SHEET NO.:
系統單線圖	HA02	/

版次 REV: A

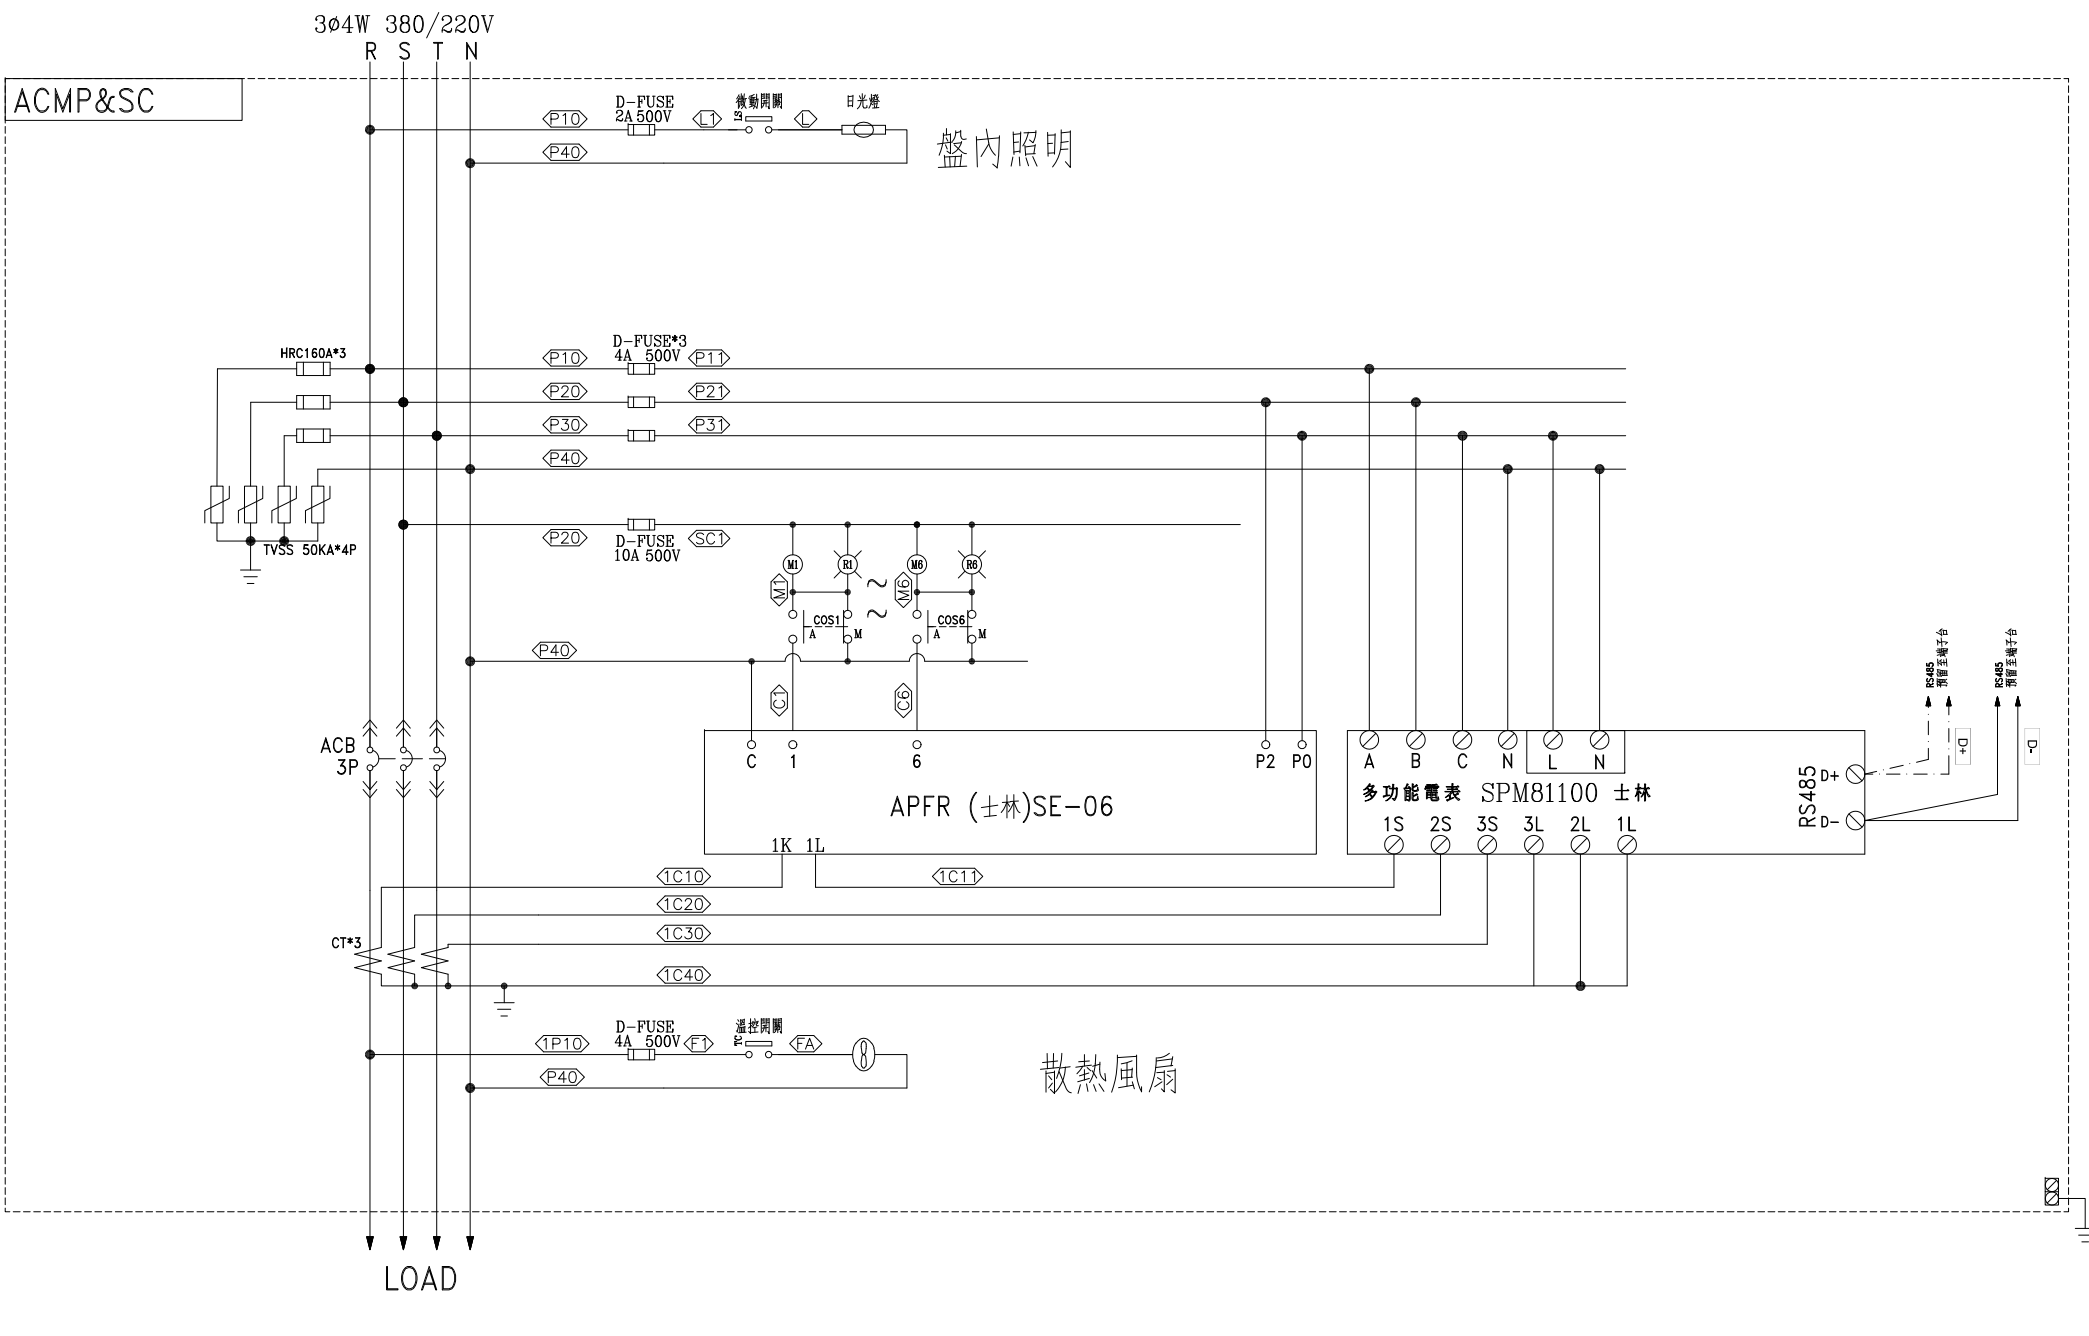

客戶 CUSTOMER: 隆程興業有限公司  用途 USER: 火車頭園區統包工程	核准 APPROVED BY:	審核 CHECKED BY:	設計 DESIGNED BY:	繪圖 DRAWER:	<b>建華機電股份有限公司</b> CHAN HUA MACHINERY & ELECTRIC CO. LTD. TEL: (04)23581130 FAX: (04)23581140 廠址: 台中市南屯區工業 25 路 25 號	版次 REV:	修正摘要 SUMMARY:	日期 DATE:	圖名 TITLE: 系統複線圖
	設計課 阮家豪	設計課 阮家豪	設計課 張逸凡	設計課 張逸凡		工號 WORKING NO.: 111101301	規劃日期 DATE: 112年01月03日	圖號 DWG. NO.: HB05	版次 REV: A
<input type="checkbox"/> 保留圖				單位 DM: 釐米 (mm)	案號 DRAWING NO.:	比例 SCALE: 1:30			