

FROM B-EP1
3Ø4W 220/380V


(轉車台大廳)

B-EPW
Icu: >10KA
Ics: >0.5Icu

CU BUS BAR
15x2x1-3

XLPE: 14x4, E-5.5 (E31)

接至中控室, 屬弱電工程

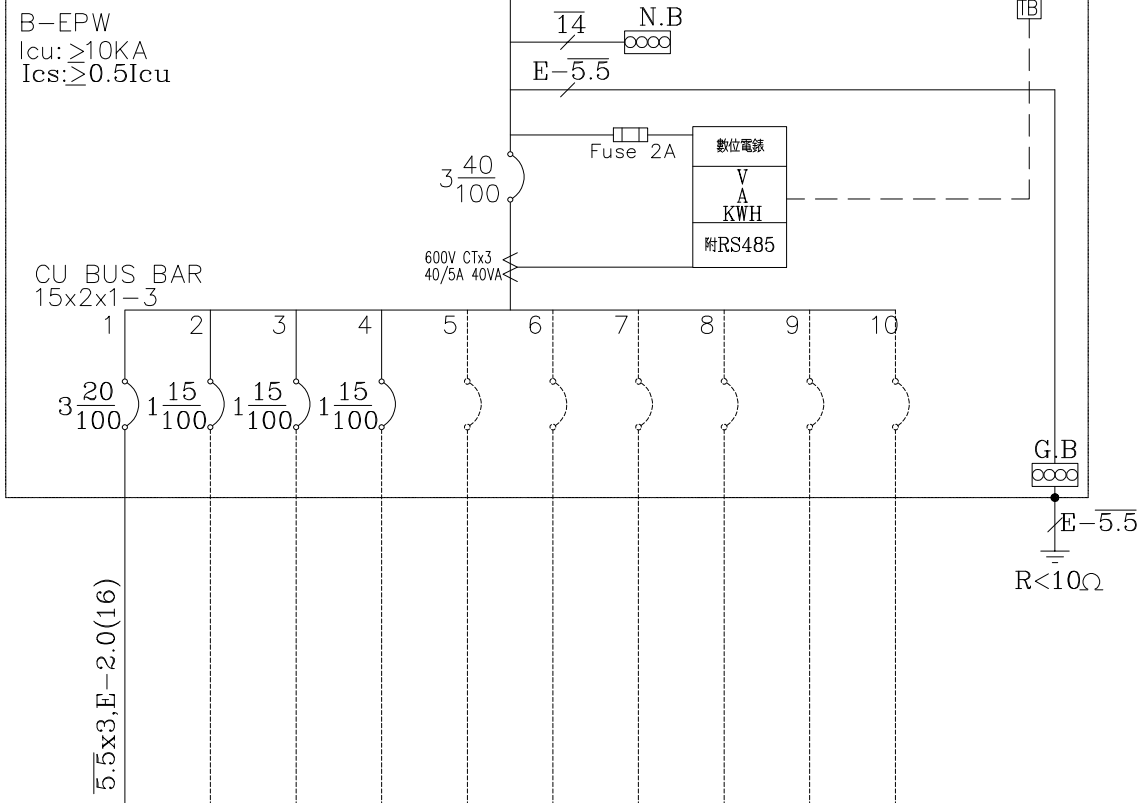

負載名稱	PWA	SP	SP	SP	SP	SP	SP	SP	SP	SP	合計
負載容量 (KVA)											5.0
負載分配 (KVA)	A										1.6
	B										1.7
	C										1.7
負載電流 (A)											7.6

客戶 CUSTOMER: 隆程水電工程

用途 USER: 火車頭園區統包工程二期

核准 APPROVED BY:	審核 CHECKED BY:	設計 DESIGNED BY:	繪圖 DRAWER:
設計課 阮家豪	設計課 阮家豪	設計課 張逸凡	設計課 黃俊維
<input type="checkbox"/> 保留圖		單位 DM: 釐米 (mm)	

建華機電股份有限公司
CHAN HUA MACHINERY & ELECTRIC CO. LTD.
TEL: (04)23581130 FAX: (04)23581140
廠址: 台中市南屯區工業 25 路 25 號

工號 WORKING NO.: 111101301 規劃日期 DATE: 111年12月21日
案號 DRAWING NO.: 比例 SCALE: 1:30


版次 REV	修正摘要 SUMMARY	日期 DATE

圖名 TITLE: 系統單線圖	
圖號 DWG. NO.: LA02	版次 REV: A
張數 SHEET NO.: /	

B-EPW

3ø4W 380-220V

R S T N

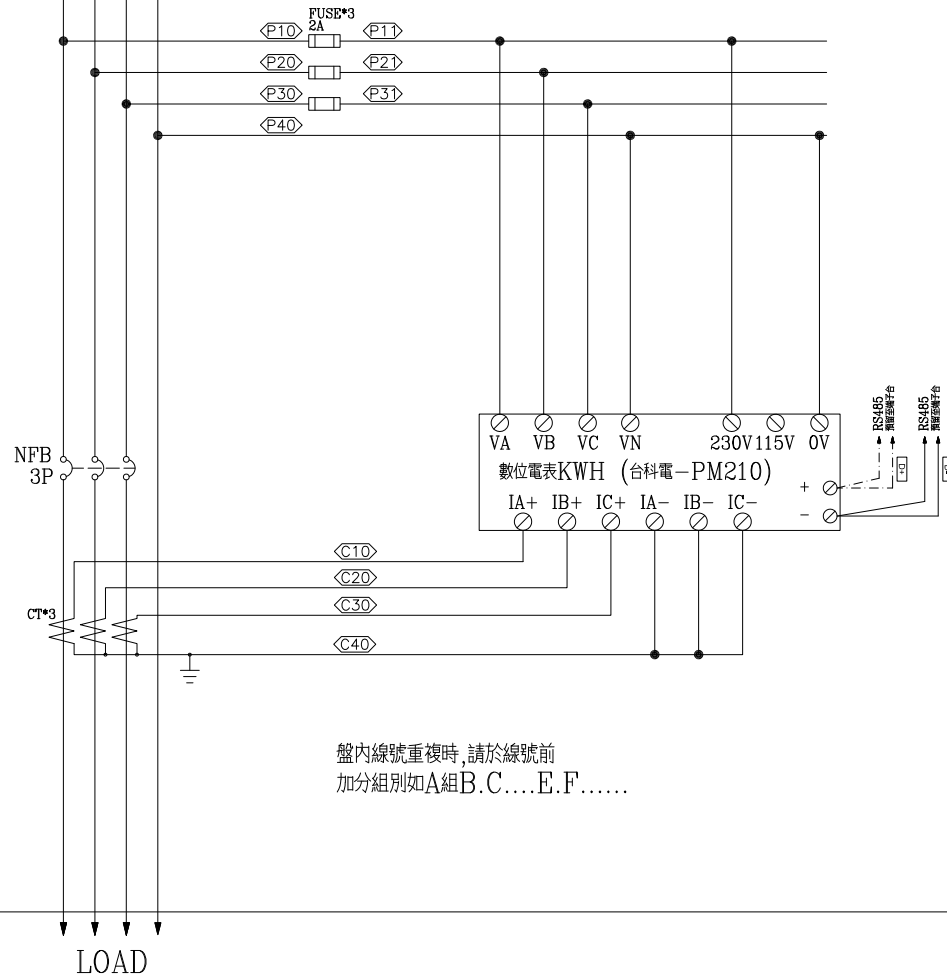

客戶 隆程興業有限公司

用途 火車頭園區統包工程二期

核准 APPROVED BY: 審核 CHECKED BY: 設計 DESIGNED BY: 繪圖 DRAWER:

設計課 阮家豪
設計課 阮家豪
設計課 張逸凡
設計課 黃俊維

保留圖

單位 DM: 釐米 (mm)

CH 華華機電股份有限公司
CHAN HUA MACHINERY & ELECTRIC CO.,LTD.
TEL:(04)23581130 FAX:(04)23581140
廠址:台中市南屯區工業 25 路 25 號

工號 WORKING NO.: 111101301

規劃日期 DATE: 111年12月21日

案號 DRAWING NO.:

比例 SCALE: 1:30

版次 REV

修正摘要 SUMMARY

日期 DATE

圖名 TITLE:

系統複線圖

圖號 DWG. NO. 張數 SHEET NO.:

LB01 /

版次 REV: A