

負 載 名 稱	電梯 10HP	照明 SP (電梯內)	機坑 排水泵 專插	SP	SP	SP	SP	SP	SP	SP	SP	SP	合計
負載容量 (KVA)	10.0		1.5										11.5
負載分配 (KVA)	A	3.33	1.5										4.83
	B	3.34											3.34
	C	3.33											3.33
負載電流 (A)	15.2		6.8										17.5

註 ELCB 30mA/0.1Sec

註 (1) 電梯設備須納入機電中央監控系統監控 (Modbus 系統)


註 (2) 電梯設備需透過中央監控系統與消防系統連動, 當火警訊號發生時電梯設備需自動下降至於避難層, 並停止運轉。

註 (3) 因中央監控系統需具有使用狀態與故障監視及事件發生之處置及歷史記錄功能, 電梯、監控 (含消防) 及系統之介面建議設於電梯控制盤

客戶 CUSTOMER: 隆程水電工程	核准 APPROVED BY:	審核 CHECKED BY:	設計 DESIGNED BY:	繪圖 DRAWER:	<b>建華機電股份有限公司</b> CHAN-HUA MACHINERY & ELECTRIC CO., LTD. TEL: (04)23581130 FAX: (04)23581140 廠址: 台中市南屯區工業 25 路 25 號	版次 REV	修正摘要 SUMMARY	日期 DATE	圖名 TITLE: 系統單線圖	
用途 USER: 火車頭園區統包工程二期	設計課 阮家豪	設計課 阮家豪	設計課 張逸凡	設計課 黃俊維		工號 WORKING NO.: 111101301	規劃日期 DATE: 111年12月21日			圖號 DWG. NO.: LA03
	<input type="checkbox"/> 保留圖		單位 DM: 釐米 (mm)		案號 DRAWING NO.:	比例 SCALE: 1:25			張數 SHEET NO.: /	

B-EVP

3ø4W 380-220V  
R S T N

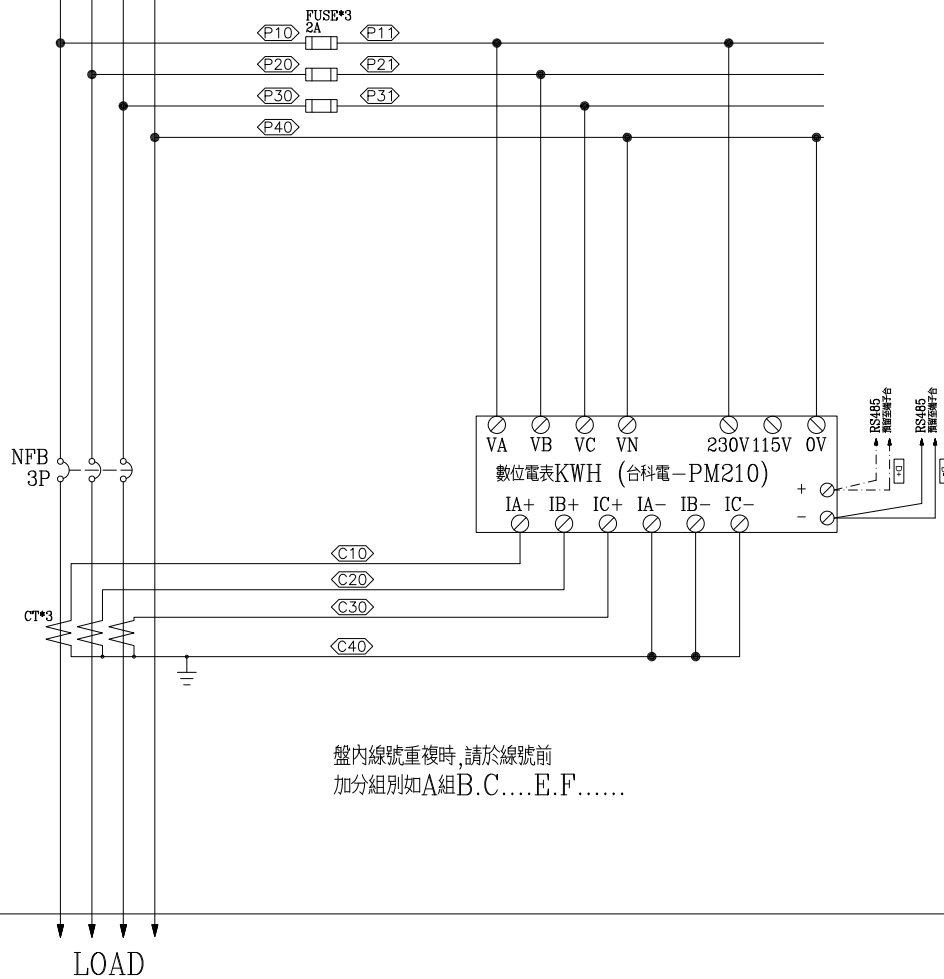

盤內線號重複時,請於線號前  
加分組別如A組B.C....E.F.....

LOAD

客戶 CUSTOMER: 隆程興業有限公司	核准 APPROVED BY:	審核 CHECKED BY:	設計 DESIGNED BY:	繪圖 DRAWER:	 <b>華華機電股份有限公司</b> CHAN HUA MACHINERY & ELECTRIC CO.,LTD. TEL:(04)23581130 FAX:(04)23581140 廠址:台中市南屯區工業 25 路 25 號	版次 REV	修正摘要 SUMMARY	日期 DATE	圖名 TITLE: 系統複線圖	
用途 USER: 火車頭園區統包工程二期	設計課 阮家豪	設計課 阮家豪	設計課 張逸凡	設計課 黃俊維		工號 WORKING NO.: 111101301	規劃日期 DATE: 111年12月21日			圖號 DWG. NO.: LB01
	<input type="checkbox"/> 保留圖		單位 DM: 釐米 (mm)	案號 DRAWING NO.:	比例 SCALE: 1:30				張數 SHEET NO.: /	