


FROM B-R1  
3φ4W 110/190V

(轉車台大廳)

B-R2  
Icu: ≥10KA  
Ics: ≥0.5Icu

XLPE: 14x4, E-5.5 (E31)

接至中控室, 屬弱電工程

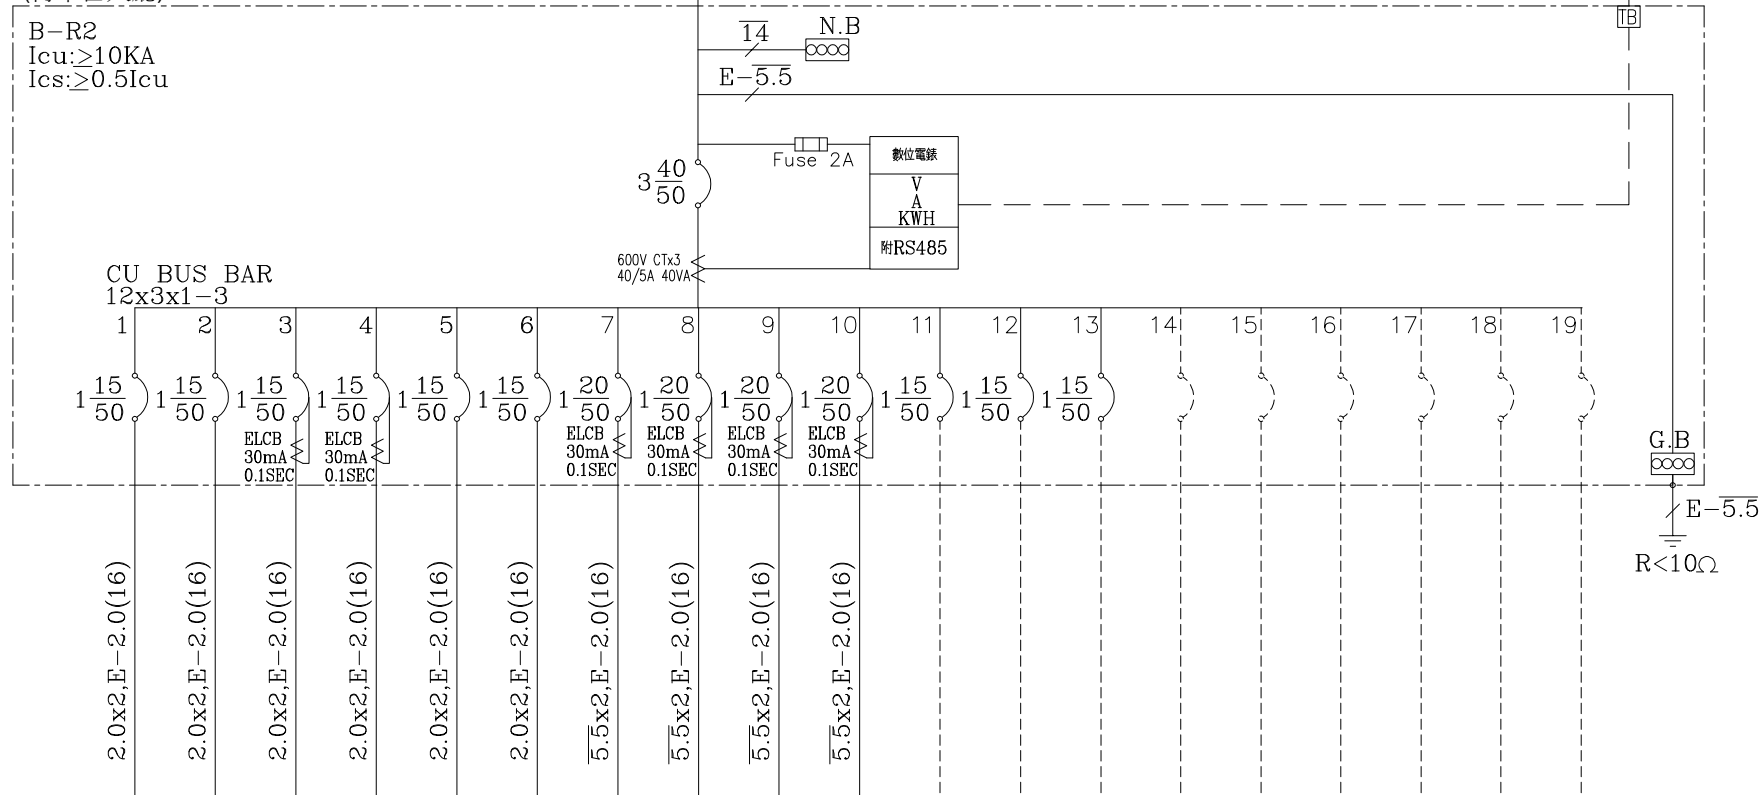

負載名稱	插座 180V Ax5	插座 180V Ax2	插座 180V Ax1	插座 180V Ax1	插座 180V Ax4	插座 180V Ax4	飲水機專插 1.5KVA	飲水機專插 1.5KVA	烘手機電源 1.5KVA	烘手機電源 1.5KVA	SP	SP	SP	SP	SP	SP	SP	SP	合計
負載容量 (KVA)	0.9	0.36	0.18	0.18	0.72	0.72	1.5	1.5	1.5	1.5									9.06
負載分配 (KVA)	A	0.9		0.18			1.5			1.5									2.58
	B		0.36			0.72				1.5									4.08
	C			0.18		0.72			1.5										2.4
負載電流 (A)	8.2	3.3	1.6	1.6	6.5	6.5	13.6	13.6	13.6	13.6									27.5


註 ELCB 30mA/0.1Sec

客戶 CUSTOMER: 隆程水電工程	核准 APPROVED BY:	審核 CHECKED BY:	設計 DESIGNED BY:	繪圖 DRAWER:	<b>建華機電股份有限公司</b> CHAN-HUA MACHINERY & ELECTRIC CO., LTD. TEL: (04)23581130 FAX: (04)23581140 廠址: 台中市南屯區工業 25 路 25 號	版次 REV	修正摘要 SUMMARY	日期 DATE	圖名 TITLE: 系統單線圖	
用途 USER: 火車頭園區統包工程二期	設計課 阮家豪	設計課 阮家豪	設計課 張逸凡	設計課 黃俊維		工號 WORKING NO.: 111101301	規劃日期 DATE: 111年12月21日			圖號 DWG. NO.: LA03
	<input type="checkbox"/> 保留圖		單位 DM: 釐米 (mm)	案號 DRAWING NO.:	比例 SCALE: 1:25				張數 SHEET NO.: /	

B-R2

3ø4W 380-220V

R S T N

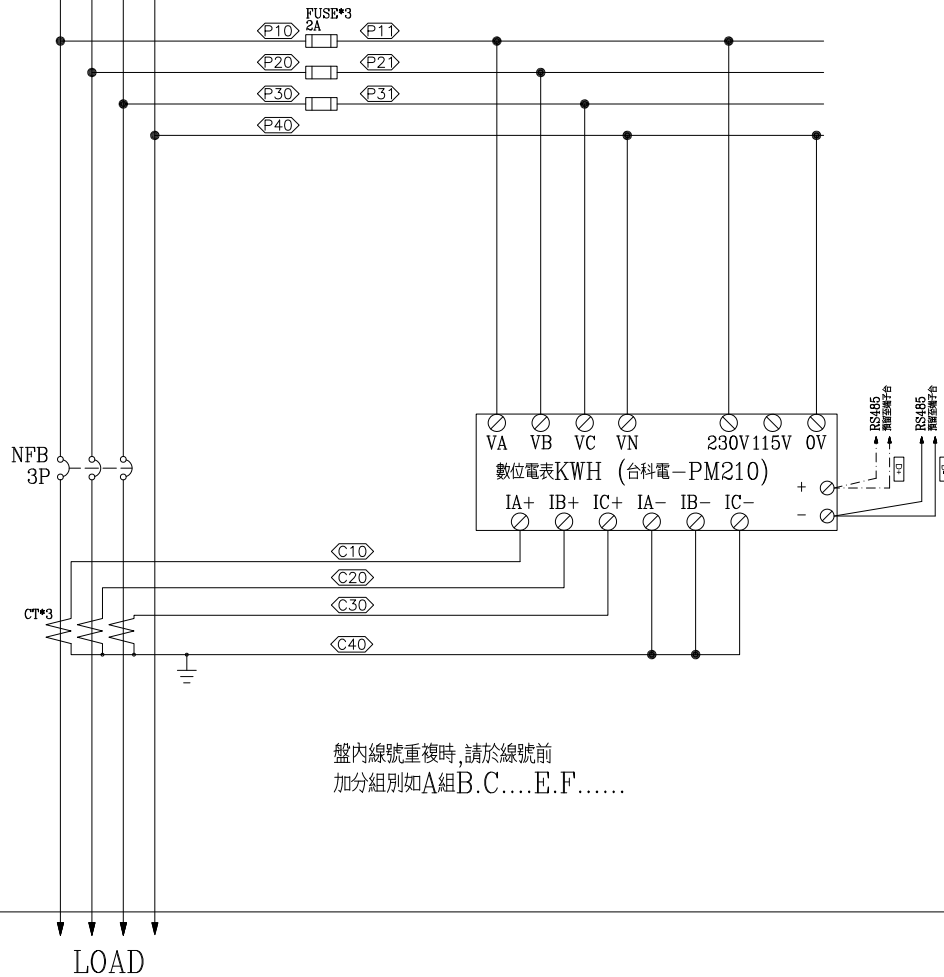

盤內線號重複時,請於線號前  
加分組別如A組B.C....E.F.....

客戶 CUSTOMER: 隆程興業有限公司	核准 APPROVED BY:	審核 CHECKED BY:	設計 DESIGNED BY:	繪圖 DRAWER:	<b>華華機電股份有限公司</b> CHAN HUA MACHINERY & ELECTRIC CO., LTD. TEL: (04) 23581130 FAX: (04) 23581140 廠址: 台中市南屯區工業 25 路 25 號	版次 REV	修正摘要 SUMMARY	日期 DATE	圖名 TITLE: 系統複線圖	
用途 USER: 火車頭園區統包工程二期	設計課 阮家豪	設計課 阮家豪	設計課 張逸凡	設計課 黃俊維		工號 WORKING NO.: 111101301	規劃日期 DATE: 111年12月21日			圖號 DWG. NO.: LB01
	<input type="checkbox"/> 保留圖		單位 DM: 釐米 (mm)	案號 DRAWING NO.:	比例 SCALE: 1:30				張數 SHEET NO.: /	