


FROM EMP
3φ4W 220/380V

(列車展示館)

H-EP1A1
Icu: ≥10KA
Ics: ≥0.5Icu

FR: 30x4, E-8 (E51+TRAY)

接至中控室, 屬弱電工程

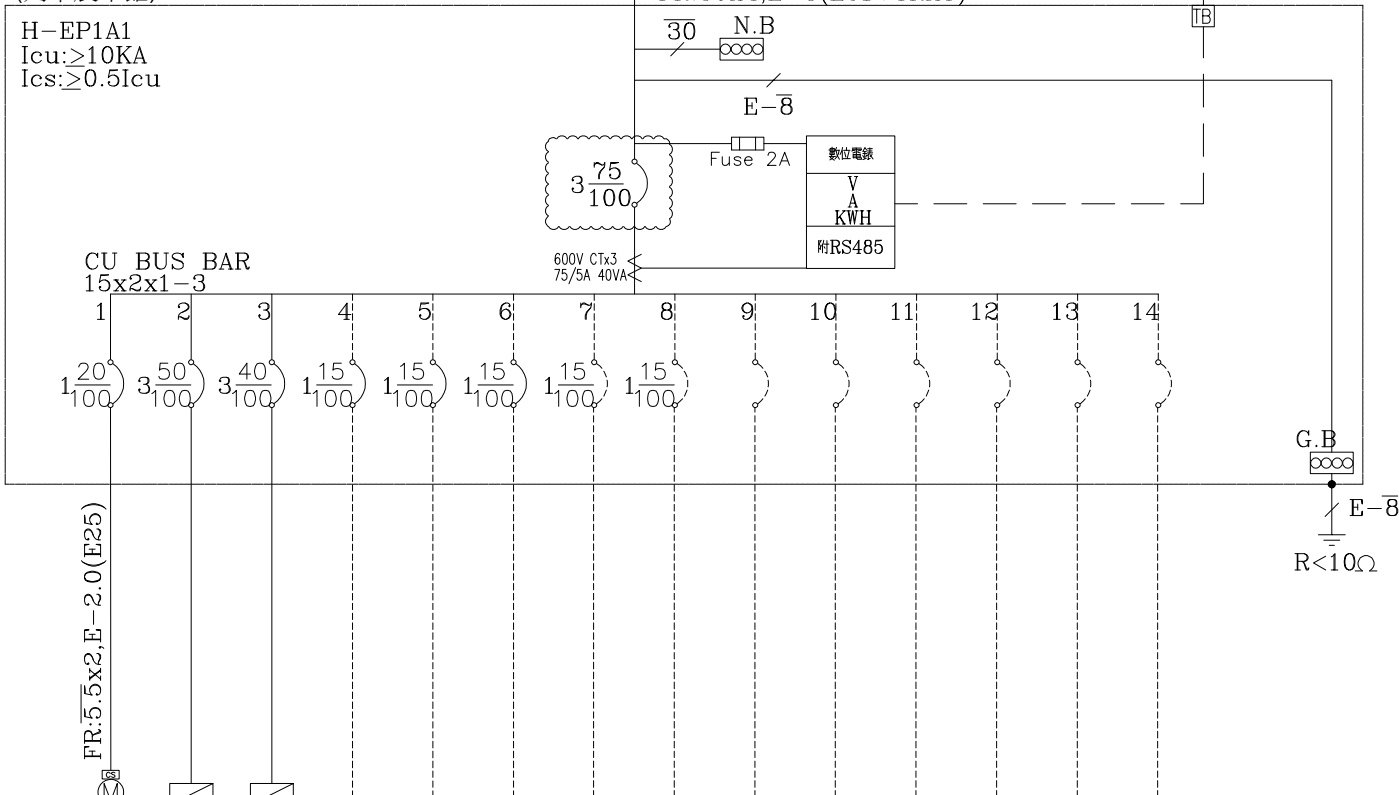


負載名稱	鐵捲門 1.0HP	PANEL H-EP2A	PANEL H-EP2B1	SP	SP	SP	SP	SP	SP	SP	SP	SP	SP	SP	合計
負載容量 (KVA)	1.0	27.5	10.5												39.0
負載分配 (KVA)	A	1.0	9.75	2.5											13.25
	B		8.75	3.0											11.75
	C		9.0	5.0											14.0
負載電流 (A)	4.5	41.8	15.9												59.2

客戶 CUSTOMER: 隆程水電工程	核准 APPROVED BY: 設計課 阮家豪	審核 CHECKED BY: 設計課 阮家豪	設計 DESIGNED BY: 設計課 張逸凡	繪圖 DRAWER: 設計課 黃俊維	<p>建華機電股份有限公司 CHAN HUA MACHINERY & ELECTRIC CO. LTD. TEL: (04)23581130 FAX: (04)23581140 廠址: 台中市南屯區工業 25 路 25 號</p>	版次 REV	修正摘要 SUMMARY	日期 DATE	圖名 TITLE: 系統單線圖
用途 USER: 火車頭園區統包工程二期	<input type="checkbox"/> 保留圖					工號 WORKING NO.: 111101301	規劃日期 DATE: 112年09月13日	圖號 DWG. NO.: LA14	版次 REV: B
					案號 DRAWING NO.:	比例 SCALE: 1:20	張數 SHEET NO.: /		

H-EP1A1

3ø4W 380-220V
R S T N

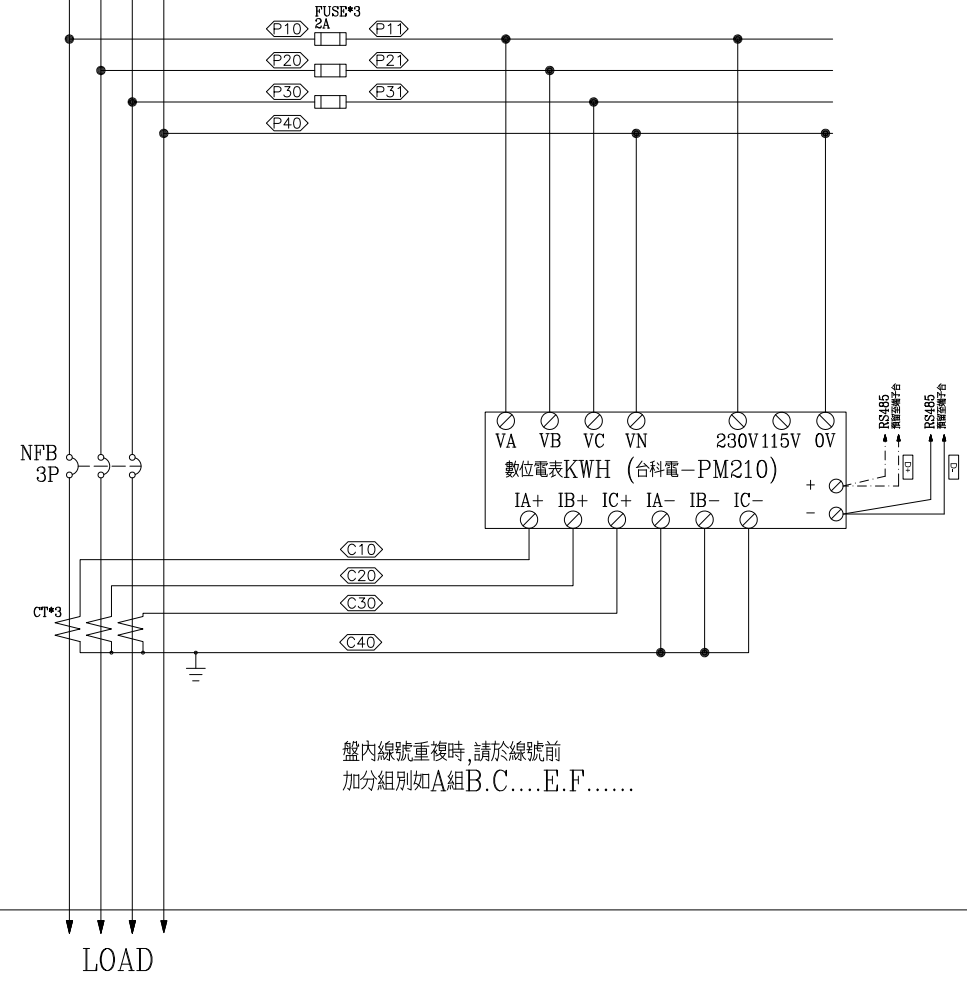

盤內線號重複時,請於線號前
加分組別如A組B.C....E.F.....

客戶 CUSTOMER: 隆程興業有限公司	核准 APPROVED BY:	審核 CHECKED BY:	設計 DESIGNED BY:	繪圖 DRAWER:	華華機電股份有限公司 CHAN HUA MACHINERY & ELECTRIC CO., LTD. TEL: (04) 23581130 FAX: (04) 23581140 廠址: 台中市南屯區工業 25 路 25 號	版次 REV	修正摘要 SUMMARY	日期 DATE	圖名 TITLE: 系統複線圖
用途 USER: 火車頭園區統包工程二期	設計課 阮家豪	設計課 阮家豪	設計課 張逸凡	設計課 黃俊維		工號 WORKING NO.: 111101301	規劃日期 DATE: 111年12月21日		圖號 DWG. NO.: LB01
	<input type="checkbox"/> 保留圖		單位 DM: 釐米 (mm)	案號 DRAWING NO.:	比例 SCALE: 1:30			張數 SHEET NO.: /	