


FROM EMP(變電站)
3φ4W 220/380V

(列車展示館)

H-EPF1A
Icu: ≥20KA
Ics: ≥0.5Icu


FR: 200x4, E-22 (G82+TRAY)

接至中控室, 屬弱電工程

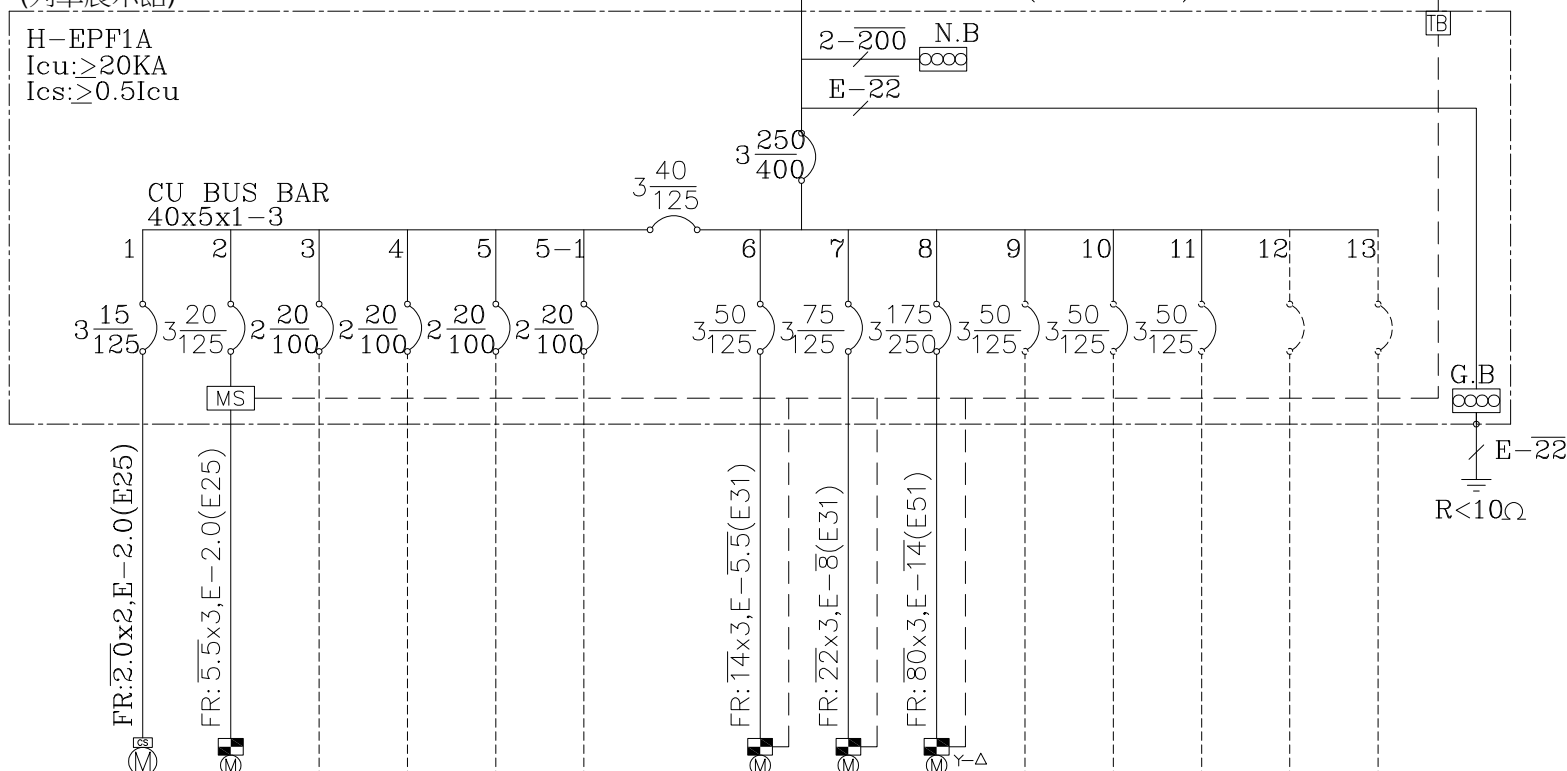


負載名稱	防火鐵捲門 1.5HP	排煙機 7.5HP						消防泵 20HP	撒水泵 (輔助泵) 30HP SP	撒水泵 75HP	SP	SP	SP	SP	SP	合計
負載容量 (KVA)	1.5	7.5						20.0		75.0						104.0
負載分配 (KVA)	A	0.5	2.5					6.67		25.0						35.67
	B	0.5	2.5					6.67		25.0						34.17
	C	0.5	2.5					6.66		25.0						34.16
負載電流 (A)	6.8	11.4						30.4		114.0						158.0

客戶 CUSTOMER: 隆程水電工程	核准 APPROVED BY:	審核 CHECKED BY:	設計 DESIGNED BY:	繪圖 DRAWER:	建華機電股份有限公司 CHAN-HUA MACHINERY & ELECTRIC CO., LTD. TEL: (04)23581130 FAX: (04)23581140 廠址: 台中市南屯區工業 25 路 25 號	版次 REV	修正摘要 SUMMARY	日期 DATE	圖名 TITLE: 系統單線圖	
用途 USER: 火車頭園區統包工程二期	設計課 阮家豪	設計課 阮家豪	設計課 張逸凡	設計課 黃俊維		工號 WORKING NO.: 111101301	規劃日期 DATE: 111年12月21日			圖號 DWG. NO.: LA05
	<input type="checkbox"/> 保留圖		單位 DM: 釐米 (mm)	案號 DRAWING NO.:	比例 SCALE: 1:30				張數 SHEET NO.: /	

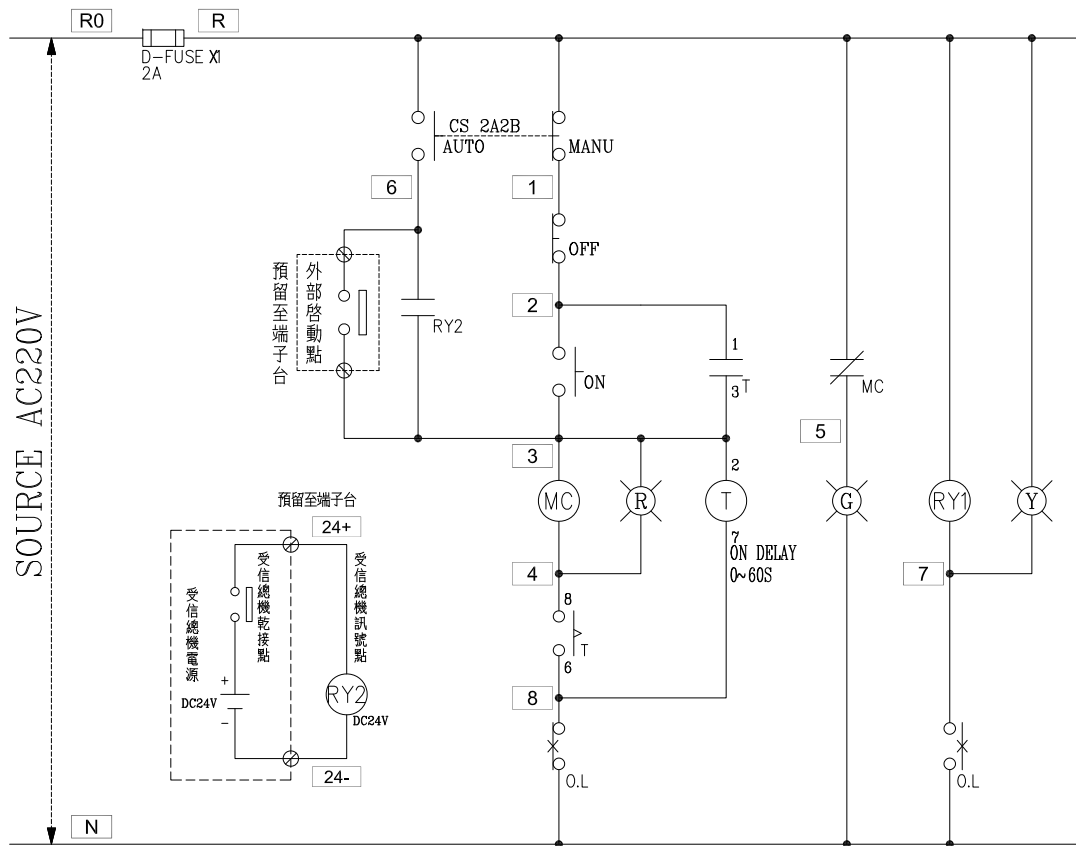

過門端子

TB	R
TB	N
TB	2
TB	3
TB	4
TB	5
TB	6
TB	7
TB	

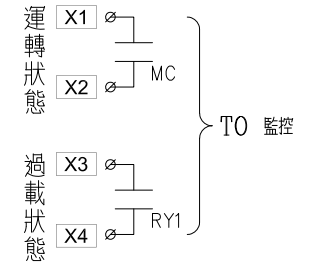

外部接點

TB	24+
TB	24-
TB	3
TB	6
TB	

銜接受信總機 DC24V
銜接不帶電乾接點

監控端子

TB	X1
TB	X2
TB	X3
TB	X4

盤內線號重複時,請於線號前
加分組別如A組B.C....E.F.....

盤名	迴路	編號
H-EPF1A	2	A

客戶 CUSTOMER: 隆程興業有限公司	核准 APPROVED BY: 設計課 阮家豪	審核 CHECKED BY: 設計課 阮家豪	設計 DESIGNED BY: 設計課 張逸凡	繪圖 DRAWER: 設計課 黃俊維	<p>CHAN HUA MACHINERY & ELECTRIC CO., LTD. TEL: (04) 23581130 FAX: (04) 23581140 廠址: 台中市南屯區工業 25 路 25 號</p>	版次 REV	修正摘要 SUMMARY	日期 DATE	圖名 TITLE: 系統控制圖	
用途 USER: 火車頭園區統包工程二期	<input type="checkbox"/> 保留圖					工號 WORKING NO.: 111101301	規劃日期 DATE: 111年12月21日			圖號 DWG. NO.: LC04
					案號 DRAWING NO.:	比例 SCALE: 1:30			張數 SHEET NO.: /	