

 
FROM H-ER1A
3φ4W 110/190V

(列車展示館)


H-ER2A
Icu:>10KA
Ics:≥0.5Icu

XLPE:8x4, E-2.0(E31+TRAY)

接至中控室, 屬弱電工程



CU BUS BAR
12x3x1-3

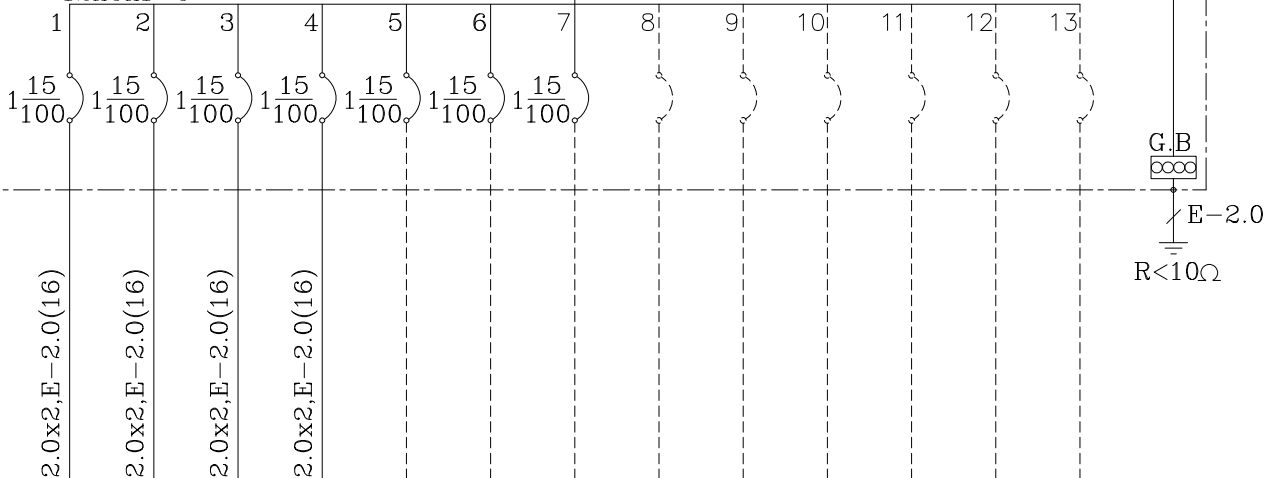


負載名稱	插座 180VAX3	插座 180VAX2	插座 180VAX3	弱電箱內 SP	SP	SP	SP	SP	SP	SP	SP	SP	SP	合計
負載容量 (KVA)	0.54	0.36	0.54											1.44
負載分配 (KVA)	A	0.54												0.54
	B		0.36											0.36
	C			0.54										0.54
負載電流 (A)	4.9	3.3	4.9											4.4

客戶 CUSTOMER: 隆程水電工程	核准 APPROVED BY: 設計課 阮家豪	審核 CHECKED BY: 設計課 阮家豪	設計 DESIGNED BY: 設計課 張逸凡	繪圖 DRAWER: 設計課 黃俊維	<p>建華機電股份有限公司 CHAN HUA MACHINERY & ELECTRIC CO. LTD. TEL: (04)23581130 FAX: (04)23581140 廠址: 台中市南屯區工業 25 路 25 號</p>	版次 REV	修正摘要 SUMMARY	日期 DATE	圖名 TITLE: 系統單線圖	
用途 USER: 火車頭園區統包工程二期	<input type="checkbox"/> 保留圖					工號 WORKING NO.: 111101301	規劃日期 DATE: 111年12月21日		圖號 DWG. NO.: LA06	版次 REV: A
			單位 DM: 釐米 (mm)	案號 DRAWING NO.:		比例 SCALE: 1:30			張數 SHEET NO.: /	

H-ER2A

3ø4W 380-220V

R S T N

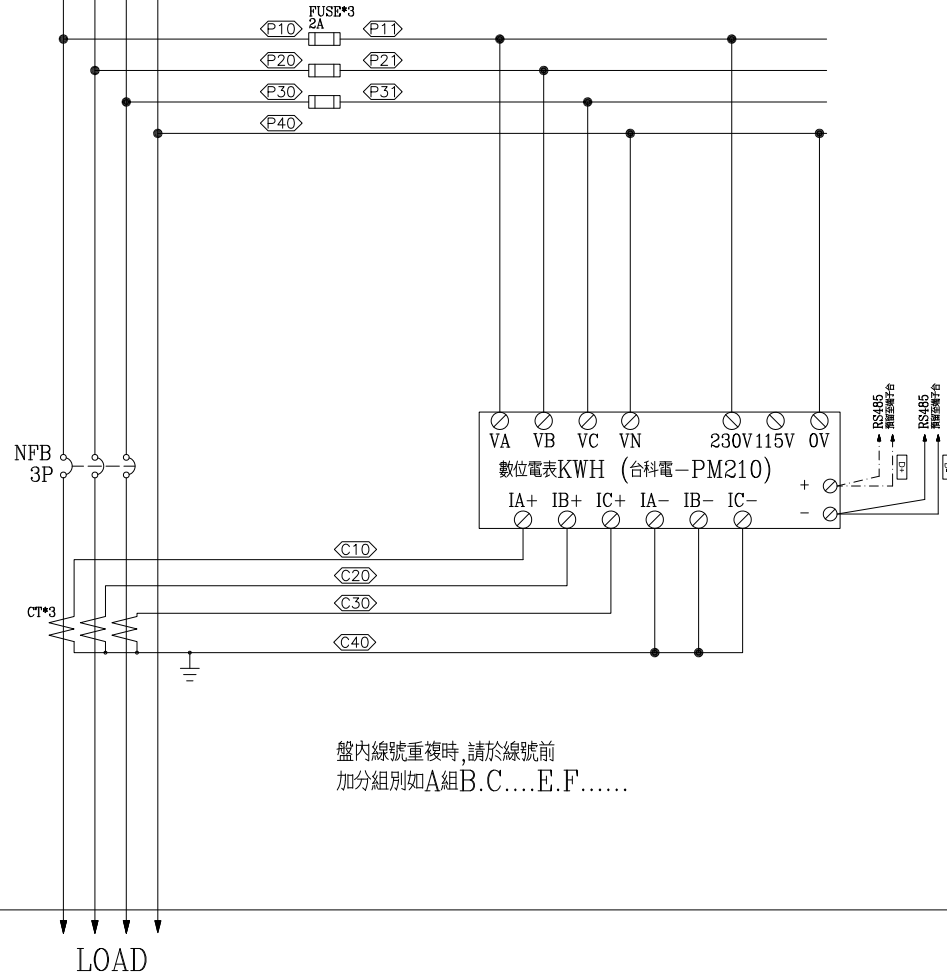

盤內線號重複時,請於線號前
加分組別如A組B.C....E.F.....

客戶 CUSTOMER: 隆程興業有限公司	核准 APPROVED BY:	審核 CHECKED BY:	設計 DESIGNED BY:	繪圖 DRAWER:	華華機電股份有限公司 CHAN HUA MACHINERY & ELECTRIC CO.,LTD. TEL:(04)23581130 FAX:(04)23581140 廠址:台中市南屯區工業 25 路 25 號	版次 REV	修正摘要 SUMMARY	日期 DATE	圖名 TITLE: 系統複線圖	
用途 USER: 火車頭園區統包工程二期	設計課 阮家豪	設計課 阮家豪	設計課 張逸凡	設計課 黃俊維		工號 WORKING NO.: 111101301	規劃日期 DATE: 111年12月21日			圖號 DWG. NO.: LB01
	<input type="checkbox"/> 保留圖		單位 DM: 釐米 (mm)	案號 DRAWING NO.:	比例 SCALE: 1:30				張數 SHEET NO.: /	