


FROM H-ER1B
3ø4W 110/190V

(列車展示館)

H-ER2B
Icu: ≥10KA
Ics: ≥0.5Icu

XLPE: 8x4, E-2.0 (E31+TRAY)

接至中控室, 屬弱電工程

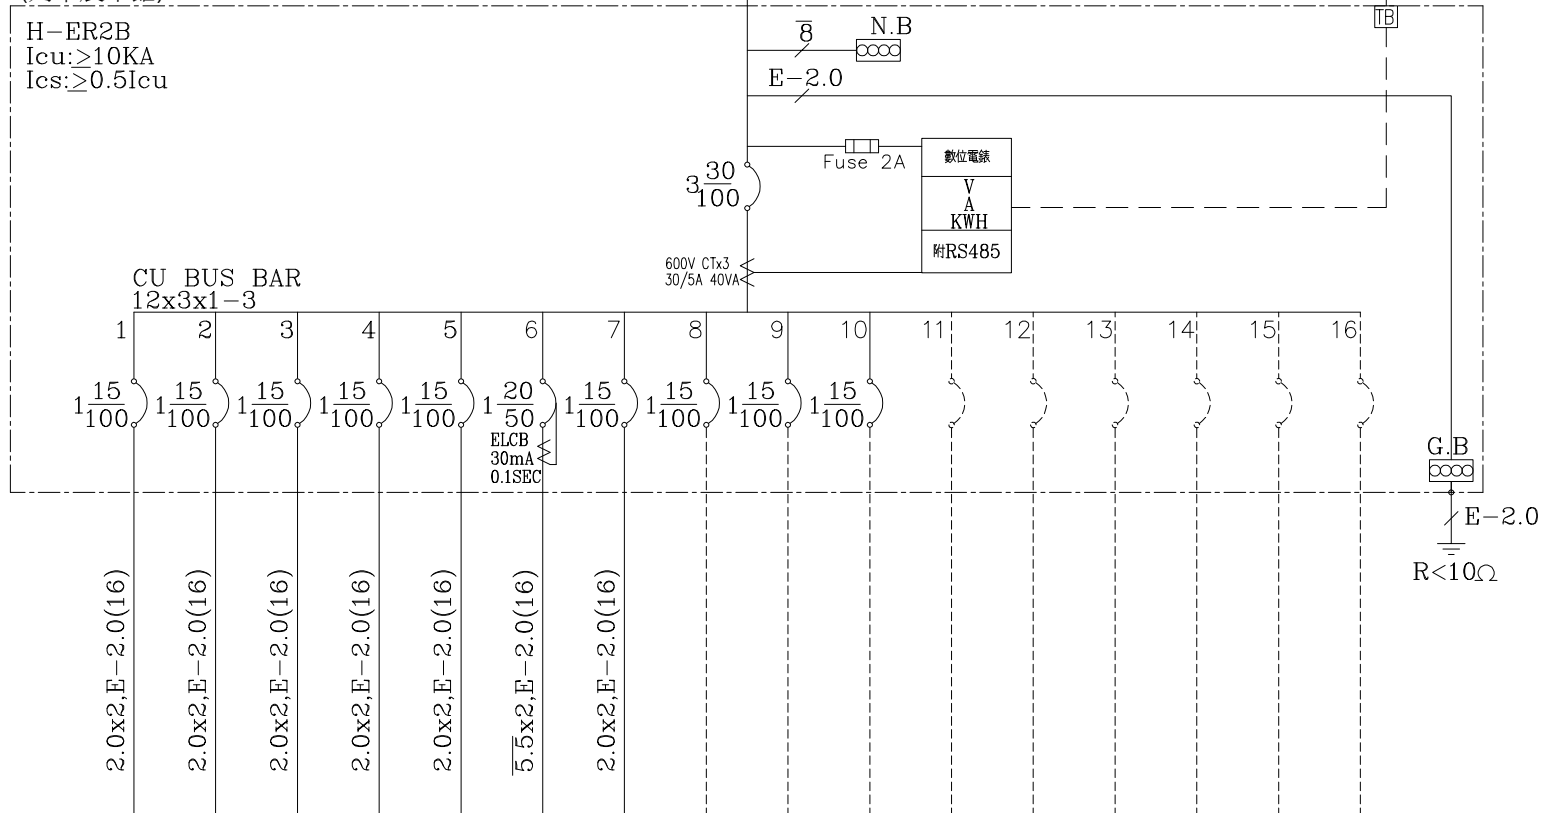


| 負載名稱 | 插座 180VAx3 | 插座 180VAx3 | 插座 180VAx2 | 插座 180VAx2 | 插座 180VAx2 | 冰箱專插 1.5KVA | 插座 180VAx3 | SP | SP | SP | SP | SP | SP | SP | SP | SP | 合計 |
|------------|------------|------------|------------|------------|------------|-------------|------------|----|----|----|----|----|----|----|----|----|------|
| 負載容量 (KVA) | 0.54 | 0.54 | 0.36 | 0.36 | 0.36 | 1.5 | 0.54 | | | | | | | | | | 4.2 |
| 負載分配 (KVA) | A | 0.54 | | 0.36 | | | 0.54 | | | | | | | | | | 1.44 |
| | B | | 0.54 | | | 0.36 | | | | | | | | | | | 0.9 |
| | C | | | 0.36 | | | 1.5 | | | | | | | | | | 1.86 |
| 負載電流 (A) | 4.9 | 4.9 | 3.3 | 3.3 | 3.3 | 13.6 | 4.9 | | | | | | | | | | 12.8 |

註: ELCB 30mA/0.1Sec

| | | | | | | | | | | |
|-------------------------|------------------------------|---------------------------|----------------------------|-----------------------|-------------------------------------------------------------------------------------------------------------------------------------|------------------------------|--------------------------|------------|----------------------|--------------|
| 客戶 CUSTOMER: 隆程水電工程 | 核准 APPROVED BY: 設計課 阮家豪 | 審核 CHECKED BY: 設計課 阮家豪 | 設計 DESIGNED BY: 設計課 張逸凡 | 繪圖 DRAWER: 設計課 黃俊維 | <p>建華機電股份有限公司 CHAN HUA MACHINERY & ELECTRIC CO. LTD. TEL: (04)23581130 FAX: (04)23581140 廠址: 台中市南屯區工業 25 路 25 號</p> | 版次 REV | 修正摘要 SUMMARY | 日期 DATE | 圖名 TITLE: 系統單線圖 | |
| 用途 USER: 火車頭園區統包工程二期 | <input type="checkbox"/> 保留圖 | | | | | 工號 WORKING NO.: 111101301 | 規劃日期 DATE: 111年12月21日 | | 圖號 DWG. NO.: LA08 | 版次 REV: A |
| | 單位 DM: 釐米 (mm) | | | | | 案號 DRAWING NO.: | 比例 SCALE: 1:30 | | 張數 SHEET NO.: / | |

H-ER2B

3ø4W 380-220V
R S T N

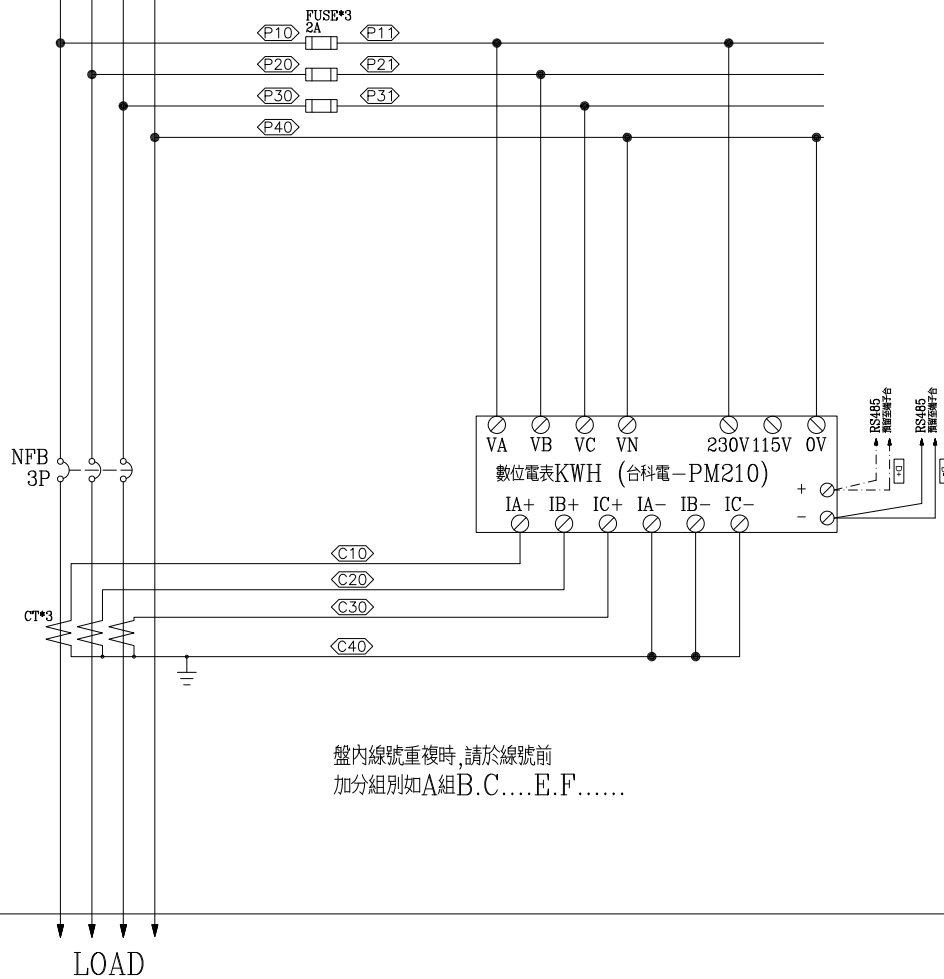

盤內線號重複時,請於線號前
加分組別如A組B.C....E.F.....

| | | | | | | | | | | |
|--------------------------|------------------------------|-------------------|--------------------|--------------------|-------------------------------------------------------------------------------------------------------------------------|------------------------------|--------------------------|------------|--------------------|----------------------|
| 客戶 CUSTOMER: 隆程興業有限公司 | 核准 APPROVED BY: | 審核 CHECKED BY: | 設計 DESIGNED BY: | 繪圖 DRAWER: | <p>CHAN HUA MACHINERY & ELECTRIC CO., LTD. TEL: (04) 23581130 FAX: (04) 23581140 廠址: 台中市南屯區工業 25 路 25 號</p> | 版次 REV | 修正摘要 SUMMARY | 日期 DATE | 圖名 TITLE: 系統複線圖 | |
| 用途 USER: 火車頭園區統包工程二期 | 設計課 阮家豪 | 設計課 阮家豪 | 設計課 張逸凡 | 設計課 黃俊維 | | 工號 WORKING NO.: 111101301 | 規劃日期 DATE: 111年12月21日 | | | 圖號 DWG. NO.: LB01 |
| | <input type="checkbox"/> 保留圖 | | 單位 DM: 釐米 (mm) | 案號 DRAWING NO.: | 比例 SCALE: 1:30 | | | | 張數 SHEET NO.: / | |