


3ø4W 110/190V
TO: MP8-53

1R

IC >= 10KA

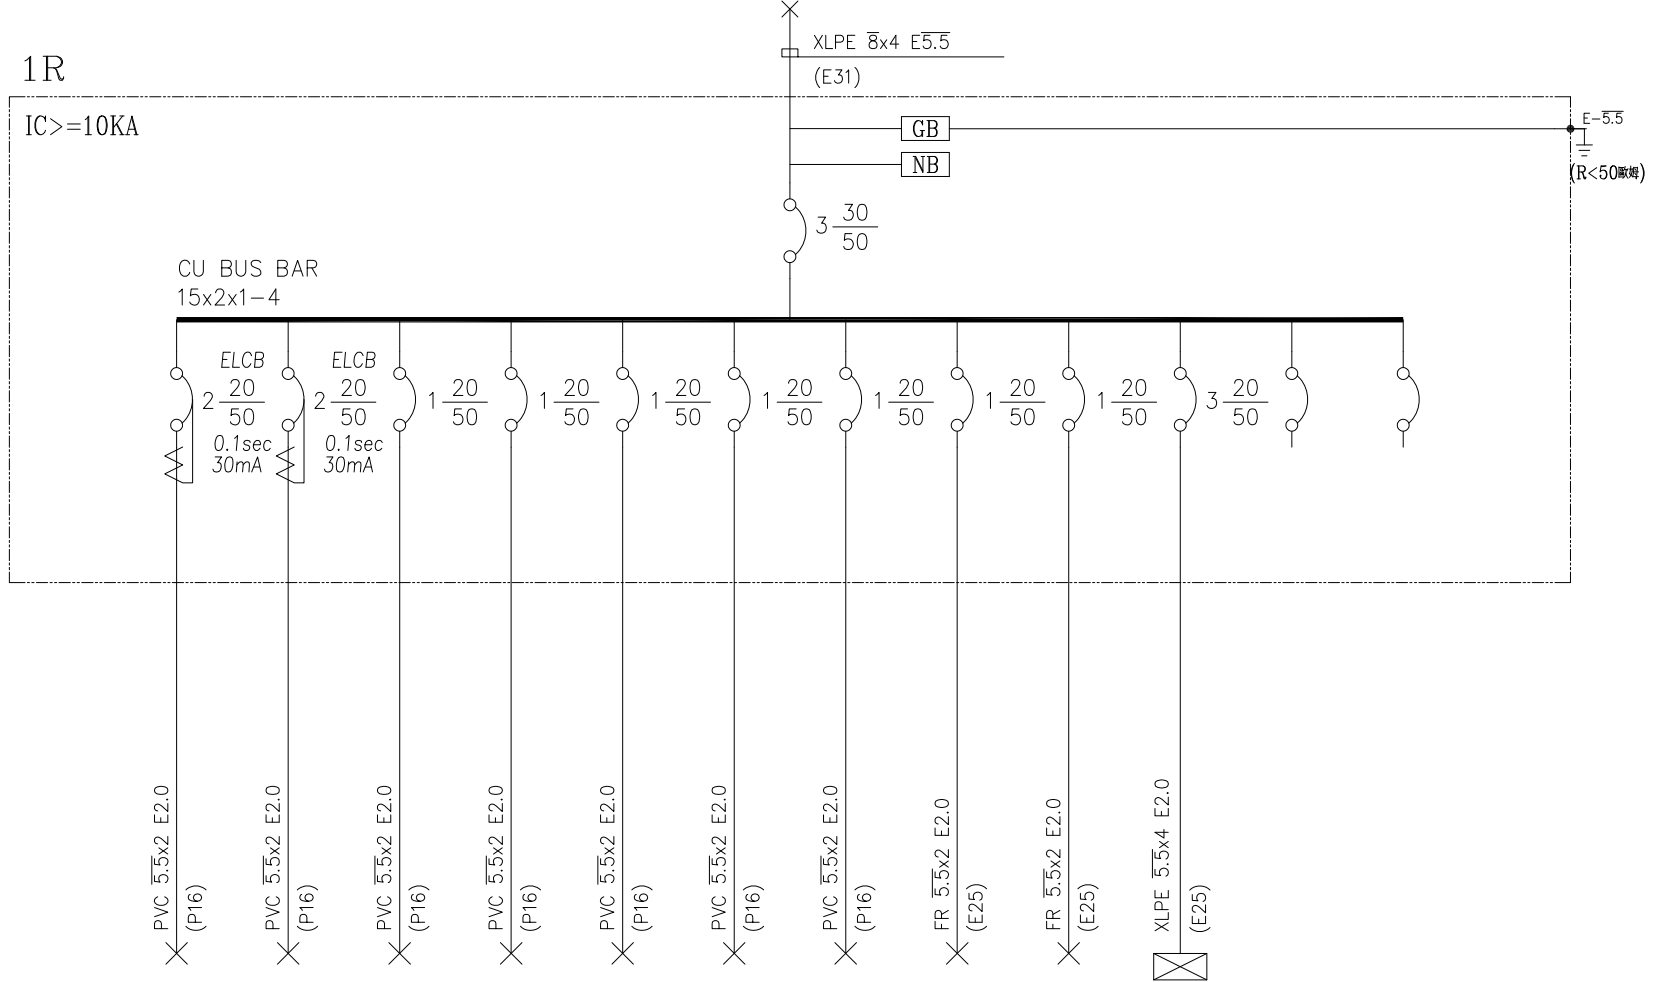

CKT NO.	1	2	3	4	5	6	7	8	9	10	11	12	TOTAL
CAPACITY(KVA)	0.54	0.36	0.9	0.36	0.36	0.36	0.36	1	1	0.36			5.6
CURRENT(A)	4.91	3.27	8.18	3.27	3.27	3.27	3.27	9.1	9.1	0.54			17.01
LOAD NAME	插座 180VAx3	插座 180VAx2	插座 180VAx5	插座 180VAx2	插座 180VAx2	插座 180VAx2	插座 180VAx2	消防總機 1KVA	消防總機 1KVA	2R 插座盤	SP	SP	

客戶 CUSTOMER:	大勝系統工程股份有限公司			核准 APPROVED BY:	審核 CHECKED BY:	設計 DESIGNED BY:	繪圖 DRAWER:	建華機電股份有限公司 CHAN HUA MACHINERY & ELECTRIC CO., LTD. TEL: (04)23581130 FAX: (04)23581140 廠址: 台中市南屯區工業 25 路 25 號	版次 REV	修正摘要 SUMMARY	日期 DATE	圖名 TITLE:	系統單線圖		
用途 USER:	貝民股份有限公司 硫酸銨 二場新建工程			<input type="checkbox"/> 保留圖 設計課 洪志勇	<input type="checkbox"/> 保留圖 設計課 阮家豪	<input type="checkbox"/> 保留圖 設計課 謝啟彥	<input type="checkbox"/> 保留圖 設計課 謝啟彥		工號 WORKING NO.: 111120201 案號 DRAWING NO.:	規劃日期 DATE: 111年12月07日 比例 SCALE:			圖號 DWG. NO.:	A04	版次 REV:
												張數 SHEET NO.:	/		