

 
1R TO 1P
3ø4W 110-190V

XLPE 4/C 8X1,E-5.5,(E39)


PANEL :1R
IC ≥10KA

3 40
50

8



CU. BUS 15mmx3mm-4

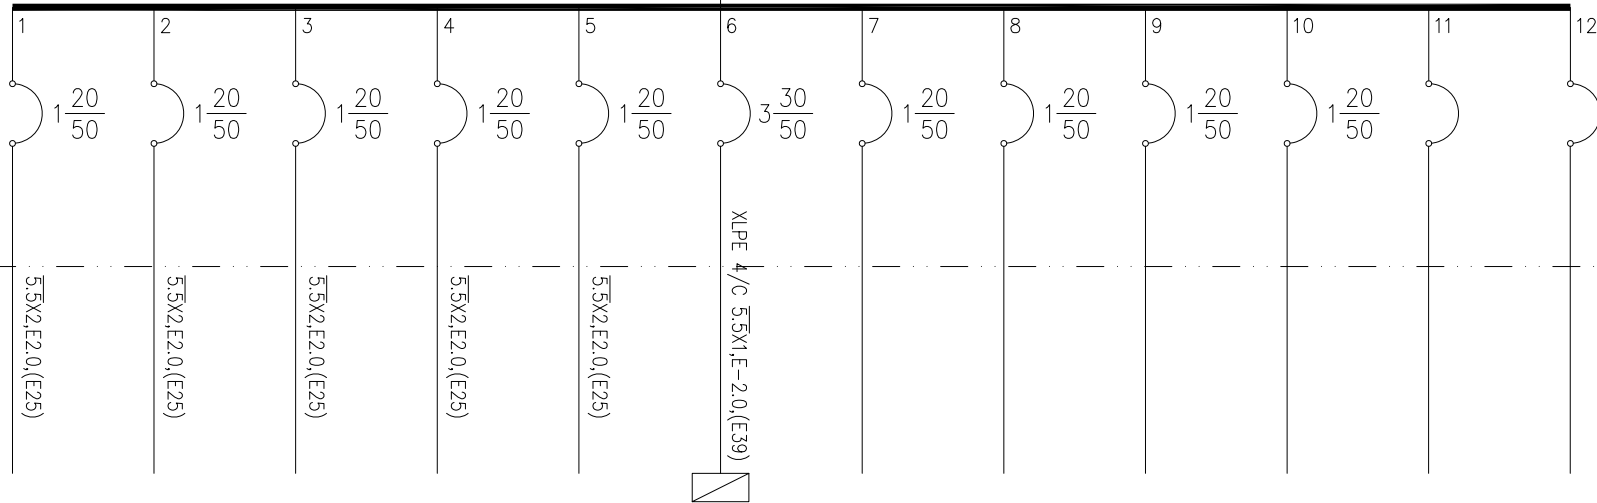

負載名稱	插座	插座	插座	插座	插座	2R	SP	SP	SP	SP	SP	SP	合計
負載內容	180VA*4	180VA*4	180VA*4	180VA*4	180VA*3	3.42KVA							3.42KVA
負載容量	A	720				1620							2340
	B		720			540							2520
	C			720	720	540							1980
負載電流	720VA	720VA	720VA	720VA	540VA								
	6.5A	6.5A	6.5A	6.5A	4.9A	14.7A							22.9A
幹線負載	T=3.42KVA=10.4A (選10KVA TR)												

客戶 聯順水電工程有限公司

核准 APPROVED BY: 審核 CHECKED BY: 設計 DESIGNED BY: 繪圖 DRAWER:

星華機電股份有限公司
CHAN HUA MACHINERY & ELECTRIC CO.,LTD.

版次 REV: 修正摘要 SUMMARY

日期 DATE: 圖名 TITLE: 系統單線圖

用途 USER: 考古遺址出土遺物庫房
修復再利用工程及空間建置案

設計課 洪志勇
設計課 阮家豪
設計課 謝啓彥
設計課 葉珈均

工號 WORKING NO.: 111120701
案號 DRAWING NO.:
規畫日期 DATE: 111年12月19日
比例 SCALE: 1:10

圖號 DWG. NO.: A02
張數 SHEET NO.: /

版次 REV: A

保留圖 單位 DM: 釐米 (mm)