


E2P TO E1P
3φ4W 220-380V

FR 4/C 14X1,E-5.5,(E51)

PANEL :E2P
IC ≥10KA

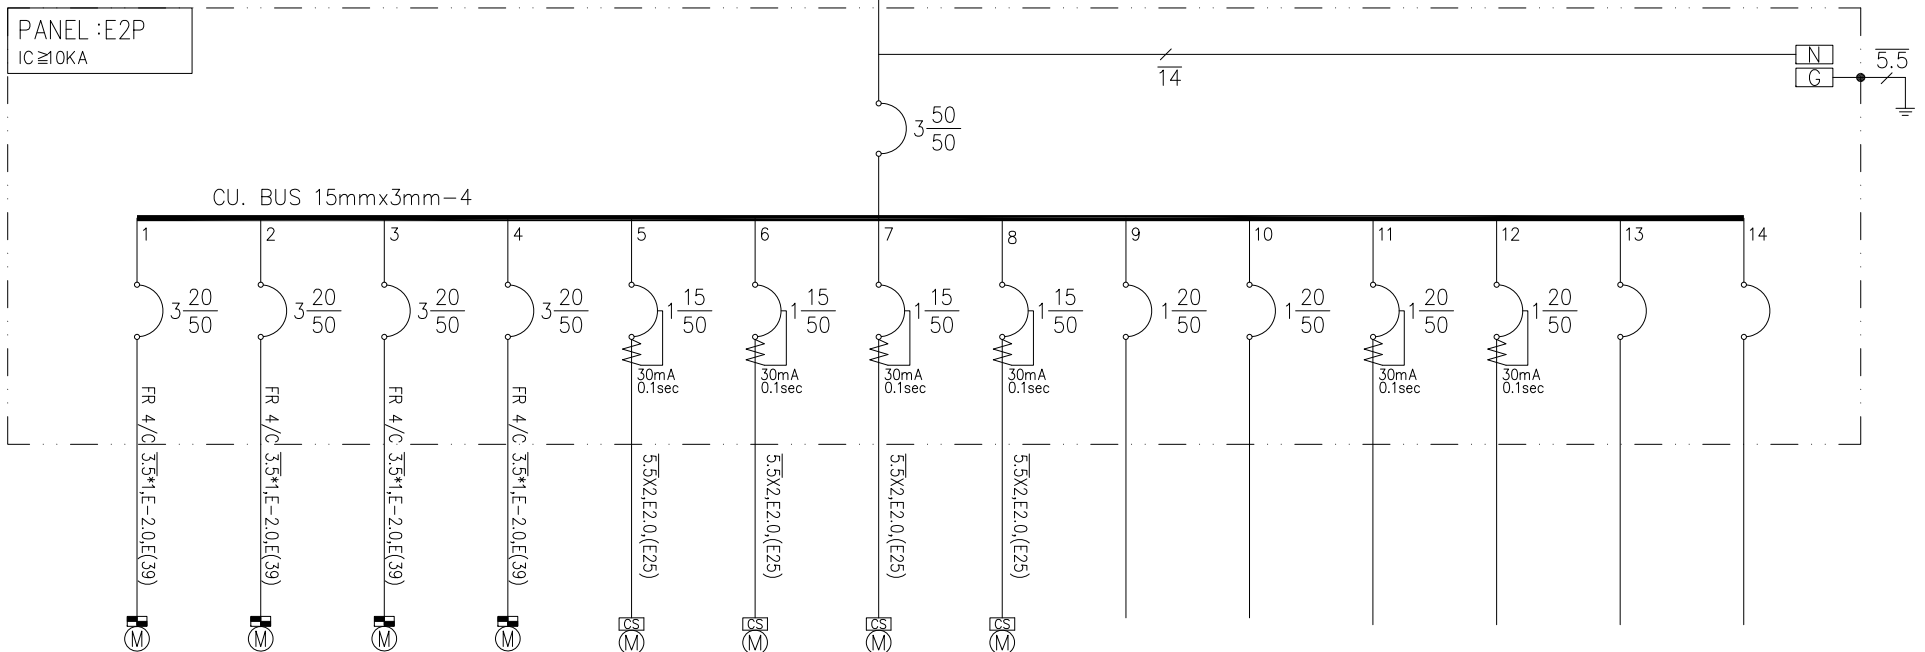

負載名稱	排煙機 5HP	排煙機 5HP	排煙機 5HP	排煙機 5HP	鐵捲門	鐵捲門	鐵捲門	鐵捲門	SP	SP			SP	SP	合計
負載內容	5HP	5HP	5HP	5HP	1HP	1HP	1HP	1HP							24HP
負載容量	A	1666			1000			1000							8664
	B	1667				1000									7668
	C	1667					1000								7668
負載電流	7.6A				4.5A	4.5A	4.5A	4.5A							39.4A
	幹線負載														
T=24HP=36.5A															

客戶 USER: 聯順水電工程有限公司	核准 APPROVED BY: 設計課 洪志勇	審核 CHECKED BY: 設計課 阮家豪	設計 DESIGNED BY: 設計課 謝啓彥	繪圖 DRAWER: 設計課 葉珈均	建華機電股份有限公司 CHAN HUA MACHINERY & ELECTRIC CO.,LTD. TEL:(04)23581130 FAX:(04)23581140 廠址:台中市南屯區工業 25 路 25 號	版次 REV:	修正摘要 SUMMARY:	日期 DATE:	圖名 TITLE: 系統單線圖	
用途 USER: 考古遺址出土遺物存庫房 修復再利用工程及空間建置案	<input type="checkbox"/> 保留圖				工號 WORKING NO.: 111120701	規劃日期 DATE: 111年12月19日			圖號 DWG. NO.: A02	版次 REV: A
					案號 DRAWING NO.:	比例 SCALE: 1:10			張數 SHEET NO.: /	