


FROM MAC  
POWER SOURCE FROM ELECTRICAL ENGINEERING  
AC3 @ 4W380/220V60Hz

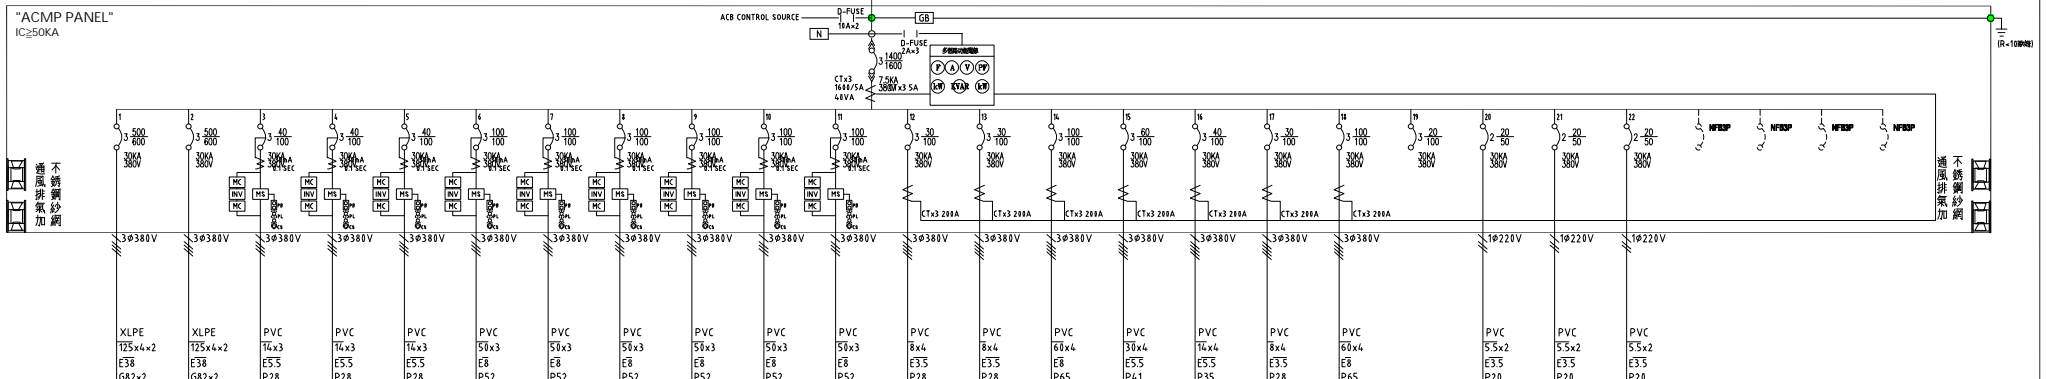

負載名稱	CH-02	CH-03	CHP-02	CHP-03	CHP-04	ZP-02	ZP-03	ZP-04	CWP-02	CWP-03	CWP-04	ACP-B3F	ACP-B1F	ACP-1F	ACP-2F	ACP-3F	ACP-4F	ACP-R1F	SP	FL-01	FC	FC	TOTAL
負載(kW)	164.8	164.8	11.0	11.0	11.0	30.0	30.0	30.0	30.0	30.0	30.0	2.4	5.3	26.2	18.9	4.4	0.8	33.9		0.6	0.8	1.8	566.0
負載(A)R	294.6	294.6	22.3	22.3	22.3	60.8	60.8	60.8	60.8	60.8	60.8	5.5	11.3	43.6	36.6	13.6	0.0	70.0		0.0	0.0	0.0	1,057.0
負載(A)S	294.6	294.6	22.3	22.3	22.3	60.8	60.8	60.8	60.8	60.8	60.8	5.5	4.5	43.6	36.6	13.6	0.0	70.0		0.0	0.0	11.0	1,059.0
負載(A)T	294.6	294.6	22.3	22.3	22.3	60.8	60.8	60.8	60.8	60.8	60.8	3.9	16.7	54.5	27.0	0.0	4.9	70.0		3.9	4.9	0.0	1,063.0
說明	冰水主機	冰水主機	冰水一次泵	冰水一次泵	冰水一次泵	冰水二次泵	冰水二次泵	冰水二次泵	冷卻水泵	冷卻水泵	冷卻水泵	配電盤	配電盤	配電盤	配電盤	配電盤	配電盤	配電盤	備用	空氣門	小型送風機	小型送風機	

客戶 CUSTOMER: 正裕科技工程股份有限公司

核准 APPROVED BY: 設計課 洪志勇  
審核 CHECKED BY: 設計課 阮家豪  
設計 DESIGNED BY: 設計課 謝倍彥  
繪圖 DRAWER: 設計課 謝倍彥

建華機電股份有限公司  
CHAN HUA MACHINERY & ELECTRIC CO. LTD.  
TEL: (04)23581130 FAX: (04)23581140  
廠址: 台中市南屯區工業 25 路 25 號

修正摘要 SUMMARY

日期 DATE: 圖名 TITLE: ACMP 空調系統單線圖

用途 USER: 水滷轉運中心新建工程

工號 WORKING NO.: 112020701  
案號 DRAWING NO.:  
日期 DATE: 112年05月30日  
比例 SCALE:

版次 REV: 修正摘要 SUMMARY

圖號 DWG. NO.: LA03  
張數 SHEET NO.: / 082

版次 REV: A

□ 保留圖 單位 DM: 釐米 (mm)