


TO "EACMP PANEL"-12
AC3Ø4W380/220V60Hz

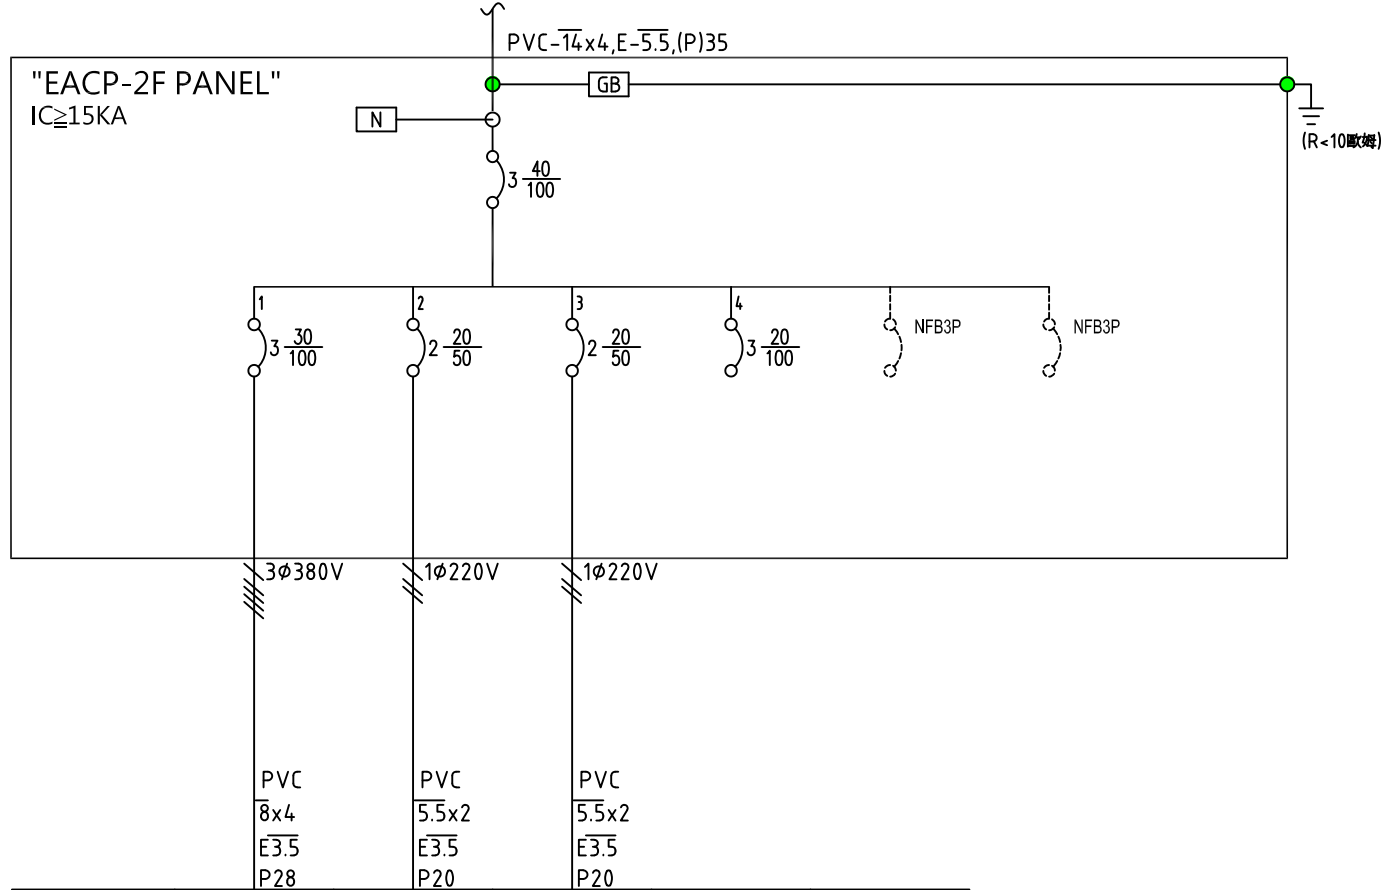

| 負載名稱 | "EACP-2R1F" | FC | FC | SP | TOTAL |
|--------|-------------|-------|-------|----|-------|
| 負載(kW) | 8.8 | 0.8 | 1.4 | | 11.0 |
| 負載(A)R | 14.8 | 4.9 | 0.0 | | 19.7 |
| 負載(A)S | 14.8 | 0.0 | 8.5 | | 23.3 |
| 負載(A)T | 14.8 | 0.0 | 0.0 | | 14.8 |
| 說明 | 空氣調節箱 | 小型送風機 | 小型送風機 | 備用 | |

| | | | | | | | | | | |
|--|------------------------------|-------------------|--------------------|---------------|---|------------|------------------------------|--------------------------|--|--------------|
| 客戶 CUSTOMER: 正裕科技工程股份有限公司 用途 USER: 水滸轉運中心新建工程 | 核准 APPROVED BY: | 審核 CHECKED BY: | 設計 DESIGNED BY: | 繪圖 DRAWER: | CHAN-HUA 中華電機股份有限公司 CHAN HUA MACHINERY & ELECTRIC CO. LTD. TEL: (04)23581130 FAX: (04)23581140 廠址: 台中市南屯區工業 25 路 25 號 | 版次 REV | 修正摘要 SUMMARY | 日期 DATE | 圖名 TITLE: EACP-2F, ACP-2F, EACP-2R1F 空調系統單線圖 | |
| | <input type="checkbox"/> 保留圖 | 設計課 洪志勇 | 設計課 阮家豪 | 設計課 謝啓彥 | | 設計課 謝啓彥 | 工號 WORKING NO.: 112020701 | 規劃日期 DATE: 112年05月30日 | 圖號 DWG. NO.: LA10 | 版次 REV: A |