


智慧型AMI電表之通訊管路配置：
請於電表箱體處預埋(留)3支1英吋(或28mm)通訊進管分別至配電場所及電信室(或電信總局)及一樓樓外離地高1.5公尺以上或本公司認可之通訊良好處，且至外牆(柱)之通訊進管長度不得超過60公尺，兩端以外蓋式(管帽)塑膠管緊鑿住管口，並做防水防蟲處理及穿通纜。

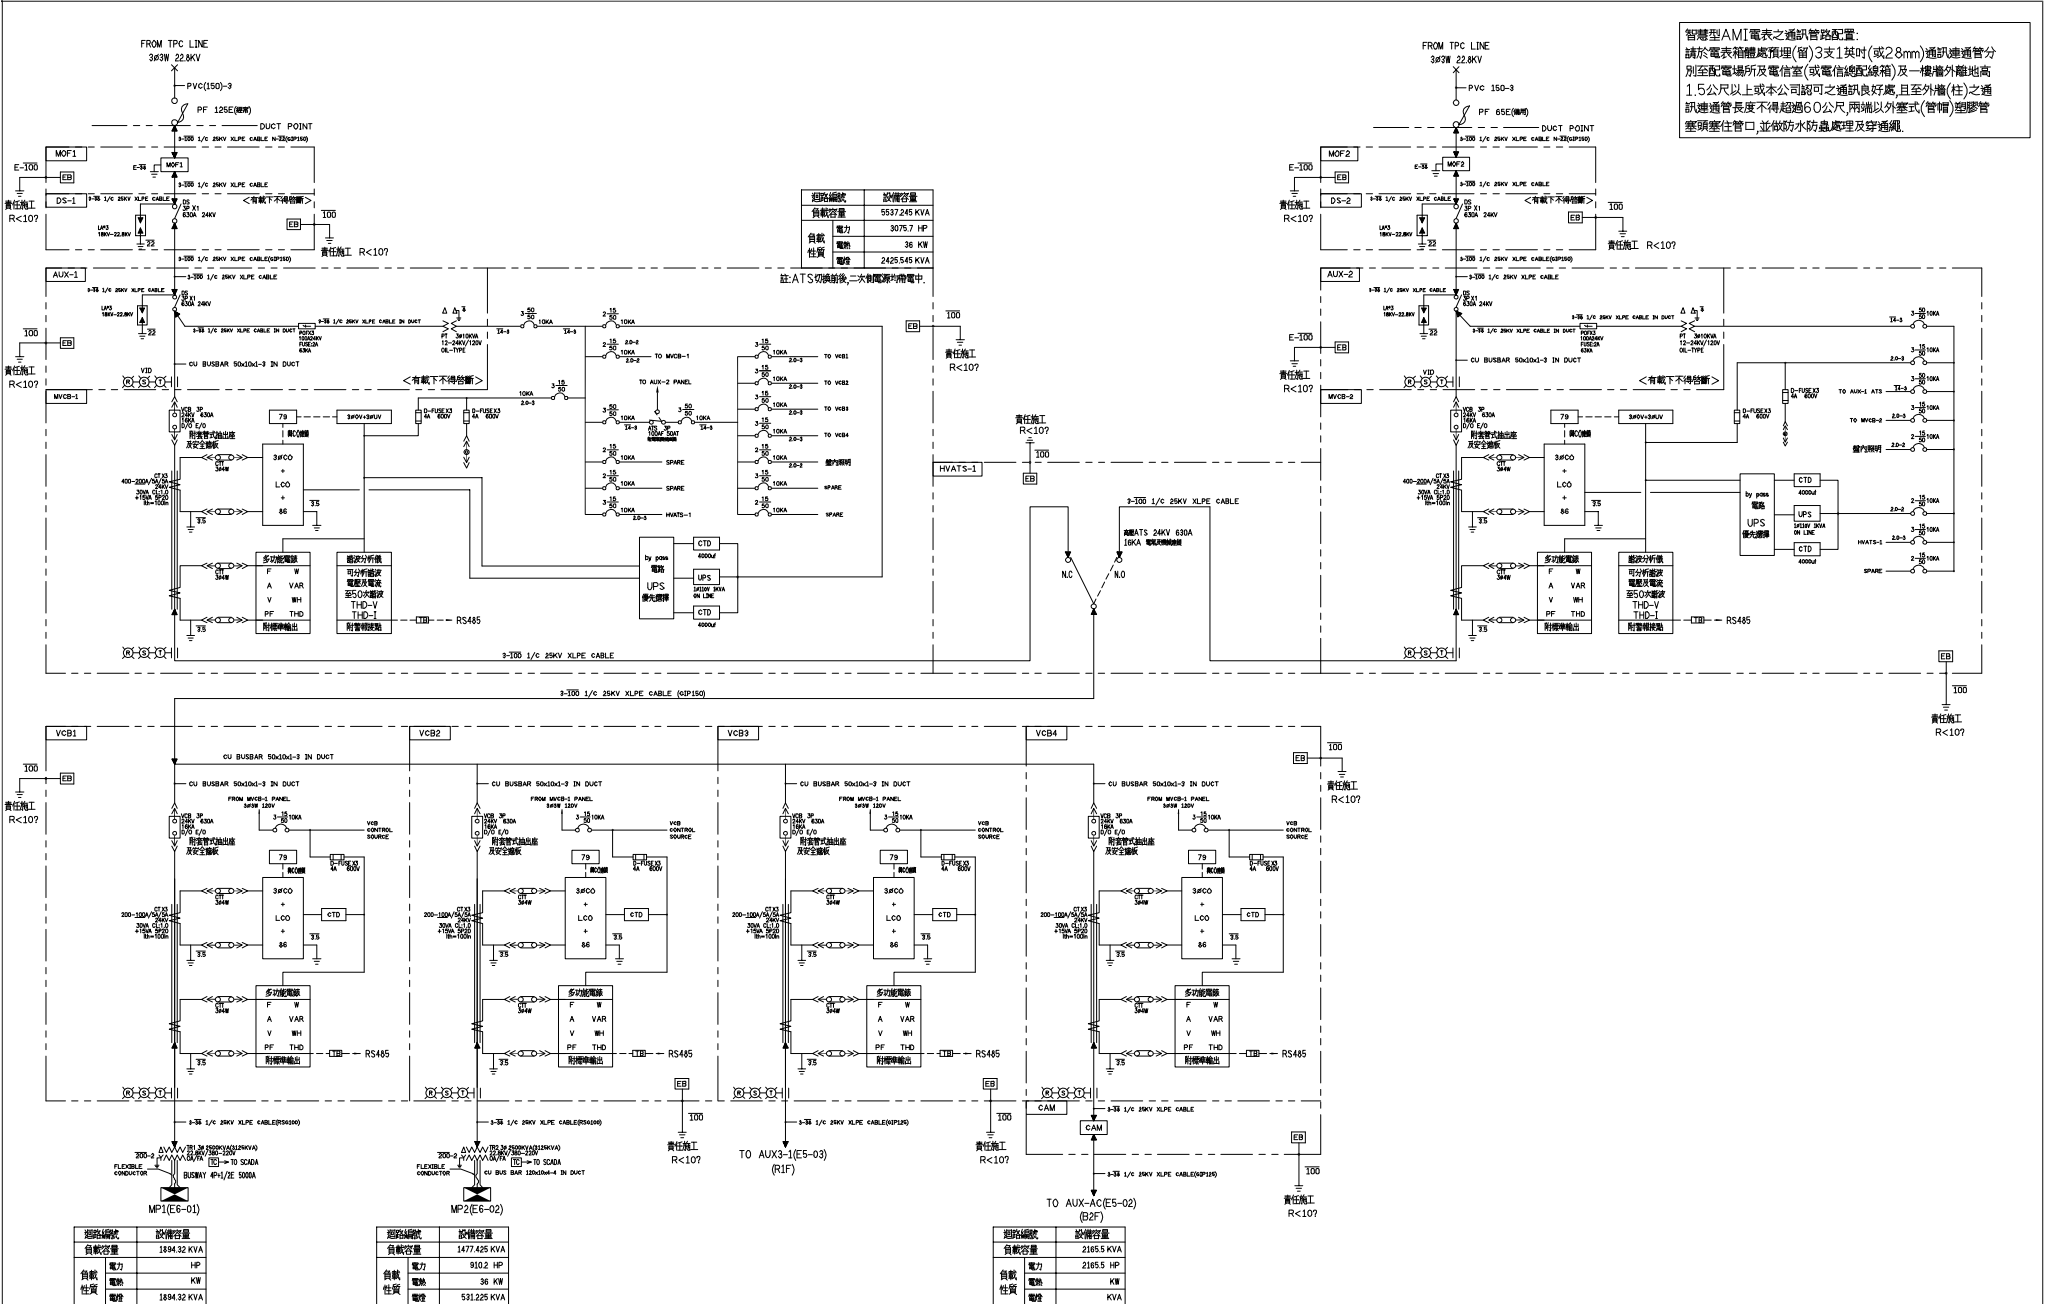

回路編號	設備容量
負載容量	5537.245 KVA
電力	3075.7 HP
負載性質	電力 36 KW
	電燈 2425.545 KVA

註:ATS切換前後,二次側電壓均維持中.

回路編號	設備容量
負載容量	1477.425 KVA
電力	910.2 HP
負載性質	電力 36 KW
	電燈 591.225 KVA

回路編號	設備容量
負載容量	2165.5 KVA
電力	2165.5 HP
負載性質	電力 KW
	電燈 KVA

回路編號	設備容量
負載容量	1894.32 KVA
電力	
負載性質	


回路編號	設備容量
負載容量	1894.32 KVA
電力	
負載性質	

回路編號	設備容量
負載容量	2165.5 KVA
電力	2165.5 HP
負載性質	電力 KW
	電燈 KVA

客戶 CUSTOMER:	正裕科技工程股份有限公司	核准 APPROVED BY:	核 准	審 核 CHECKED BY:	審 核	設 計 DESIGNED BY:	設 計	繪 圖 DRAWER:	繪 圖	版次 REV	修正摘要 SUMMARY	日期 DATE	圖名 TITLE:	MOF1, DS-1, MOF2, DS-2, AUX-1, MVCB-1, AUX-2, MVCB-2, HVATS-1, VCB1, VCB2, VCB3, VCB4 動力系統高壓單線圖	
用途 USER:	水浦轉運中心新建工程	設計課 洪志勇	設計課 阮家豪	設計課 謝倍彥	設計課 謝倍彥	工 號 WORKING NO.:	112020701	規畫日期 DATE:	112年03月27日	家 號 DRAWING NO.:	比 例 SCALE:	圖 號 DWG. NO.:	HA01	版次 REV:	A
		□ 保留圖		單位 DM: 釐米 (mm)									張 數 SHEET NO.:	/ 001	

建華機電股份有限公司
CHAN HUA MACHINERY & ELECTRIC CO. LTD.
TEL: (04) 23581130 FAX: (04) 23581140
CHAN-HUA 廠址: 台中市南屯區工業 25 路 25 號

3Ø3W 22.8KV 60HZ

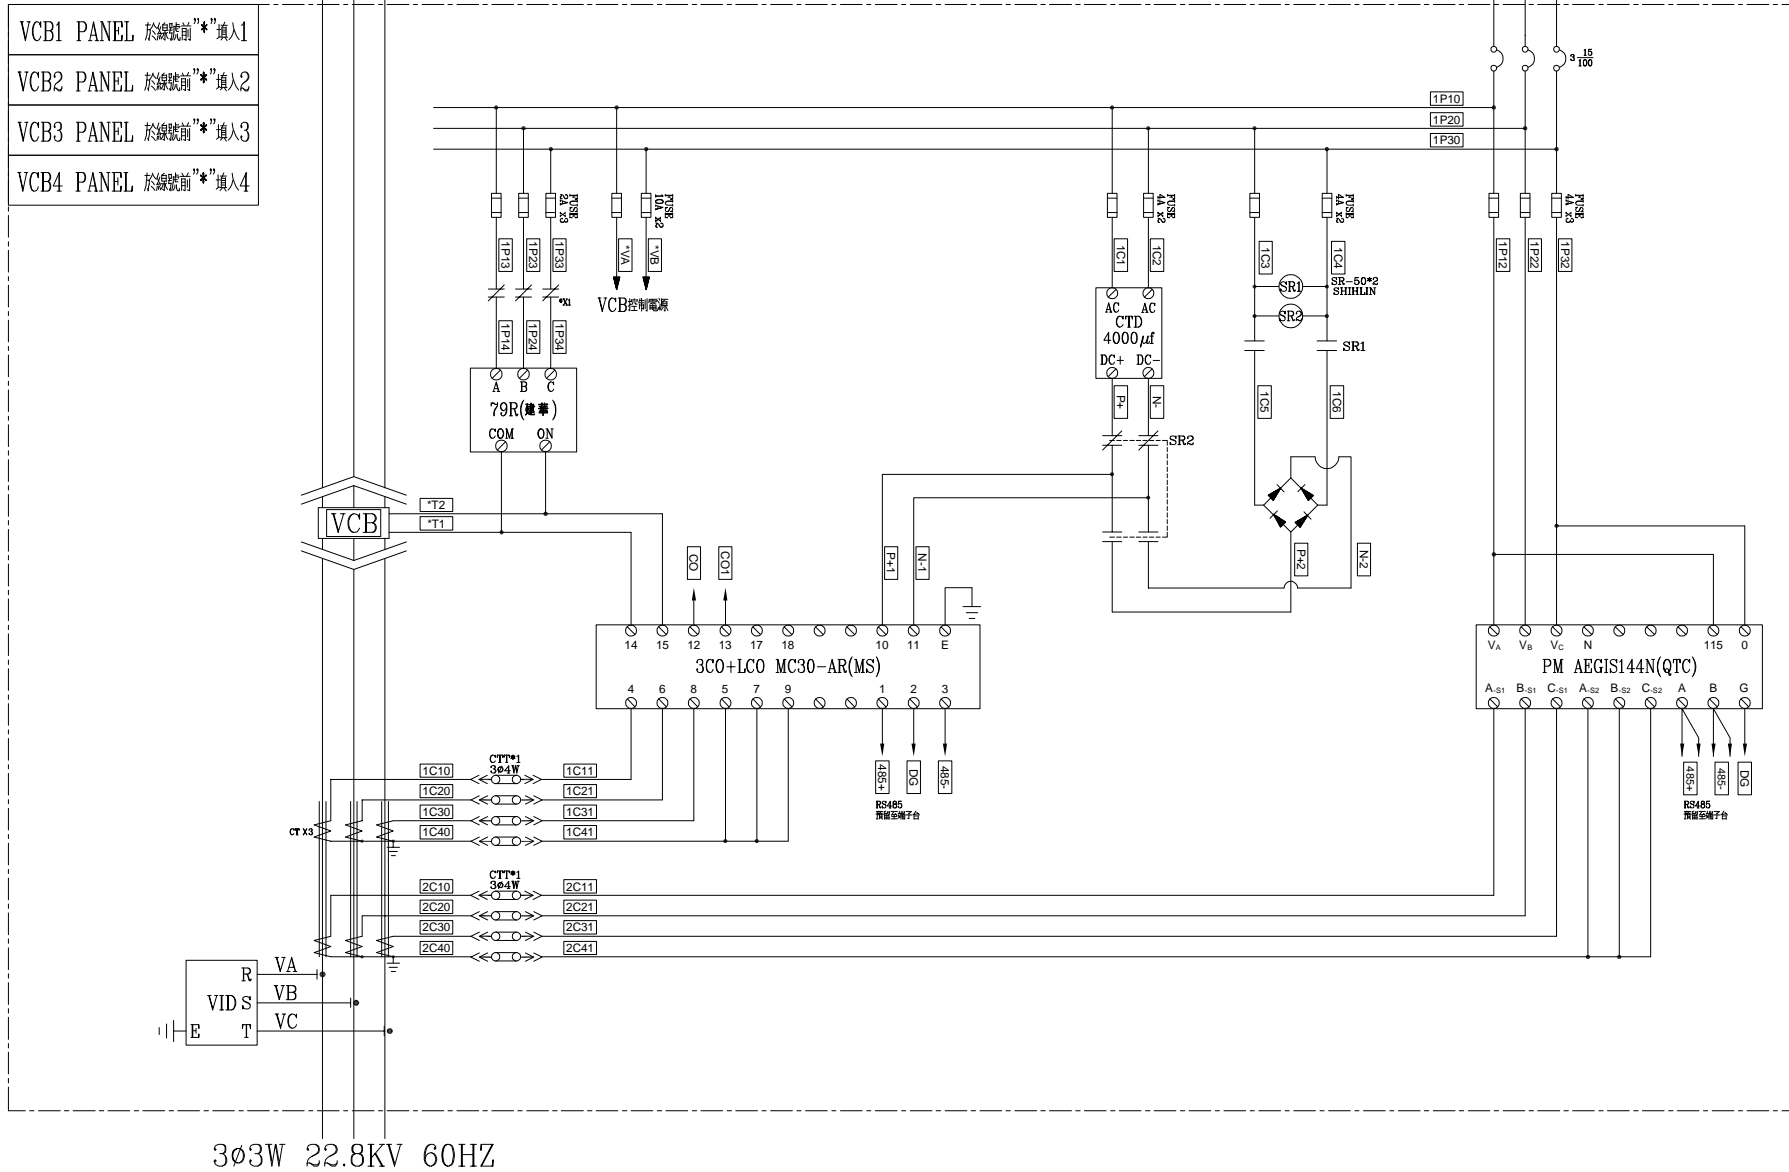

3Ø3W 22.8KV 60HZ

客戶 CUSTOMER:	正裕科技工程股份有限公司	核准 APPROVED BY:	審核 CHECKED BY:	設計 DESIGNED BY:	繪圖 DRAWER:	建華機電股份有限公司 CHAN HUA MACHINERY & ELECTRIC CO., LTD. TEL: (04)23581130 FAX: (04)23581140 廠址: 台中市南屯區工業 25 路 25 號	版次 REV	修正摘要 SUMMARY	日期 DATE	圖名 TITLE:	VCB1, VCB2, VCB3, VCB4 系統複線圖	
用途 USER:	水滷轉運中心新建工程	設計課 洪志勇	設計課 阮家豪	設計課 謝啓彥	設計課 謝啓彥		工號 WORKING NO.: 112020701	規劃日期 DATE: 112年04月26日			圖號 DWG. NO.: HBO04	版次 REV: A
		□ 保留圖		單位 DM: 釐米 (mm)	案號 DRAWING NO.:	比例 SCALE: 1:30				張數 SHEET NO.: /010		

