

(承包商連接至區網責任施工)
(電能管理與內部網路銜接界面點, 由業主提供)

Internet
網際網路系統


區域網路系統通訊電纜 CAT.6-TCP/IP
PVC 16mm

1P1A1 TO MP2
3ø 3W 220V [XLPE200 1CX3 (G104) E100]-4 &(TRAY)

(水電承商提供箱體一次側電源)

屬水電工程

屬設備工程

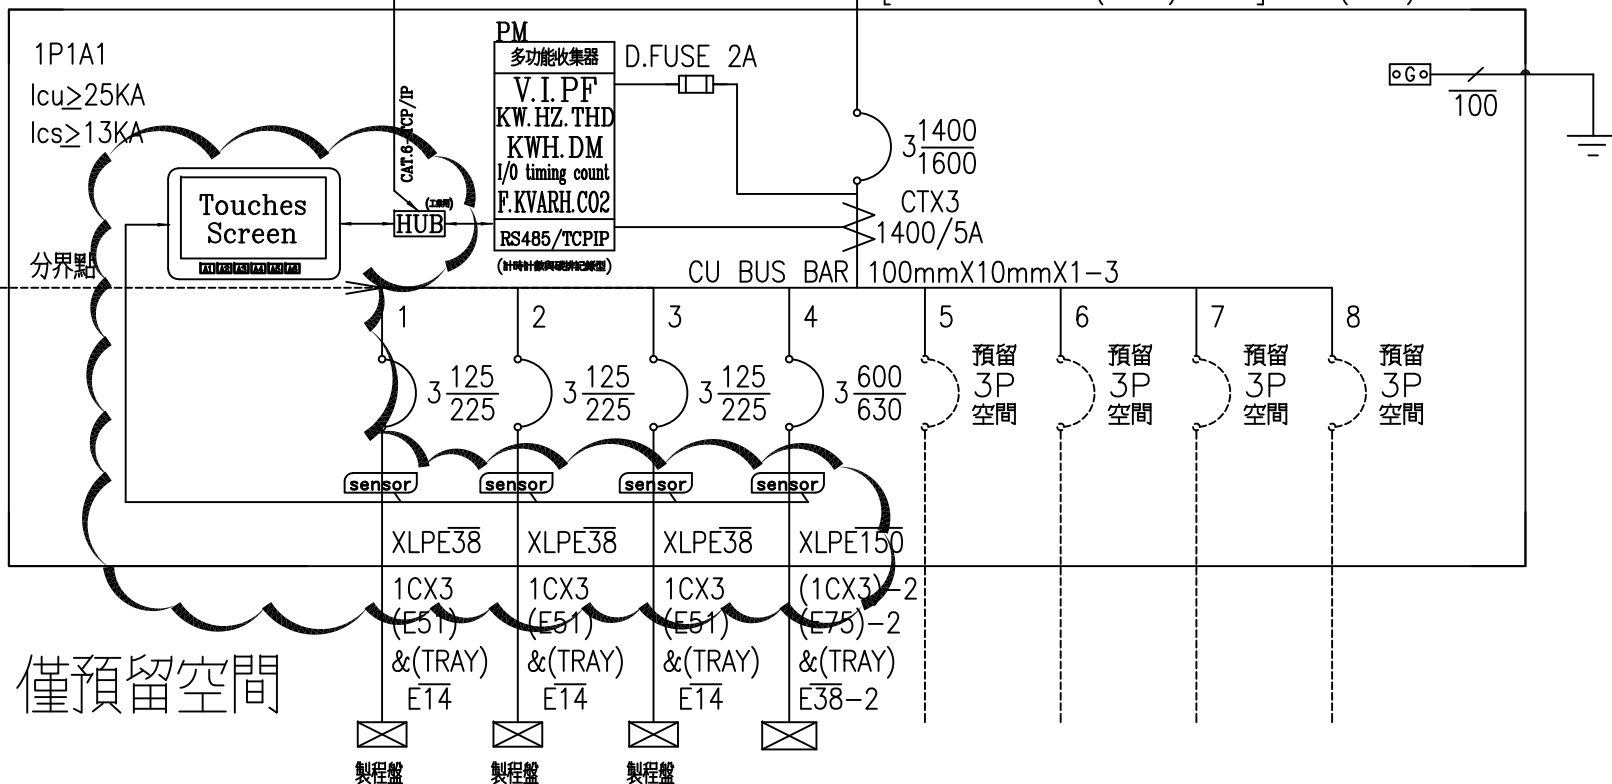

僅預留空間

負載名稱	1P1A1-1	1P1A1-2	1P1A1-3	1P1A2	SP	SP	SP	SP
負載內容								
負載容量	48HP	48HP	48HP	151HP				
負載電流	125A	125A	125A	394.2A				
幹線負載	T= 295HP (770 A) 選3øTR500KVA (1312.2A)							

客戶
CUSTOMER: 明將工程有限公司

用途
USER: 達佛羅股份有限公司
中部科學工業園區廠辦新建工程

核准
APPROVED BY: 審核
CHECKED BY: 設計
DESIGNED BY: 繪圖
DRAWER:

設計課
設計課
設計課
設計課

阮家豪
謝啓彥
阮家豪
劉逸婷

□ 保留圖 單位 DM: 釐米 (mm)

CH 震華機電股份有限公司
CHAN HUA MACHINERY & ELECTRIC CO., LTD.
TEL: (04)23581130 FAX: (04)23581140
廠址: 台中市南屯區工業 25 路 25 號

工號
WORKING NO.: 112022201 規劃日期
DATE: 112年06月02日

案號
DRAWING NO.: 比例
SCALE: 1:20

版次
REV 修正摘要
SUMMARY

日期
DATE 圖名
TITLE: 系統單線圖

圖號
DWG. NO.: LA15 版次
REV: A

張數
SHEET NO.: /