


(承包與進接至區網責任施工)
(電能管理與內部網路維護界面點, 由業主提供)

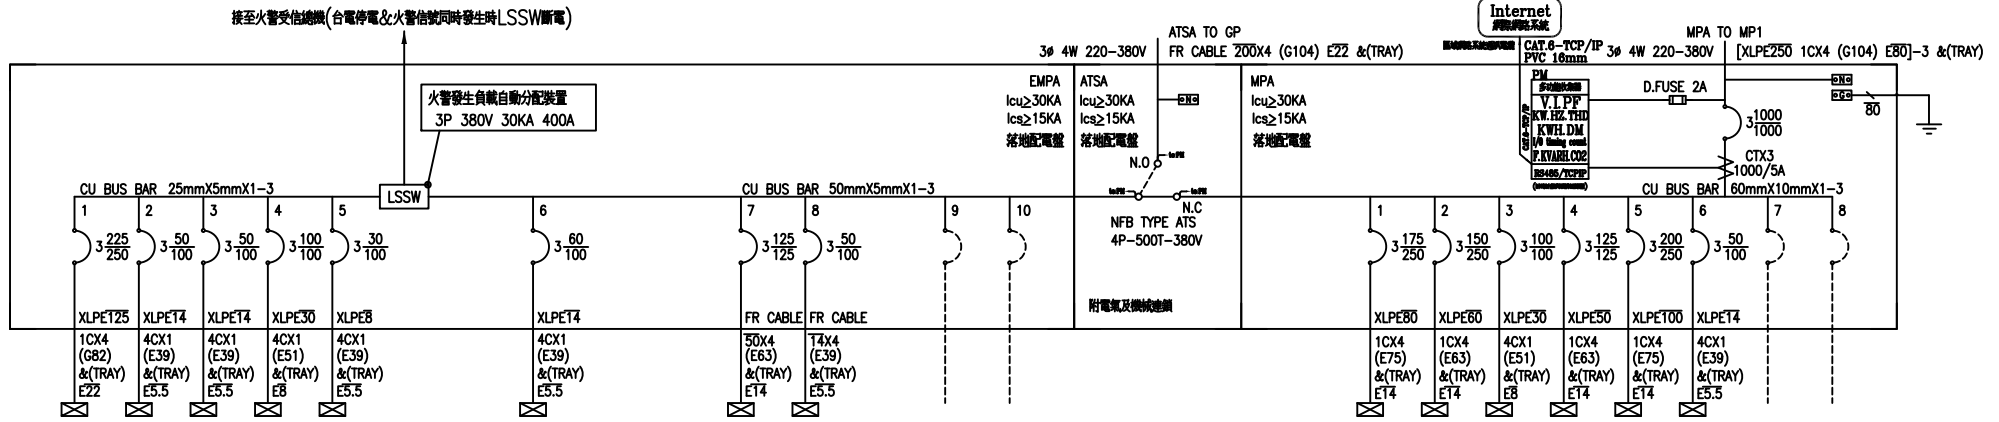

負載名稱	EB1L	E2LA	E3LD	E4KL	E6PA	EL1	FPP	F1PA	SP	SP	1LA	3LA	4LA	5LC	6LE	7LA	SP	SP
負載內容	33.622KVA 3KW	10.306KVA 3KW	10.144KVA 3KW	30.918KVA 7.5KW		0.807KVA					69.482KVA 6KW	60.228KVA 4.5KW	33.89KVA 4.5KW	38.9KVA 4.5KW	64.95KVA 8.5KW	14.347KVA 1.5KW		
負載容量	77.5HP	4HP	2HP		1HP	15HP	56HP	15.5HP			1HP							
負載電流	173.3A	26.2A	23A	58.4A	1.5A	24A	85A	23.4			116.2A	98.3A	58.3A	65.9A	111.6A	24A		
幹線負載	一般設備= 185.99 KVA T=64.99KVA+16.5KW+84.5P 282.5 A					一般設備= 15.807 KVA T= 0.807KVA + 13P (24 A)	消防設備= 53.4 KVA T= 63.9P (108 A)	緊急 T=85.797KVA+16.5KW+171HP (413.9 A)										T=383.084KVA+46KW+163HP (899.6 A)

客戶 明將工程有限公司	核准	審核	設計	繪圖	中華機械電氣股份有限公司 CHAN HUA MACHINERY & ELECTRIC CO., LTD. TEL: (04)23581130 FAX: (04)23581140 廠址: 台中市南屯區工業 25 路 25 號	版次	修正摘要	日期	圖名 系統單線圖		
	設計課 阮家豪	設計課 謝啓彥	設計課 阮家豪	設計課 劉逸婷		工號 WORKING NO.: 112022201	規劃日期 DATE: 112年06月02日				圖號 DWG. NO.: LA02
用途 達佛羅股份有限公司 中部科學工業園區廠辦新建工程	保留圖		單位 DM: 釐米 (mm)		案號 DRAWING NO.:	比例 SCALE: 1:20				張數 SHEET NO.: /	