
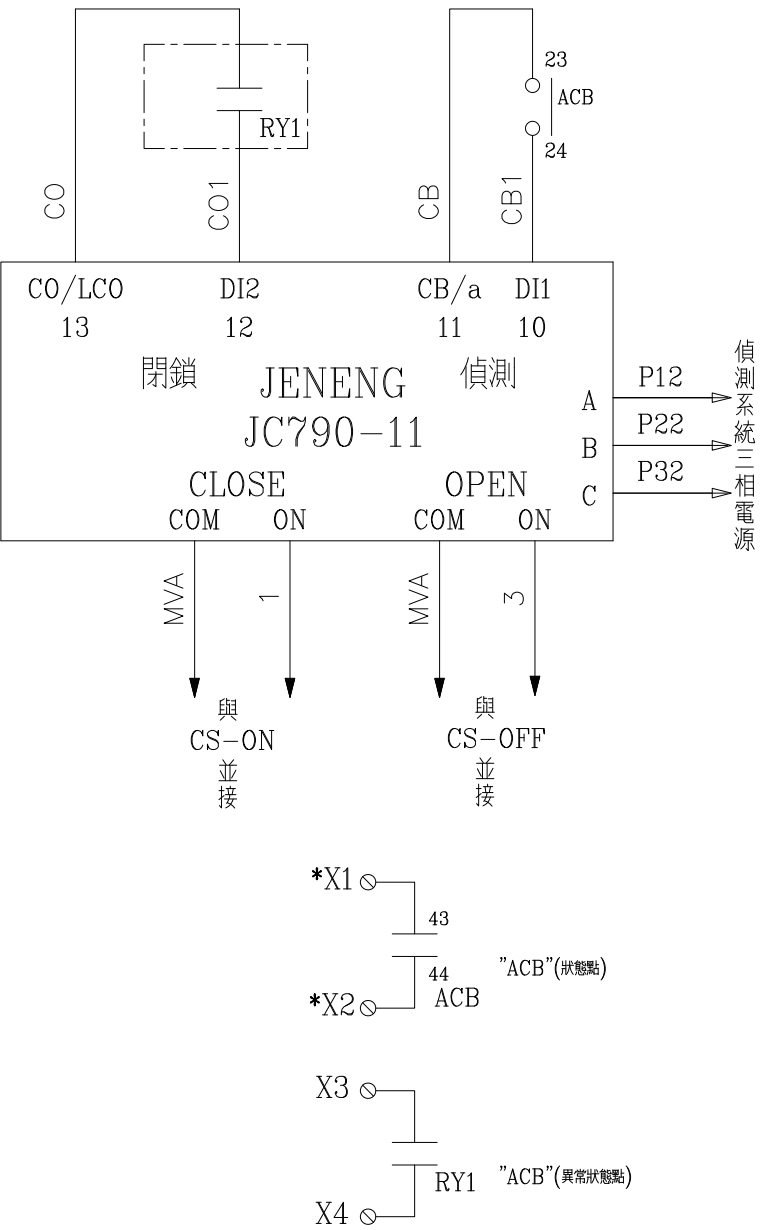
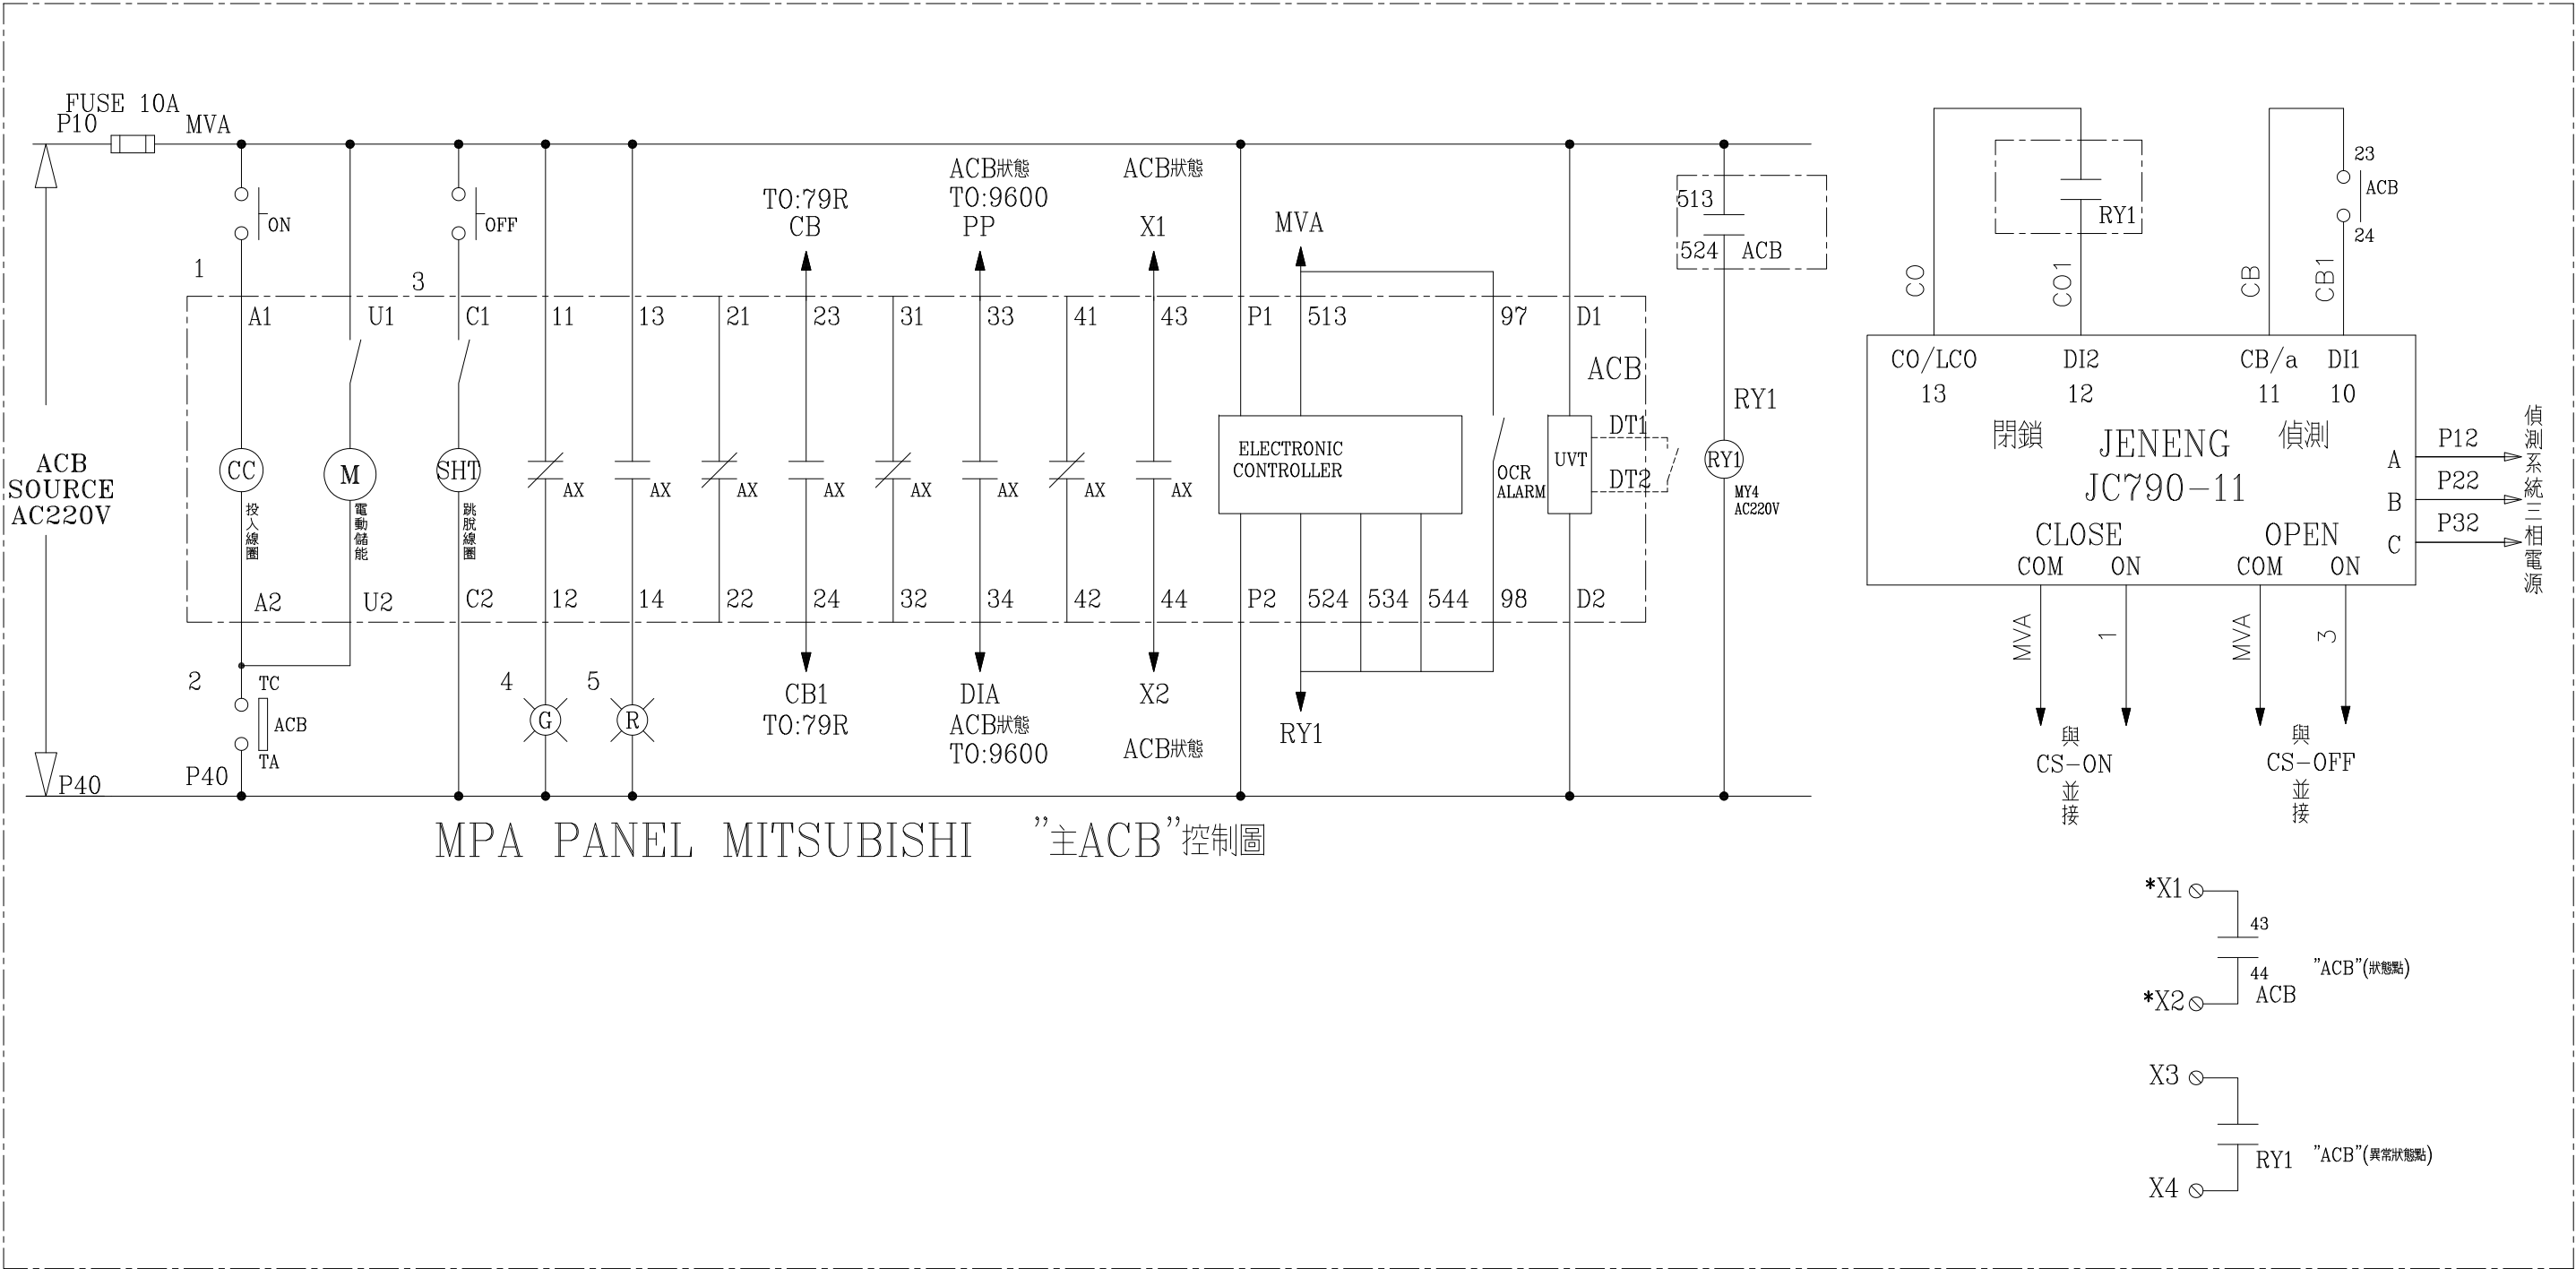



客 戶 CUSTOMER: 科源機電工程股份有限公司		核 准 APPROVED BY:	審 核 CHECKED BY:	設 計 DESIGNED BY:	繪 圖 DRAWER:	<div>建華機電股份有限公司</div> <div>CHAN HUA MACHINERY &amp; ELECTRIC CO.,LTD.</div> <div>TEL:(04)23581130 FAX:(04)23581140</div> <div>廠址:台中市南屯區工業 25 路 25 號</div>	版次 REV	修 正 摘 要 SUMMARY	日期 DATE	圖 名 TITLE: 系統複線圖		
用 途 USER: 大揚科技一期  新建廠辦之機電消防工程	<div>設計課</div> <div>洪志勇</div>	<div>設計課</div> <div>阮家豪</div>	<div>設計課</div> <div>陳信璋</div>	<div>設計課</div> <div>陳信璋</div>	工 號 WORKING NO.: 112041901		規劃日期 DATE: 112年04月22日				圖 號 DWG. NO.: HB03	版次 REV: A
	<input type="checkbox"/> 保留圖		單 位 DM: 釐米 (mm)		案 號 DRAWING NO.:		比 例 SCALE: 1:30			張 數 SHEET NO.: /		



客 戶 CUSTOMER: 科源機電工程股份有限公司		核 准 APPROVED BY:	審 核 CHECKED BY:	設 計 DESIGNED BY:	繪 圖 DRAWER:	 <div>建華機電股份有限公司 CHAN HUA MACHINERY &amp; ELECTRIC CO.,LTD. TEL:(04)23581130 FAX:(04)23581140 廠址:台中市南屯區工業 25 路 25 號</div>	版次 REV	修 正 摘 要 SUMMARY	日期 DATE	圖 名 TITLE: 系統控制圖		
用 途 USER: 大揚科技一期  新建廠辦之機電消防工程		設計課 洪志勇	設計課 阮家豪	設計課 陳信璋	設計課 陳信璋		工 號 WORKING NO.: 112041901	規劃日期 DATE: 112年04月22日			圖 號 DWG. NO.: HC02	版次 REV: A
		<input type="checkbox"/> 保留圖		單 位 DM: 釐米 (mm)			案 號 DRAWING NO.:				比 例 SCALE: 1:30	張 數 SHEET NO.: /



客 戶 CUSTOMER: 科源機電工程股份有限公司		核 准 APPROVED BY:	審 核 CHECKED BY:	設 計 DESIGNED BY:	繪 圖 DRAWER:	 <b>建華機電股份有限公司</b> CHAN-HUA TEL: (04)23581130 FAX: (04)23581140 廠址: 台中市南屯區工業 25 路 25 號	版次 REV	修 正 摘 要 SUMMARY	日期 DATE	圖 名 TITLE: 系統控制圖		
用 途 USER: 大揚科技一期  新建廠辦之機電消防工程							工 號 WORKING NO.: 112041901	規劃日期 DATE: 112年04月22日			圖 號 DWG. NO.: HC03	版次 REV: A
		<input type="checkbox"/> 保留圖			單 位 DM: 釐米 (mm)		案 號 DRAWING NO.:	比 例 SCALE: 1:30			張 數 SHEET NO.: /	