


CKT NO.	1	2	3	4	5	6	7	8	9	10	11	12	13	14	TOTAL
CAPACITY(VA)	1428	1122	1428	392	500	500	700	1500	1000	500	500	500			10070
CURRENT(A)	6.5	5.1	6.5	1.8	2.3	2.3	3.2	6.8	4.5	2.3	2.3	2.3			16.5
LOAD(VA)	R	1428		392			700			500					3020
	S		1122		500			1500			500				3622
	T			1428		500			1000			500			3428
LOAD NAME	高天井燈 102W-1x14	高天井燈 102W-1x11	高天井燈 102W-1x14	日光燈 49W-1x8	樓梯燈 0.5KVA	樓梯燈 0.5KVA	戶外燈 70W-1x10	飲水機專插 1.5KVA	自動門 0.5HPx2	自動門 0.5HP	機坑排水泵 0.5HP	機坑排水泵 0.5HP	SPARE	SPARE	L:6.07KVA P:2.5HP H:1.5KW

客戶 CUSTOMER:	科源機電工程有限公司	核准 APPROVED BY:	審核 CHECKED BY:	設計 DESIGNED BY:	繪圖 DRAWER:	 華華機電股份有限公司 CHAN HUA MACHINERY & ELECTRIC CO. LTD. TEL: (04) 23581130 FAX: (04) 23581140 廠址: 台中市南屯區工業 25 路 25 號	版次 REV	修正摘要 SUMMARY	日期 DATE	圖名 TITLE: (1F)系統單線圖	
		設計課 阮家豪	設計課 阮家豪	設計課 張逸凡	設計課 黃竣清					圖號 DWG. NO.: A11	版次 REV: A
用途 USER:	大揚科技三期 新建廠辦之機電消防工程	<input type="checkbox"/> 保留圖		單位 DW: 釐米 (mm)		工號 WORKING NO.: 112041911	規劃日期 DATE: 112年10月11日			張數 SHEET NO.: /	
						案號 DRAWING NO.:	比例 SCALE: 1:20				

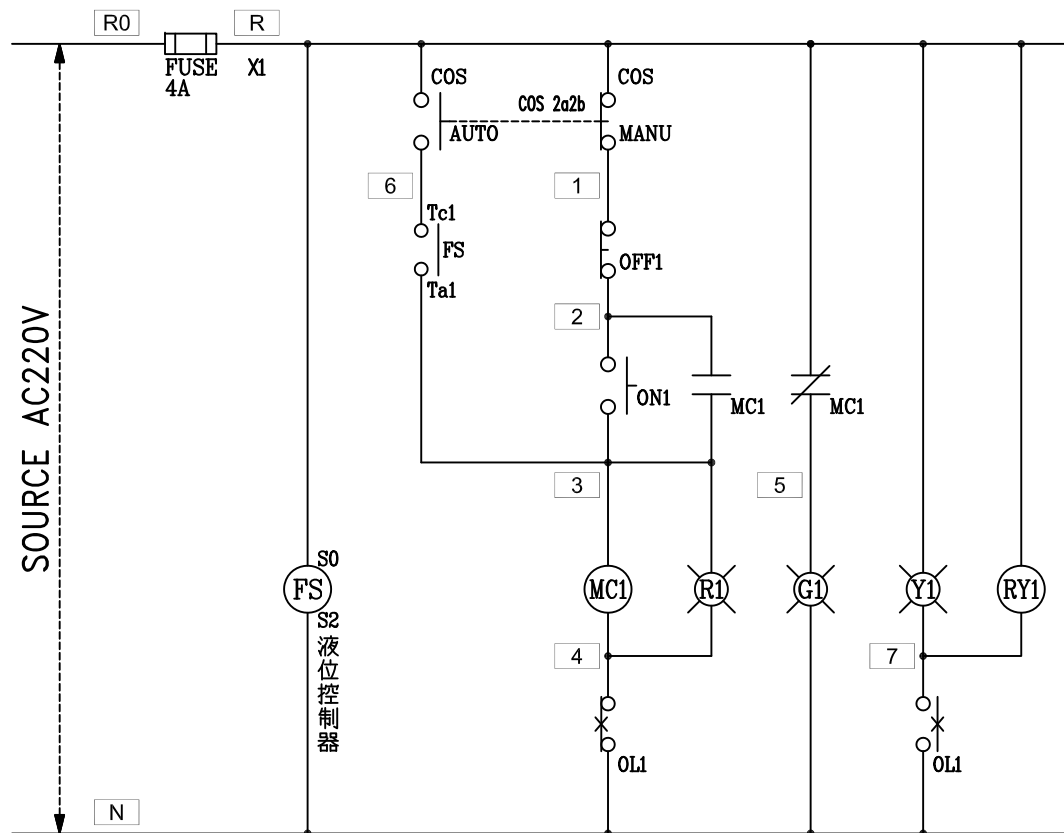

過門端子




TB	R
TB	N
TB	2
TB	3
TB	4
TB	5
TB	6
TB	7
TB	

浮球外接端子

TB	E1
TB	E2
TB	E3
TB	E4
TB	E5
TB	

監控端子

TB	X1
TB	X2
TB	X3
TB	X4
TB	LC
TB	LH
TB	LL
TB	HX1
TB	HX2

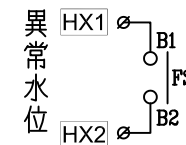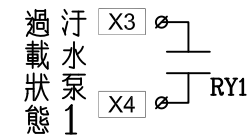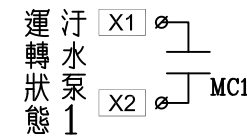


T0 監控


盤內線號重複時,請於線號前加分組別如A組B.C....E.F.....

盤名	迴路	編號
1LA	15	A
1LB	11,12	A,B

液位控制器 61F-G3
浮球外接端子

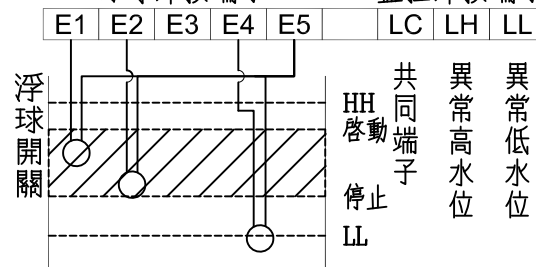

監控外接端子

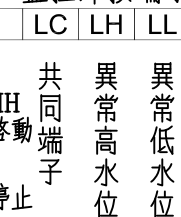

客戶 CUSTOMER:	科源機電工程有限公司	核准 APPROVED BY:	審核 CHECKED BY:	設計 DESIGNED BY:	繪圖 DRAWER:	CH 華華機電股份有限公司 CHAN HUA MACHINERY & ELECTRIC CO. LTD. TEL: (04) 23581130 FAX: (04) 23581140 廠址: 台中市南屯區工業 25 路 25 號	版次 REV	修正摘要 SUMMARY	日期 DATE	圖名 TITLE:	系統控制圖
用途 USER:	大揚科技三期 新建廠辦之機電消防工程	設計課 阮家豪	設計課 阮家豪	設計課 張逸凡	設計課 黃竣清	工號 WORKING NO.: 112041911	規劃日期 DATE: 112年10月11日			圖號 DWG. NO.: C01	版次 REV: A
		□ 保留圖		單位 DW: 釐米 (mm)		案號 DRAWING NO.:	比例 SCALE: 1:20			張數 SHEET NO.: /	