

CKT NO.	1	2	3	4	5	6	7	TOTAL
CAPACITY(VA)	20000	300000	200000					520000
CURRENT(A)	30.4	454.5	303.0					787.9
LOAD(VA)	R	6666	100000	66666				173332
	S	6667	100000	66667				173334
	T	6667	100000	66667				173334
LOAD NAME	天車 20HP	1PB1-1	1PB1-2		SPARE	SPARE	SPARE	P:220HP H:300KW

客戶: 科源機電工程有限公司

用途: 大揚科技三期  
新建廠辦之機電消防工程

核准: 審核: 設計: 繪圖:

設計課: 阮家豪  
設計課: 阮家豪  
設計課: 張逸凡  
設計課: 黃竣清

保留圖: 單位: 釐米 (mm)

CH 建華機電股份有限公司  
CHAN-HUA MACHINERY & ELECTRIC CO. LTD.  
TEL: (04) 23581130 FAX: (04) 23581140  
廠址: 台中市南屯區工業 25 路 25 號

工號: 112041911  
規劃日期: 112年10月11日

案號: 比例: 1:20

版次: 修正摘要

日期: 圖名: (1F)系統單線圖


圖號: A11 版次: A

日期: 圖名: (1F)系統單線圖

圖號: A11 版次: A

張數: /



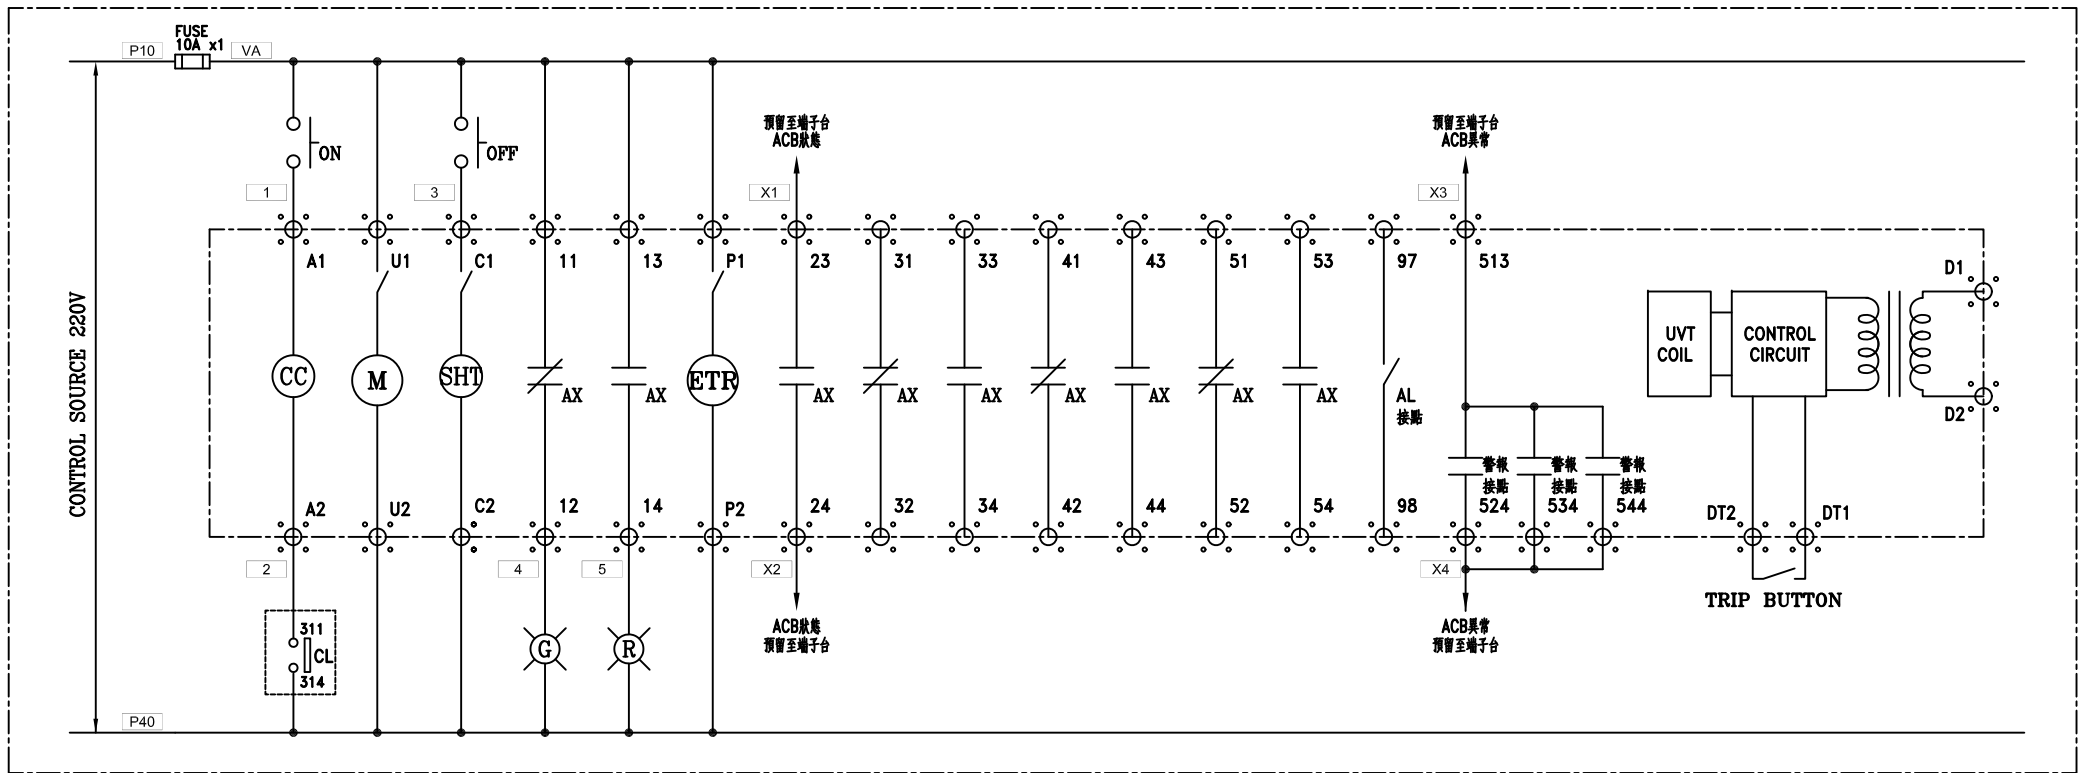

MITSUBISHI ACB

1PB1 PANEL(總開關)控制圖

1PB PANEL(總開關)控制圖

客戶 CUSTOMER:	科源機電工程有限公司	核准 APPROVED BY:	審核 CHECKED BY:	設計 DESIGNED BY:	繪圖 DRAWER:	<b>中華機電股份有限公司</b> CHAN-HUA MACHINERY & ELECTRIC CO. LTD. TEL: (04)23581130 FAX: (04)23581140 廠址: 台中市南屯區工業 25 路 25 號	版次 REV	修正摘要 SUMMARY	日期 DATE	圖名 TITLE:	系統複線圖
用途 USER:	大揚科技三期 新建廠辦之機電消防工程	設計課 阮家豪	設計課 阮家豪	設計課 張逸凡	設計課 黃竣清		工號 WORKING NO.: 112041911	規劃日期 DATE: 112年10月11日			圖號 DWG. NO.: B05
		<input type="checkbox"/> 保留圖		單位 DM: 釐米 (mm)	案號 DRAWING NO.:	比例 SCALE: 1:30				張數 SHEET NO.:	/