

客戶: 科源機電工程股份有限公司
 用途: 大揚科技三期新建廠辦之機電消防工程


核准 APPROVED BY:	審核 CHECKED BY:	設計 DESIGNED BY:	繪圖 DRAWER:
設計課 洪志勇	設計課 阮家豪	設計課 謝啓彥	設計課 謝啓彥
<input type="checkbox"/> 保留圖		單位: mm	釐米 (mm)

CH 華華機電股份有限公司
 CHAN HUA MACHINERY & ELECTRIC CO. LTD.
 TEL: (04)23581130 FAX: (04)23581140
 廠址: 台中市南屯區工業 25 路 25 號

工號: 112041911
 案號: _____
 規劃日期: 112年11月22日
 比例: _____

版次 REV	修正摘要 SUMMARY	日期 DATE

圖名 TITLE:	系統複線圖	
圖號 DWG. NO.:	HB02	版次 REV: A
張數 SHEET NO.:	/	

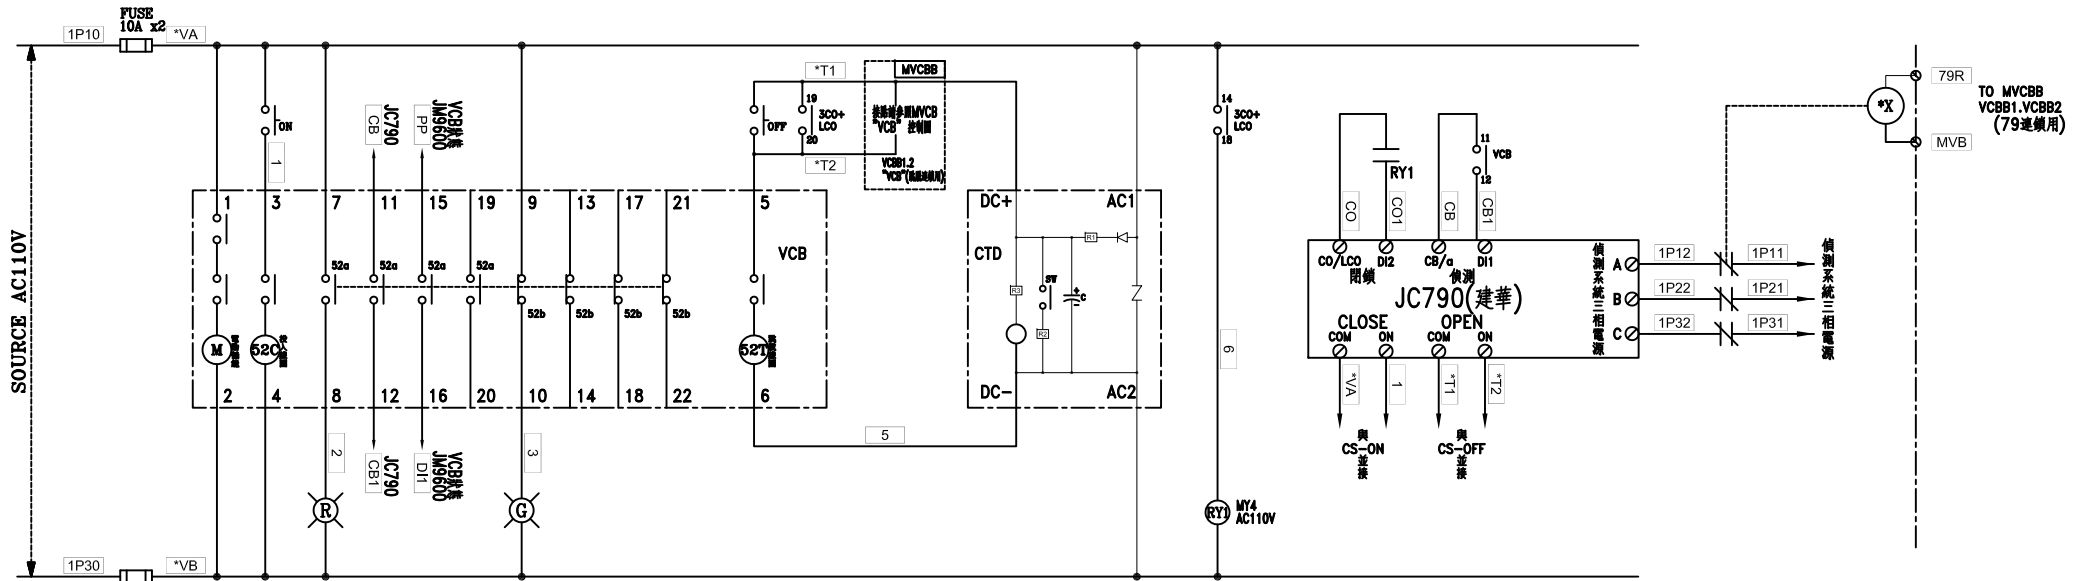

VCBB(1,2) PANEL MITSUBISHI "VCB" 控制圖

VCBB1 PANEL 於線號前"*"填入1

VCBB2 PANEL 於線號前"*"填入2

客戶 CUSTOMER:	科源機電工程股份有限公司			核准 APPROVED BY:	審核 CHECKED BY:	設計 DESIGNED BY:	繪圖 DRAWER:	中華機電股份有限公司 CHAN HUA MACHINERY & ELECTRIC CO. LTD. TEL: (04)23581130 FAX: (04)23581140 廠址: 台中市南屯區工業 25 路 25 號	版次 REV	修正摘要 SUMMARY	日期 DATE	圖名 TITLE:	系統控制圖	
用途 USER:	大揚科技三期新建廠辦之 機電消防工程			<input type="checkbox"/> 保留圖 單位 Dn: 釐米 (mm)	<input type="checkbox"/> 設計課 洪志勇	<input type="checkbox"/> 設計課 阮家豪	<input type="checkbox"/> 設計課 謝啓彥		<input type="checkbox"/> 設計課 謝啓彥	工號 WORKING NO.: 112041911	規劃日期 DATE: 112年11月22日		圖號 DWG. NO.: HC01	版次 REV: A