



FROM MP 3φ3W 220V

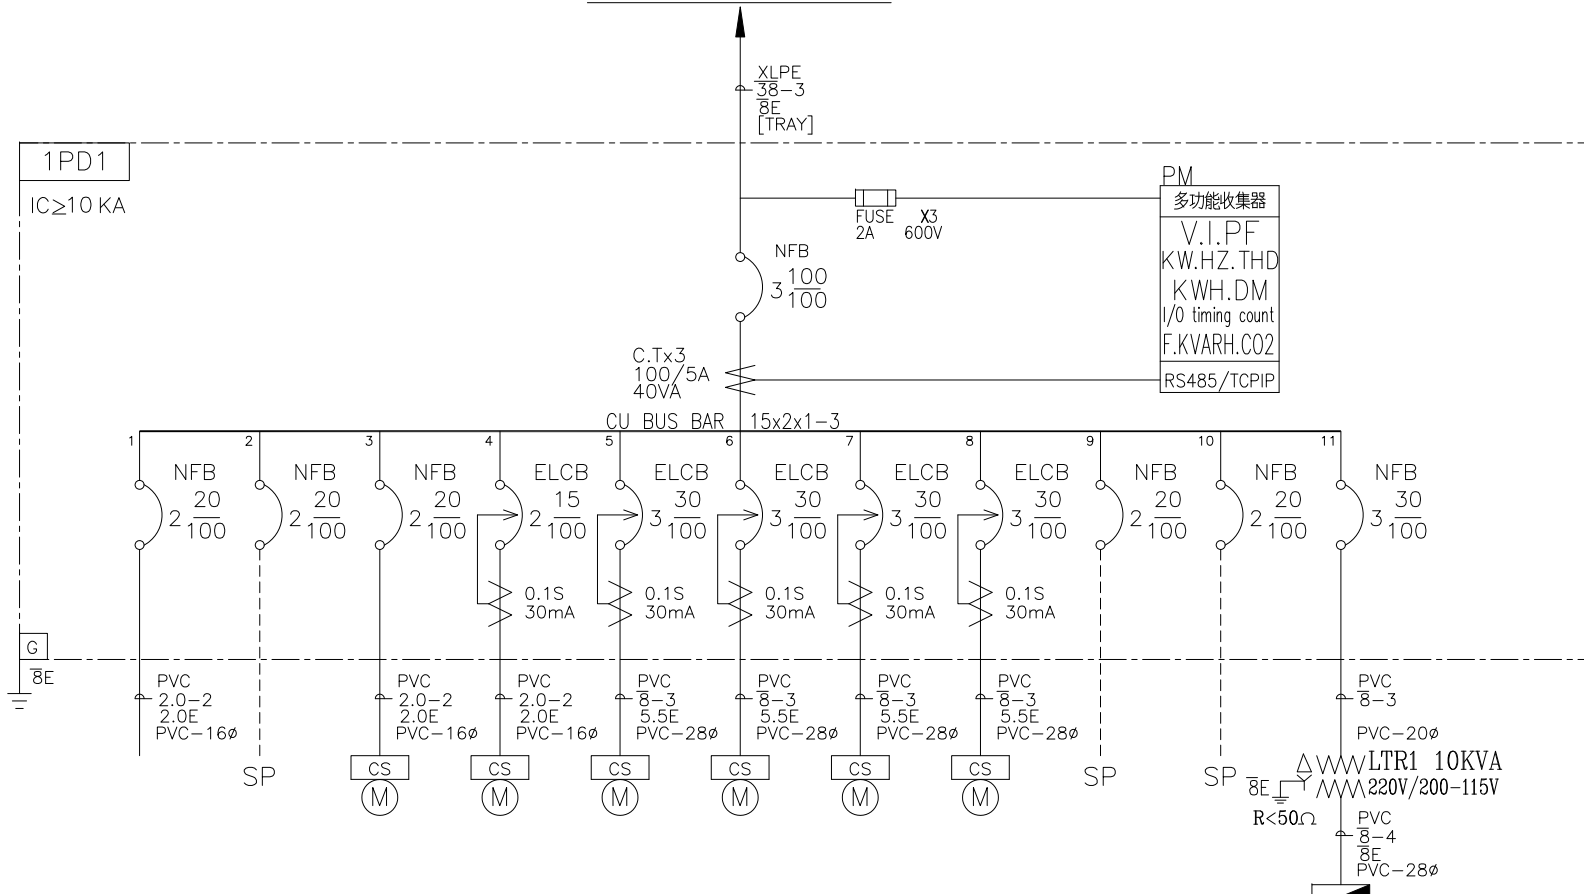

	1	2	3	4	5	6	7	8	9	10	11
L(KVA)	1	0	0	0	0	0	0	0	0	0	10
P(HP)	0	0	1	0.5	3.75	3.75	3.75	3.75	0	0	0
H(KW)	0	0	0	0	0	0	0	0	0	0	0
	照明	SPARE	電動門電源	磨碎型泵 1/2HP	空調主機	空調主機	空調主機	空調主機	SPARE	SPARE	PANEL 1LD1

$27.50KW/1.732/0.22 = 72.17A$

客戶 CUSTOMER:	呈達工程有限公司	核准 APPROVED BY:	審核 CHECKED BY:	設計 DESIGNED BY:	繪圖 DRAWER:	<p>建華機電股份有限公司 CHAN HUA MACHINERY &amp; ELECTRIC CO., LTD. TEL: (04)23581130 FAX: (04)23581140 廠址: 台中市南屯區工業 25 路 25 號</p>	版次 REV	修正摘要 SUMMARY	日期 DATE	圖名 TITLE:	系統單線圖	
用途 USER:	國立中興大學南入口景觀及 雲平樓整建工程	設計課 阮家豪	設計課 阮家豪	設計課 張逸凡	設計課 蔡于伶		工號 WORKING NO.:	112050301	規劃日期 DATE:	112年05月10日	圖號 DWG. NO.:	LA02
		□ 保留圖		單位 DM:	釐米 (mm)		案號 DRAWING NO.:		比例 SCALE:	1:25	版次 REV:	A
										張數 SHEET NO.:	/	

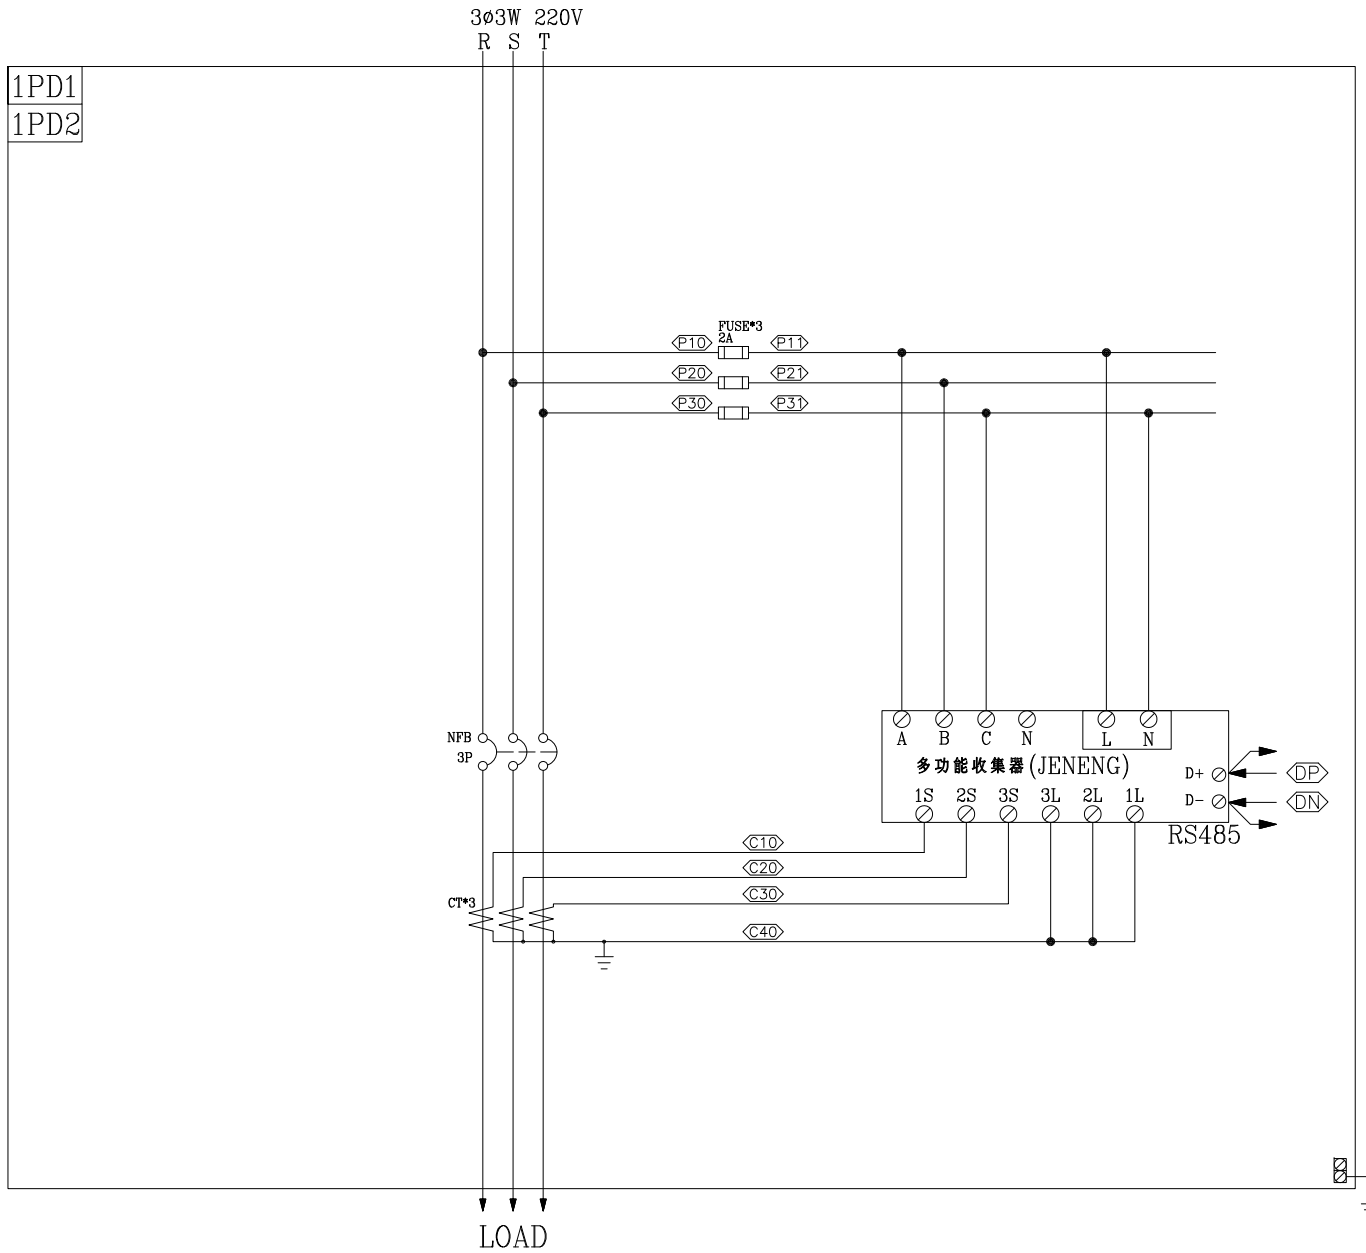

客戶 呈達工程有限公司  
CUSTOMER:

核准 APPROVED BY: 審核 CHECKED BY: 設計 DESIGNED BY: 繪圖 DRAWER:

**CH** 建華機電股份有限公司  
CHAN HUA MACHINERY & ELECTRIC CO., LTD.  
TEL: (04) 23581130 FAX: (04) 23581140  
廠址: 台中市南屯區工業 25 路 25 號

版次 REV: 修正摘要 SUMMARY: 日期 DATE:

圖名 TITLE: 系統複線圖

用途 USER: 國立中興大學南入口景觀及  
雲平樓整建工程

設計課 阮家豪  
設計課 阮家豪  
設計課 張逸凡  
設計課 蔡于伶  
 保留圖 單位 DM: 釐米 (mm)

工號 WORKING NO.: 112050301 規劃日期 DATE: 112年05月10日  
案號 DRAWING NO.: 比例 SCALE: 1:25

圖號 DWG. NO.: LB01 版次 REV: A  
張數 SHEET NO.: /