



R3A02A-U3A02A PANEL  
1φ2W 110V  
PEX8.0x2 G2.0 TRAY

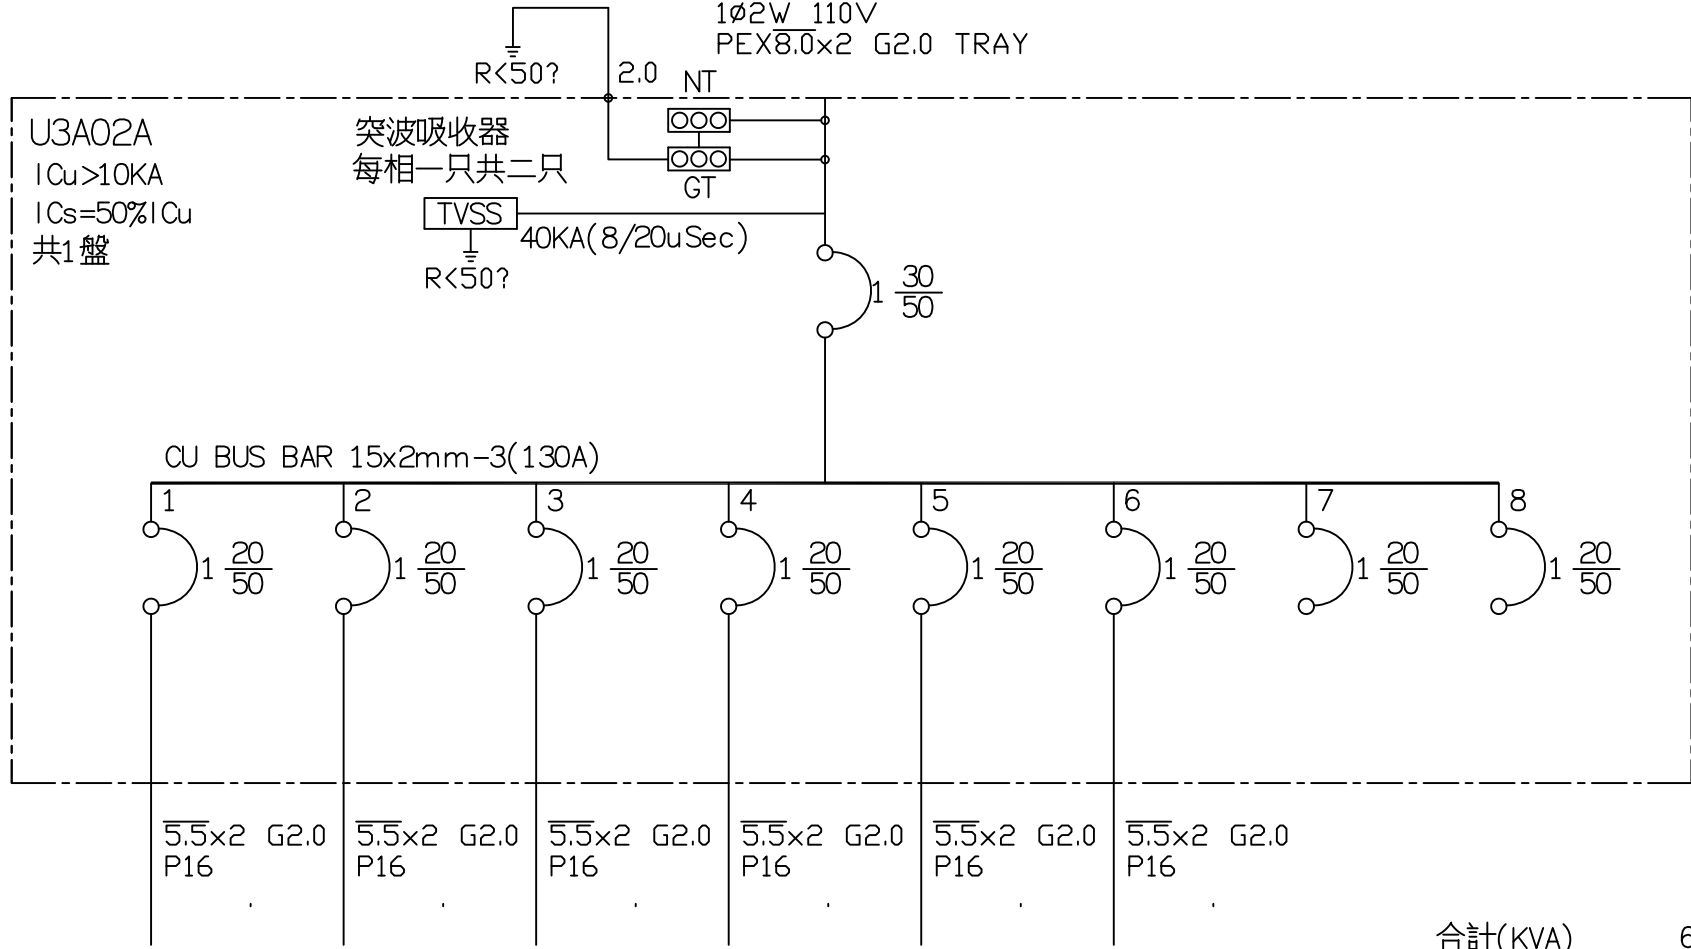

負載	弱電插座 1KVA	弱電插座 1KVA	弱電插座 1KVA	弱電插座 1KVA	弱電插座 1KVA	弱電插座 1KVA	SP	SP	燈: 力: 熱:	6.000 0.000 0.000
AN(KVA)	1.000		1.000		1.000					3.000
BN(KVA)		1.000		1.000		1.000				3.000
CN(KVA)										

客戶 CUSTOMER: 大雅電氣工程股份有限公司  用途 USER: 為升電裝—彰化福興新生段廠辦 新建工程(K棟)	核准 APPROVED BY:	審核 CHECKED BY:	設計 DESIGNED BY:	繪圖 DRAWER:	CHAN-HUA 工號 WORKING NO.: 112052602 案號 DRAWING NO.:	版次 REV	修正摘要 SUMMARY	日期 DATE	圖名 TITLE: (2F)系統單線圖	
	<input type="checkbox"/> 保留圖 單位 DM: 釐米 (mm)	設計課 阮家豪	設計課 阮家豪	設計課 張逸凡		設計課 黃竣清	規劃日期 DATE: 112年07月19日 比例 SCALE: 1:20			

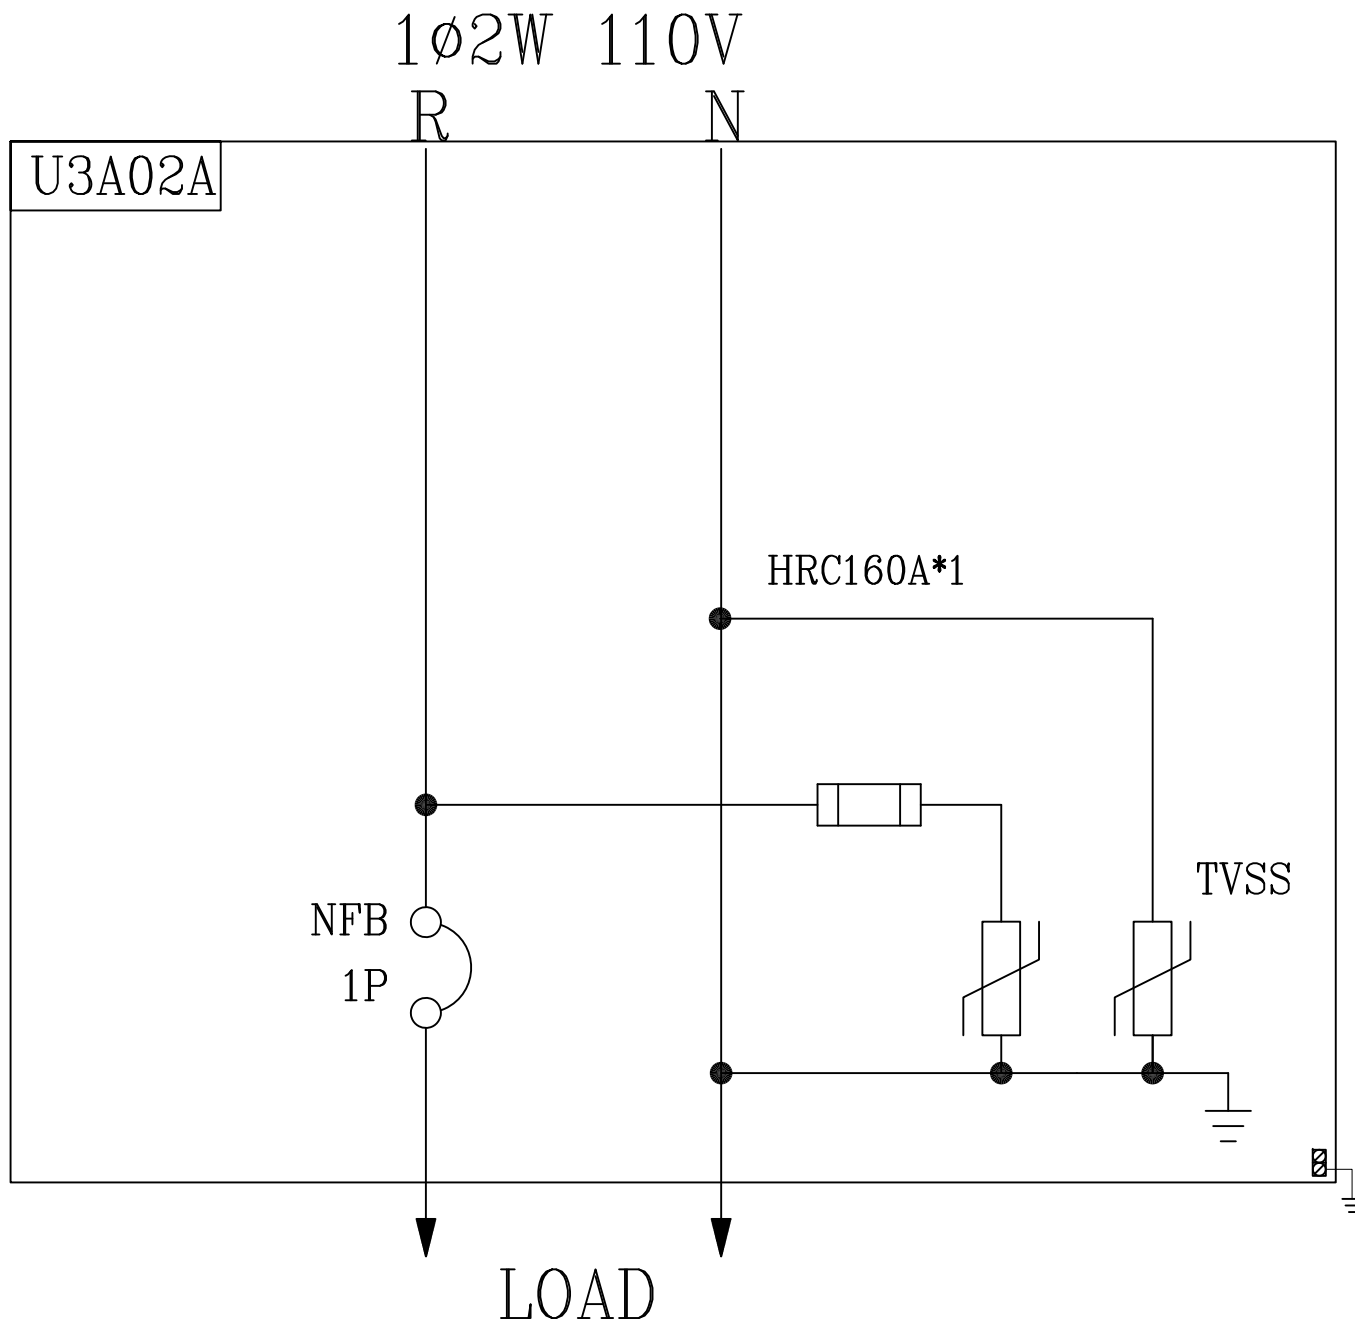

客戶 CUSTOMER: 大雅電氣工程股份有限公司	核准 APPROVED BY:	審核 CHECKED BY:	設計 DESIGNED BY:	繪圖 DRAWER:	華華機電股份有限公司 CHAN HUA MACHINERY & ELECTRIC CO., LTD. TEL: (04)23581130 FAX: (04)23581140 廠址: 台中市南屯區工業 25 路 25 號	版次 REV	修正摘要 SUMMARY	日期 DATE	圖名 TITLE: 系統複線圖	
用途 USER: 為升電裝—彰化福興新生段廠辦 新建工程(K棟)	<input type="checkbox"/> 保留圖	<input type="checkbox"/> 保留圖	<input type="checkbox"/> 保留圖	<input type="checkbox"/> 保留圖	工號 WORKING NO.: 112052602	規劃日期 DATE: 112年7月19日			圖號 DWG. NO.: LB01	版次 REV: A
			單位 DM: 釐米 (mm)	案號 DRAWING NO.:	比例 SCALE: 1:30				張數 SHEET NO.: /	