



SS#1




改善後

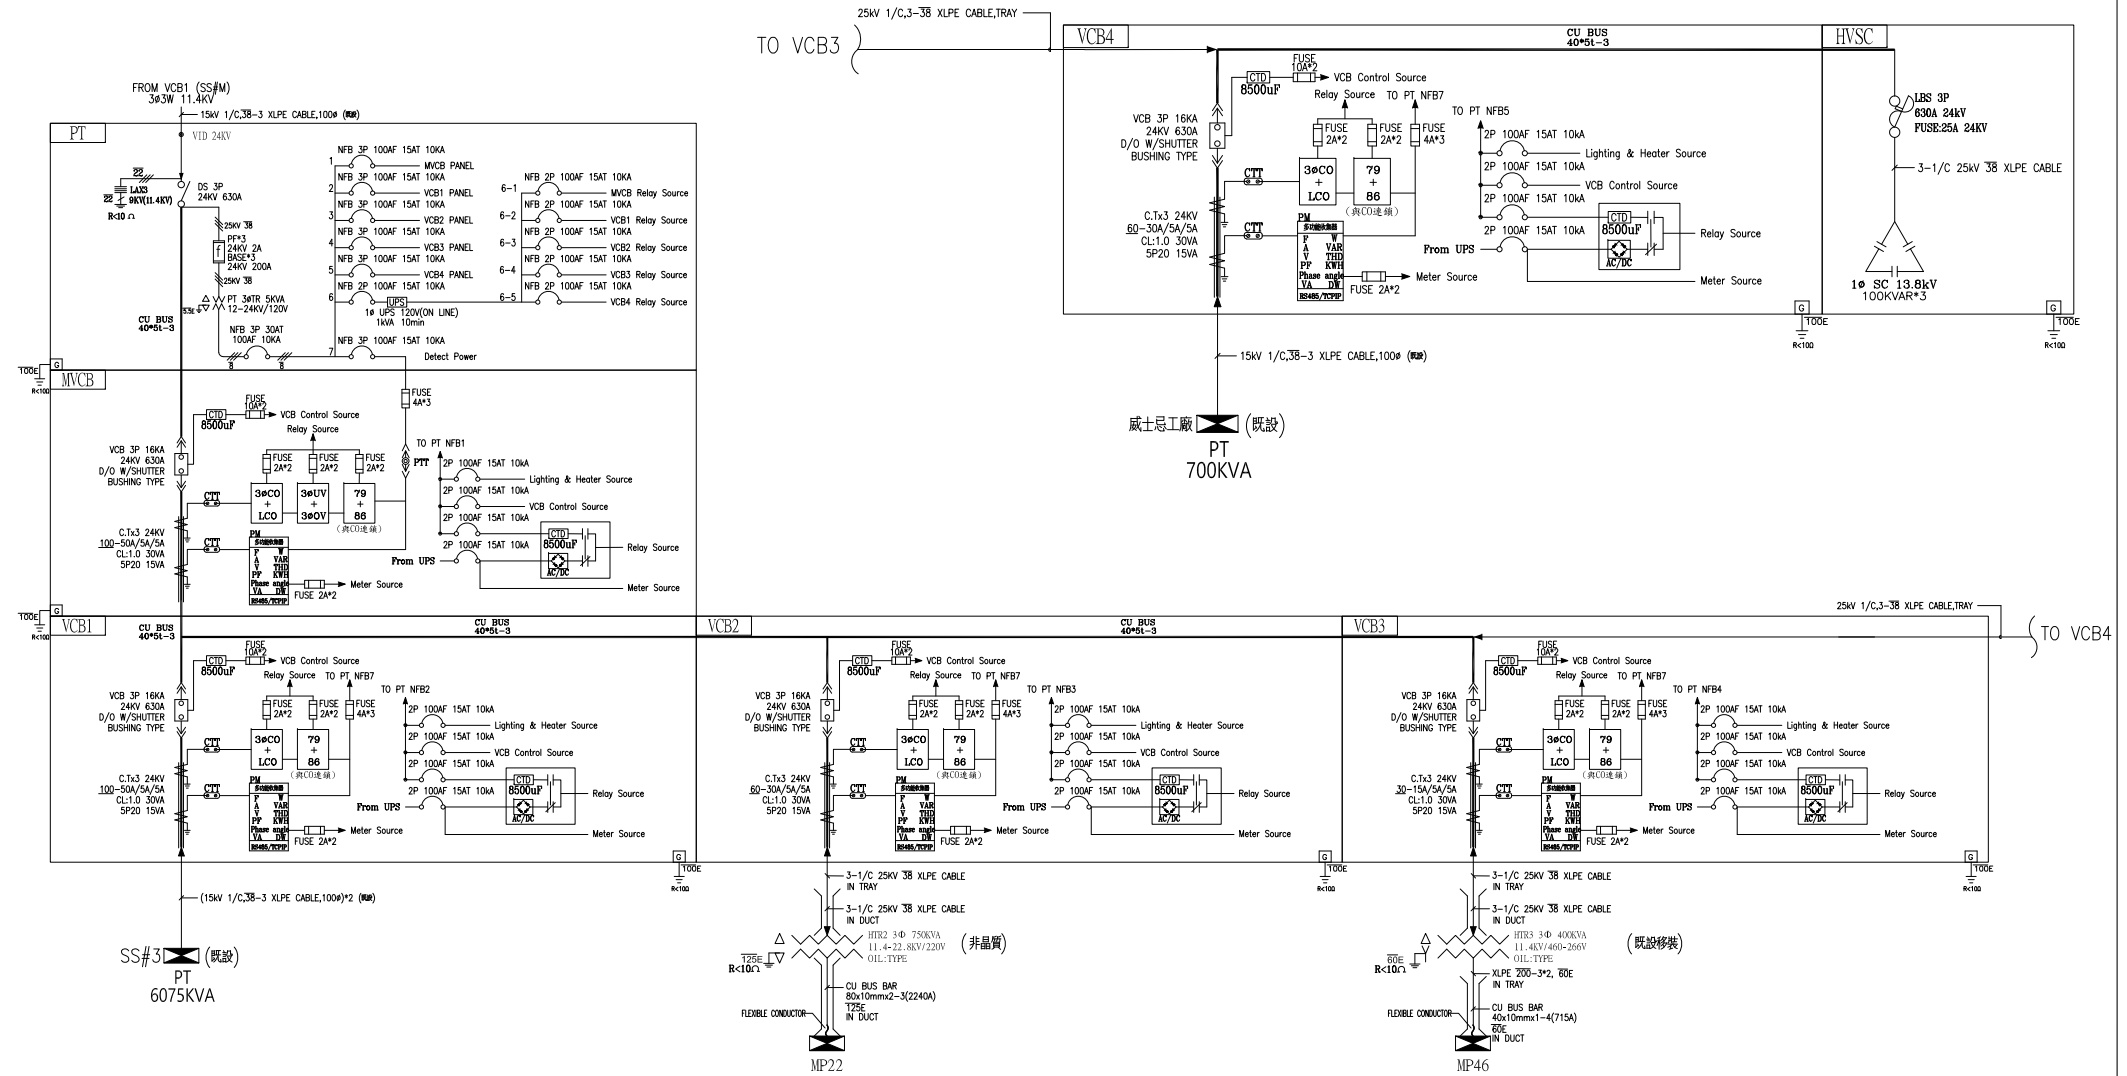

客戶 CUSTOMER:	吉翔電機工程有限公司	核准 APPROVED BY:	審核 CHECKED BY:	設計 DESIGNED BY:	繪圖 DRAWER:	版次 REV	修正摘要 SUMMARY	日期 DATE	圖名 TITLE:	系統單線圖
用途 USER:	南投酒廠受電站及第二配電室新設案	設計課 洪志勇	設計課 謝啓彥	設計課 阮家豪	設計課 阮家豪	工號 WORKING NO.: 112061301	規劃日期 DATE: 112年06月19日		圖號 DWG. NO.: A02	版次 REV: A
		<input type="checkbox"/> 保留圖		單位 DM: 釐米 (mm)		案號 DRAWING NO.:	比例 SCALE: 1:30		張數 SHEET NO.:	/

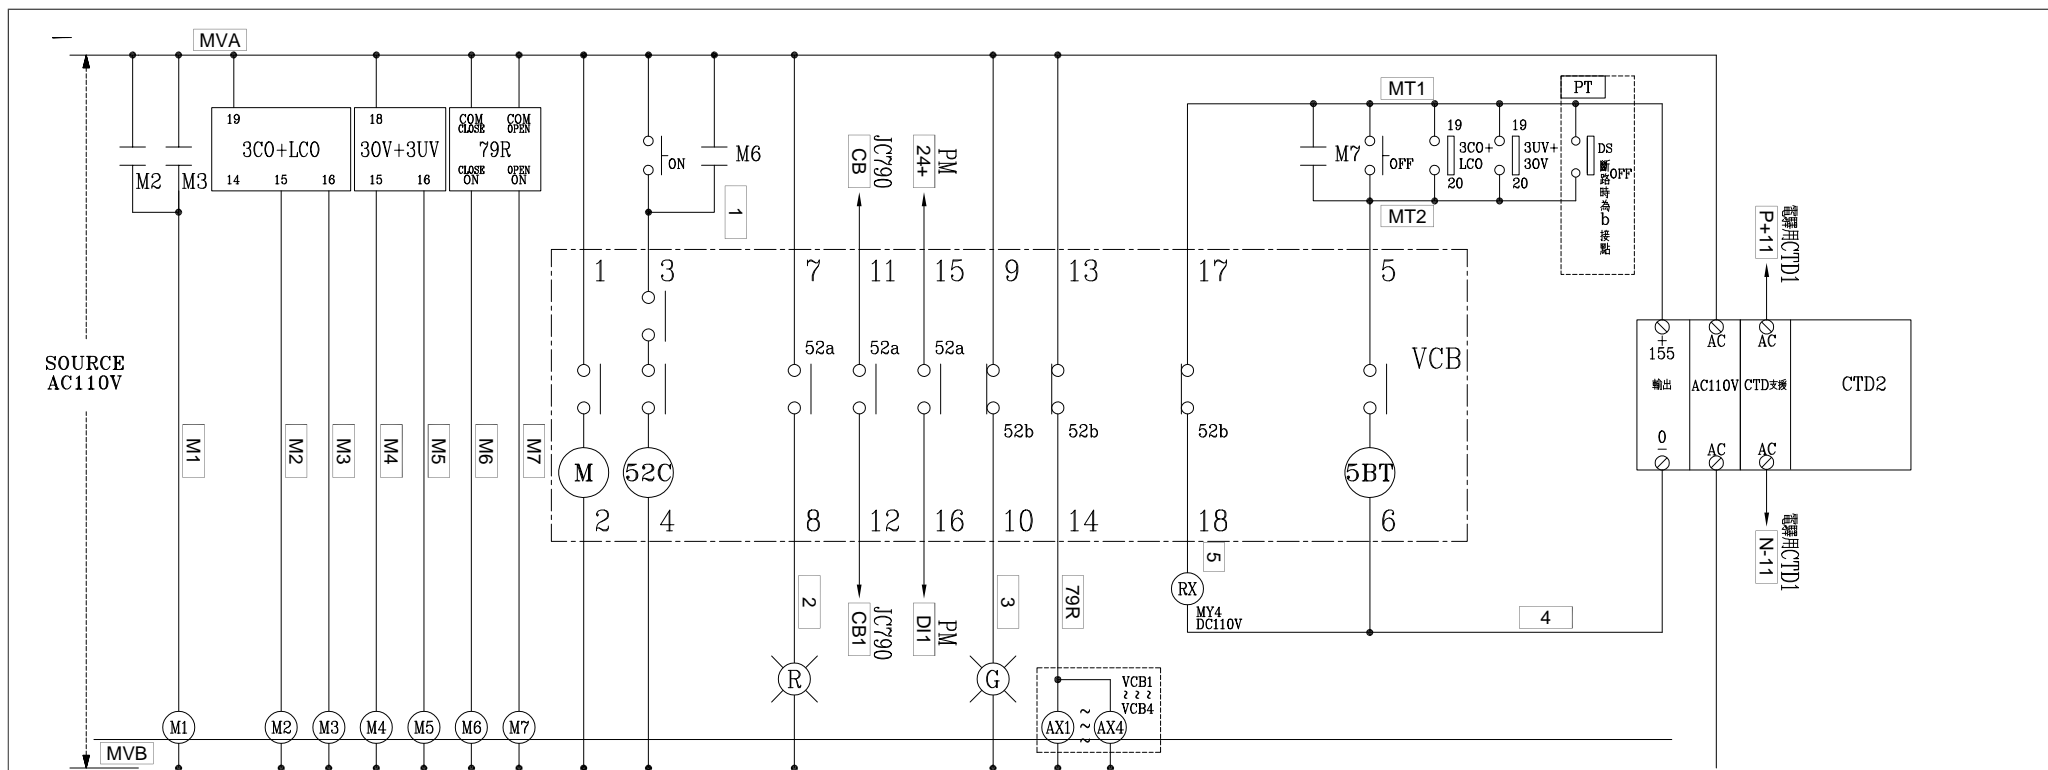

MVCB PANEL MITSUBISHI "VCB" 控制圖

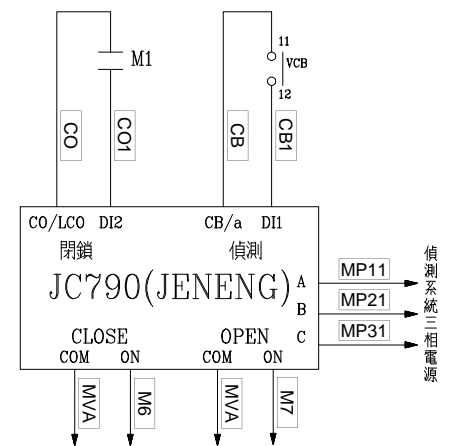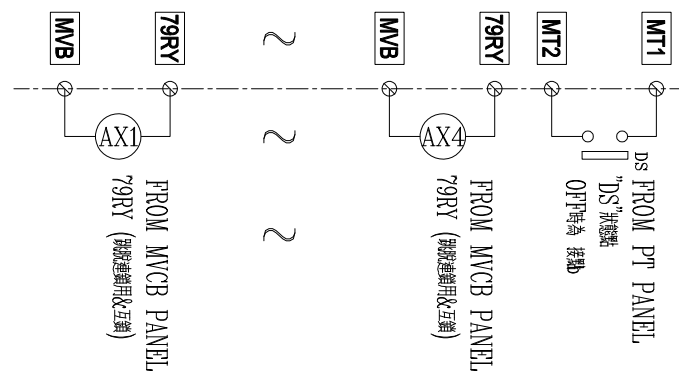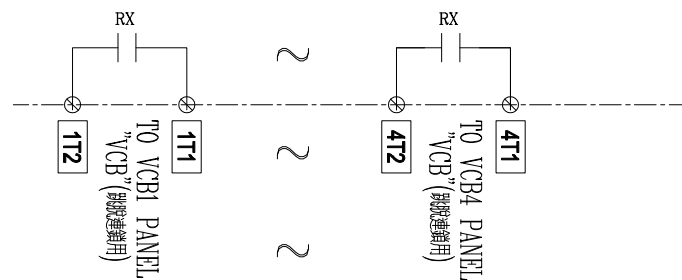

客戶 CUSTOMER: 吉翔電機工程有限公司 用途 USER: 南投酒廠受電站及第二配電室新設案	核准 APPROVED BY: 設計課 洪志勇	審核 CHECKED BY: 設計課 謝啟彥	設計 DESIGNED BY: 設計課 阮家豪	繪圖 DRAWER: 設計課 阮家豪	建華機電股份有限公司 CHAN HUA MACHINERY & ELECTRIC CO. LTD. TEL: (04)23581130 FAX: (04)23581140 廠址: 台中市南屯區工業 25 路 25 號 工號 WORKING NO.: 112061301 案號 DRAWING NO.: 規劃日期 DATE: 112年06月19日 比例 SCALE: 1:30	修正摘要 SUMMARY	日期 DATE 圖名 TITLE: 系統控制圖 圖號 DWG. NO.: SS#1-C01 張數 SHEET NO.: / 版次 REV: A
--	-------------------------------	------------------------------	-------------------------------	--------------------------	--	-----------------	--