


SS#2B

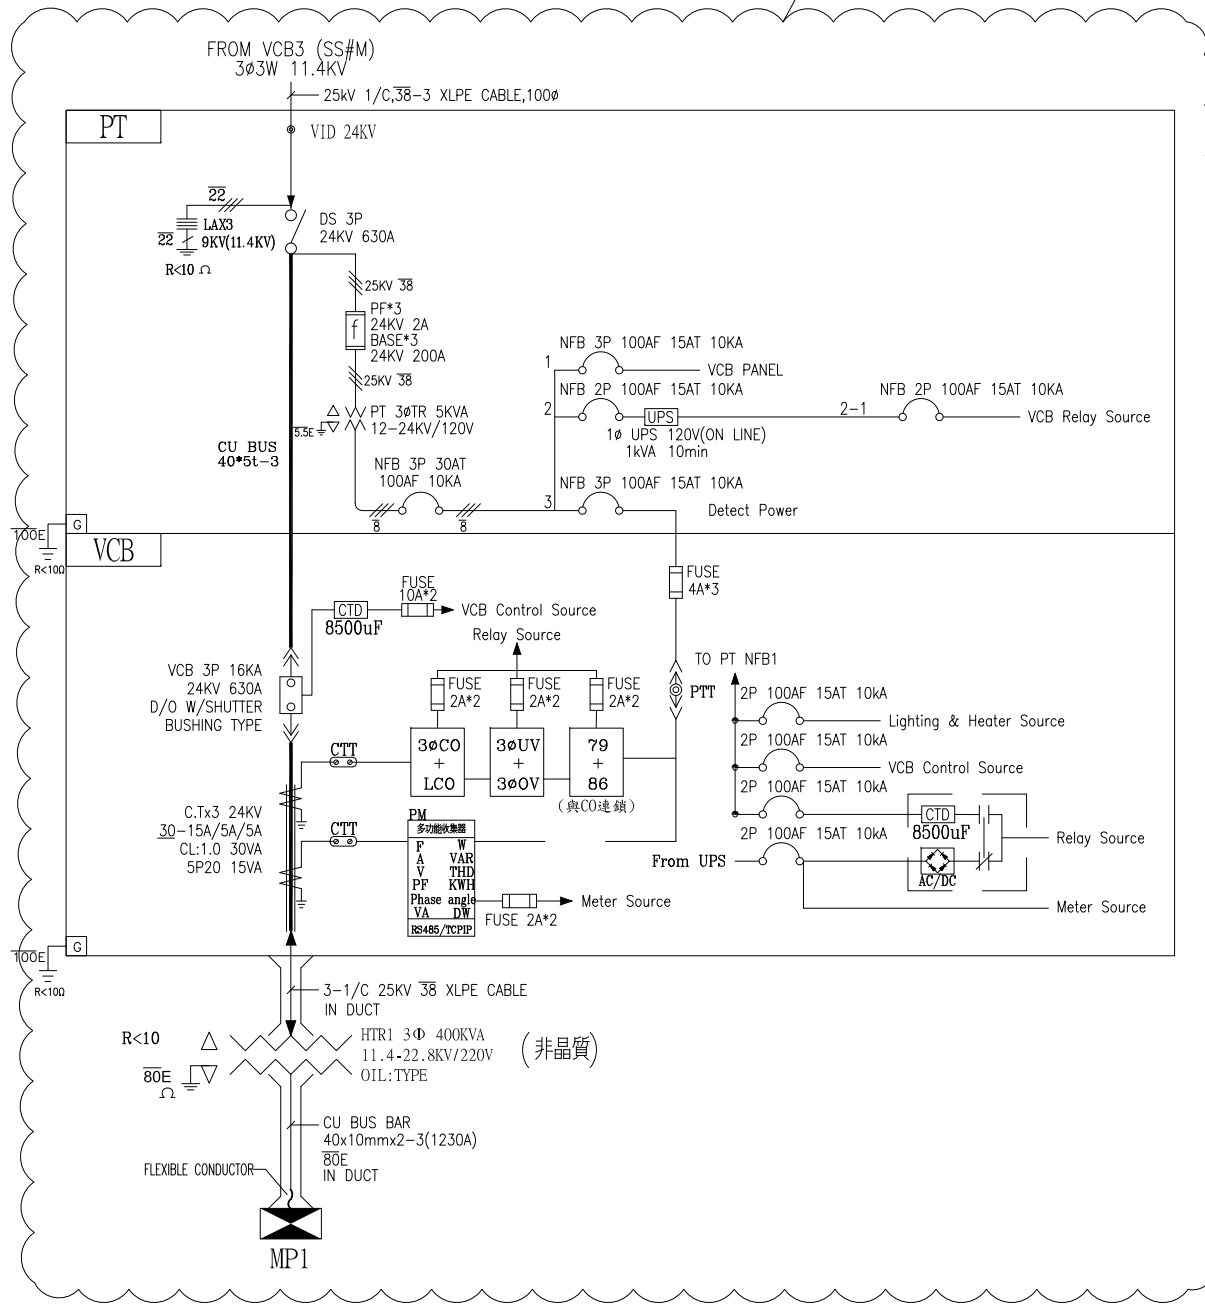

雲朵處屬本期工程

| | | | | | | | | | |
|------------------------------|--------------------|-------------------|--------------------|---------------|---|--------------------------|---------------------|--------------|--------------------|
| 客戶 CUSTOMER: 吉翔電機工程有限公司 | 核准 APPROVED BY: | 審核 CHECKED BY: | 設計 DESIGNED BY: | 繪圖 DRAWER: | 星華機電股份有限公司 CHAN HUA MACHINERY & ELECTRIC CO.,LTD. TEL:(04)23581130 FAX:(04)23581140 廠址:台中市南屯區工業 25 路 25 號 | 版次 REV: | 修正摘要 SUMMARY: | 日期 DATE: | 圖名 TITLE: 系統單線圖 |
| 用途 USER: 南投酒廠受電站及第二配電室新設案 | | | | | 工號 WORKING NO.: 112061301 | 規劃日期 DATE: 112年06月19日 | 圖號 DWG. NO.: A05 | 版次 REV: A | |
| <input type="checkbox"/> 保留圖 | 單位 DM: 釐米 (mm) | | | | 案號 DRAWING NO.: | 比例 SCALE: 1:30 | 張數 SHEET NO.: / | | |

