



SS#M

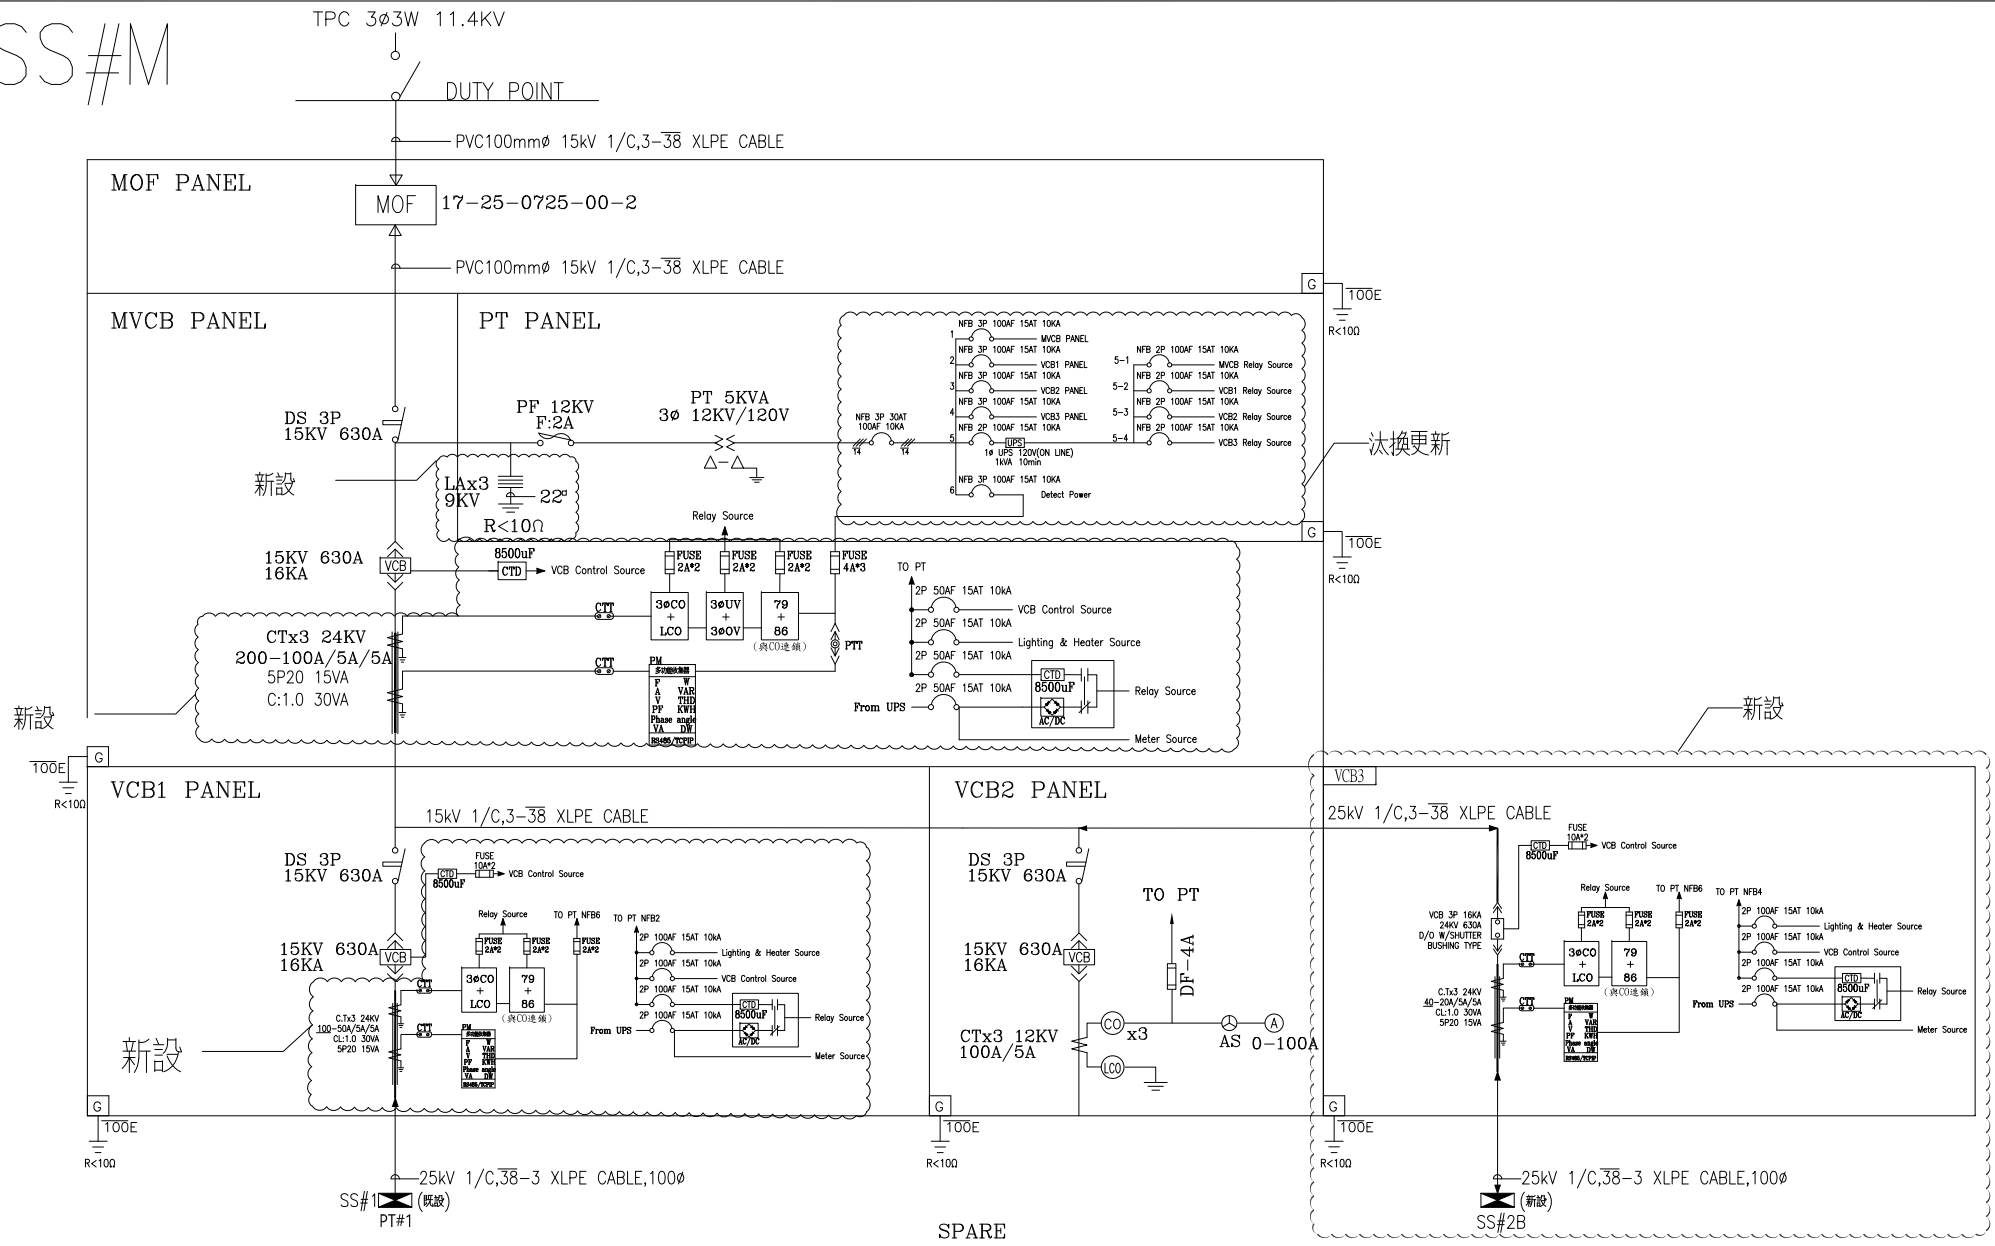


※本圖屬既設, ( )處屬本次工程範圍。

客戶 CUSTOMER:	吉翔電機工程有限公司	核准 APPROVED BY:	審核 CHECKED BY:	設計 DESIGNED BY:	繪圖 DRAWER:	<b>星華機電股份有限公司</b> CHAN HUA MACHINERY & ELECTRIC CO., LTD. TEL: (04)23581130 FAX: (04)23581140 廠址: 台中市南屯區工業 25 路 25 號	版次 REV	修正摘要 SUMMARY	日期 DATE	圖名 TITLE:	系統單線圖	
用途 USER:	南投酒廠受電站及第二配電室新設案	設計課 洪志勇	設計課 謝培彥	設計課 阮家豪	設計課 阮家豪		工號 WORKING NO.: 112061301	規劃日期 DATE: 112年06月19日			圖號 DWG. NO.: A01	版次 REV: A
		□ 保留圖		單位 DM: 釐米 (mm)	案號 DRAWING NO.:	比例 SCALE: 1:30				張數 SHEET NO.:	/	


3ø3W 11.4KV 60HZ

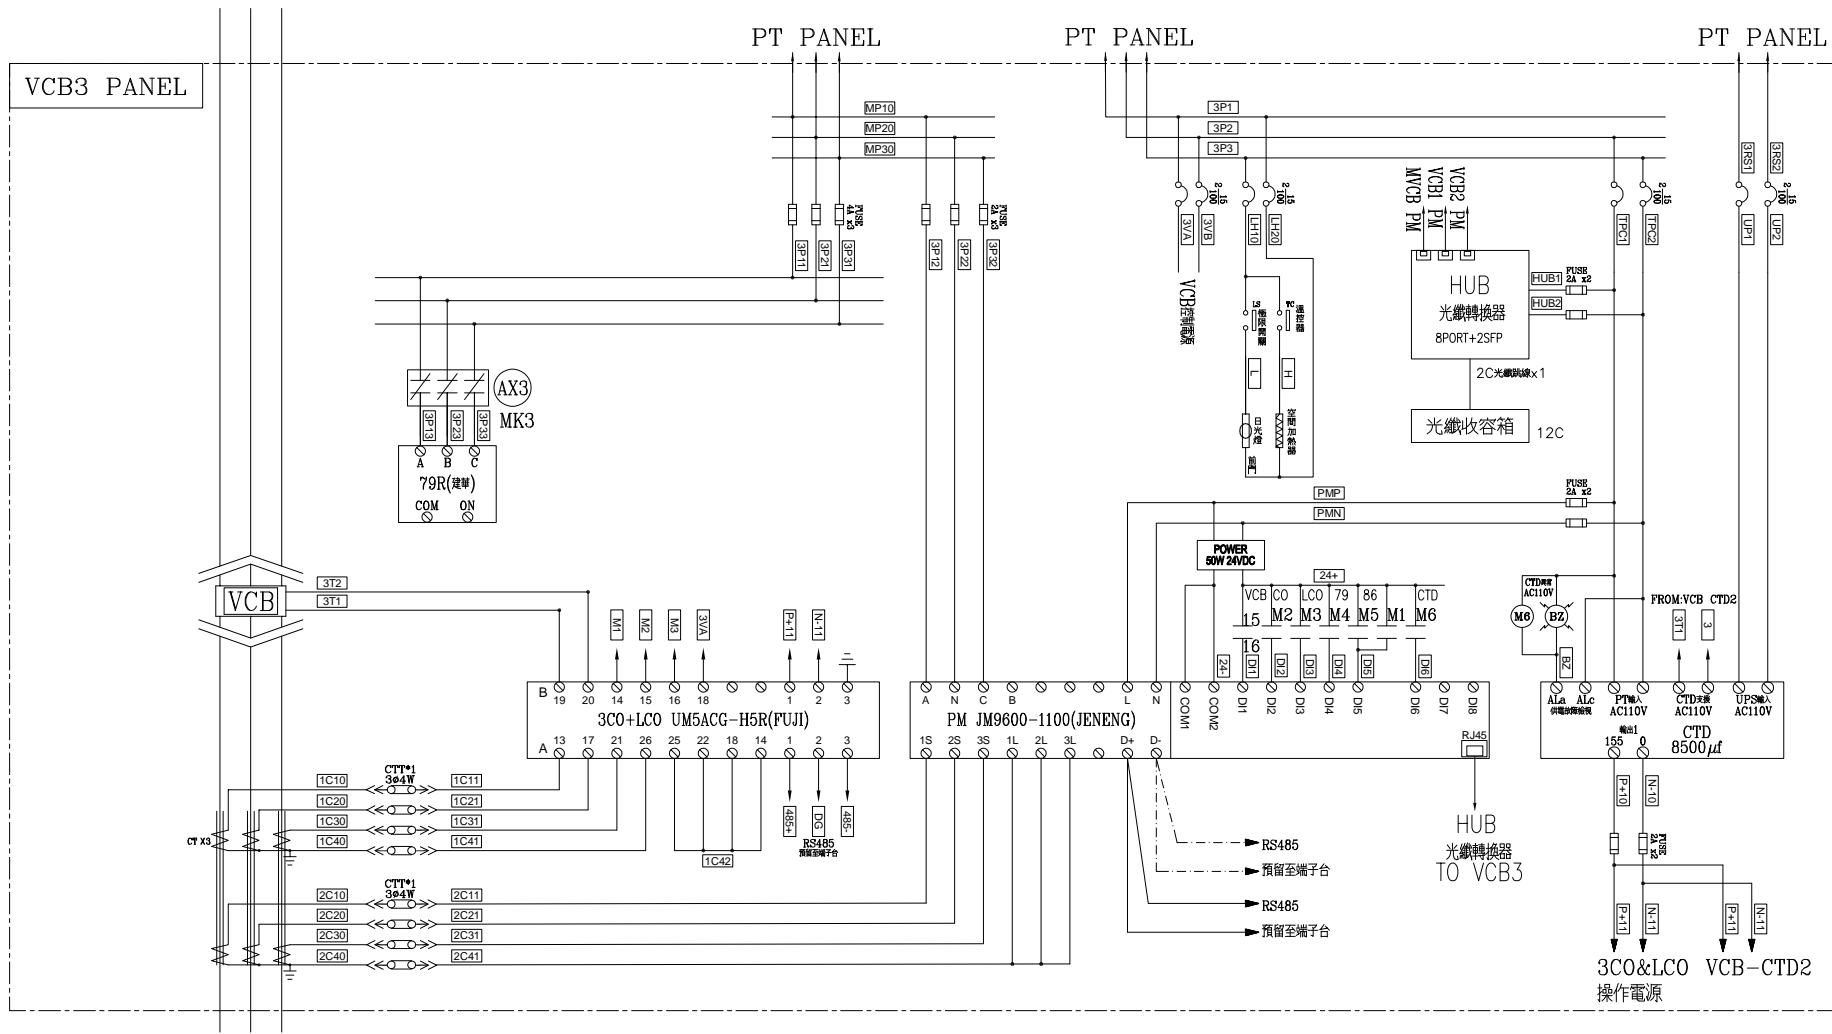



3ø3W 11.4KV 60HZ

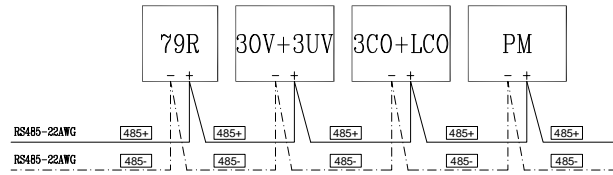

客戶 CUSTOMER: 吉翔電機工程有限公司	核准 APPROVED BY:	審核 CHECKED BY:	設計 DESIGNED BY:	繪圖 DRAWER:	建華機電股份有限公司 CHAN-HUA MACHINERY & ELECTRIC CO. LTD. TEL:(04)23581130 FAX:(04)23581140 廠址:台中市南屯區工業 25 路 25 號	版次 REV	修正摘要 SUMMARY	日期 DATE	圖名 TITLE: 系統複線圖
	用途 USER: 南投酒廠受電站及第二配電室新設案	設計課 洪志勇	設計課 謝啓彥	設計課 阮家豪		設計課 阮家豪	工號 WORKING NO.: 112061301 案號 DRAWING NO.:	規劃日期 DATE: 112年06月19日 比例 SCALE: 1:30	圖號 DWG. NO.: SS#M-B03 張數 SHEET NO.: /

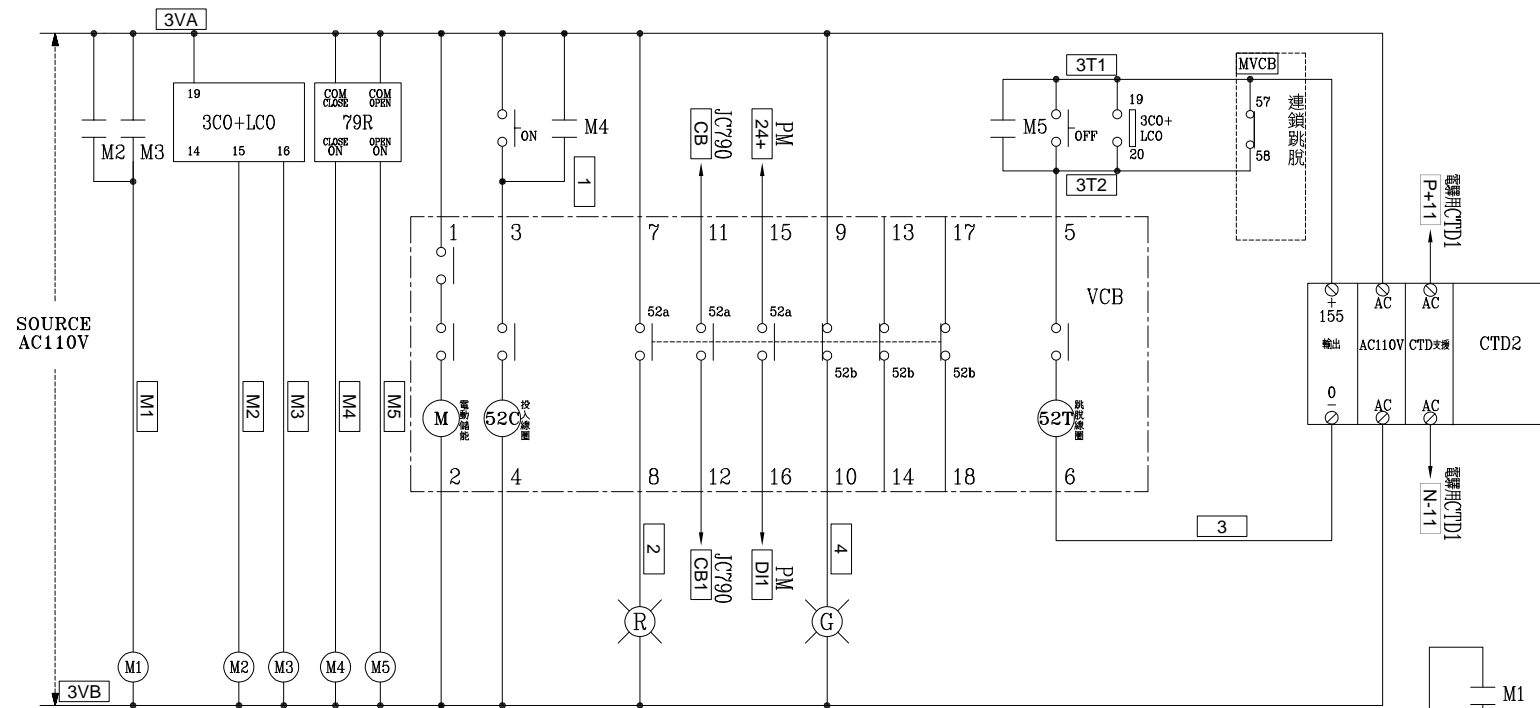

VCB3 PANEL MITSUBISHI "VCB" 控制圖

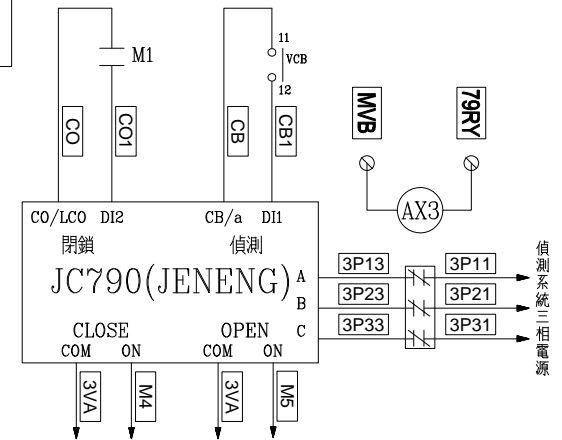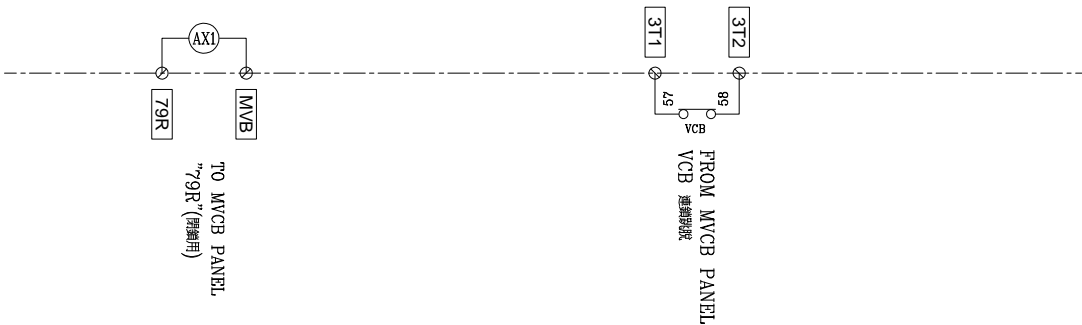

客戶 CUSTOMER: 吉翔電機工程有限公司	核准 APPROVED BY: 設計課 洪志勇	審核 CHECKED BY: 設計課 謝啓彥	設計 DESIGNED BY: 設計課 阮家豪	繪圖 DRAWER: 設計課 阮家豪	<b>建華機電股份有限公司</b> CHAN-HUA TEL:(04)23581130 FAX:(04)23581140 廠址: 台中市南屯區工業 25 路 25 號	版次 REV	修正摘要 SUMMARY	日期 DATE	圖名 TITLE: 系統控制圖
用途 USER: 南投酒廠受電站及第二配電室新設案	<input type="checkbox"/> 保留圖 單位 DM: 釐米 (mm)					工號 WORKING NO.: 112061301	規劃日期 DATE: 112年06月19日	比例 SCALE: 1:30	圖號 DWG. NO.: SS#M-C03
					案號 DRAWING NO.:			張數 SHEET NO.: /	