


JE6000

WMPS PANEL

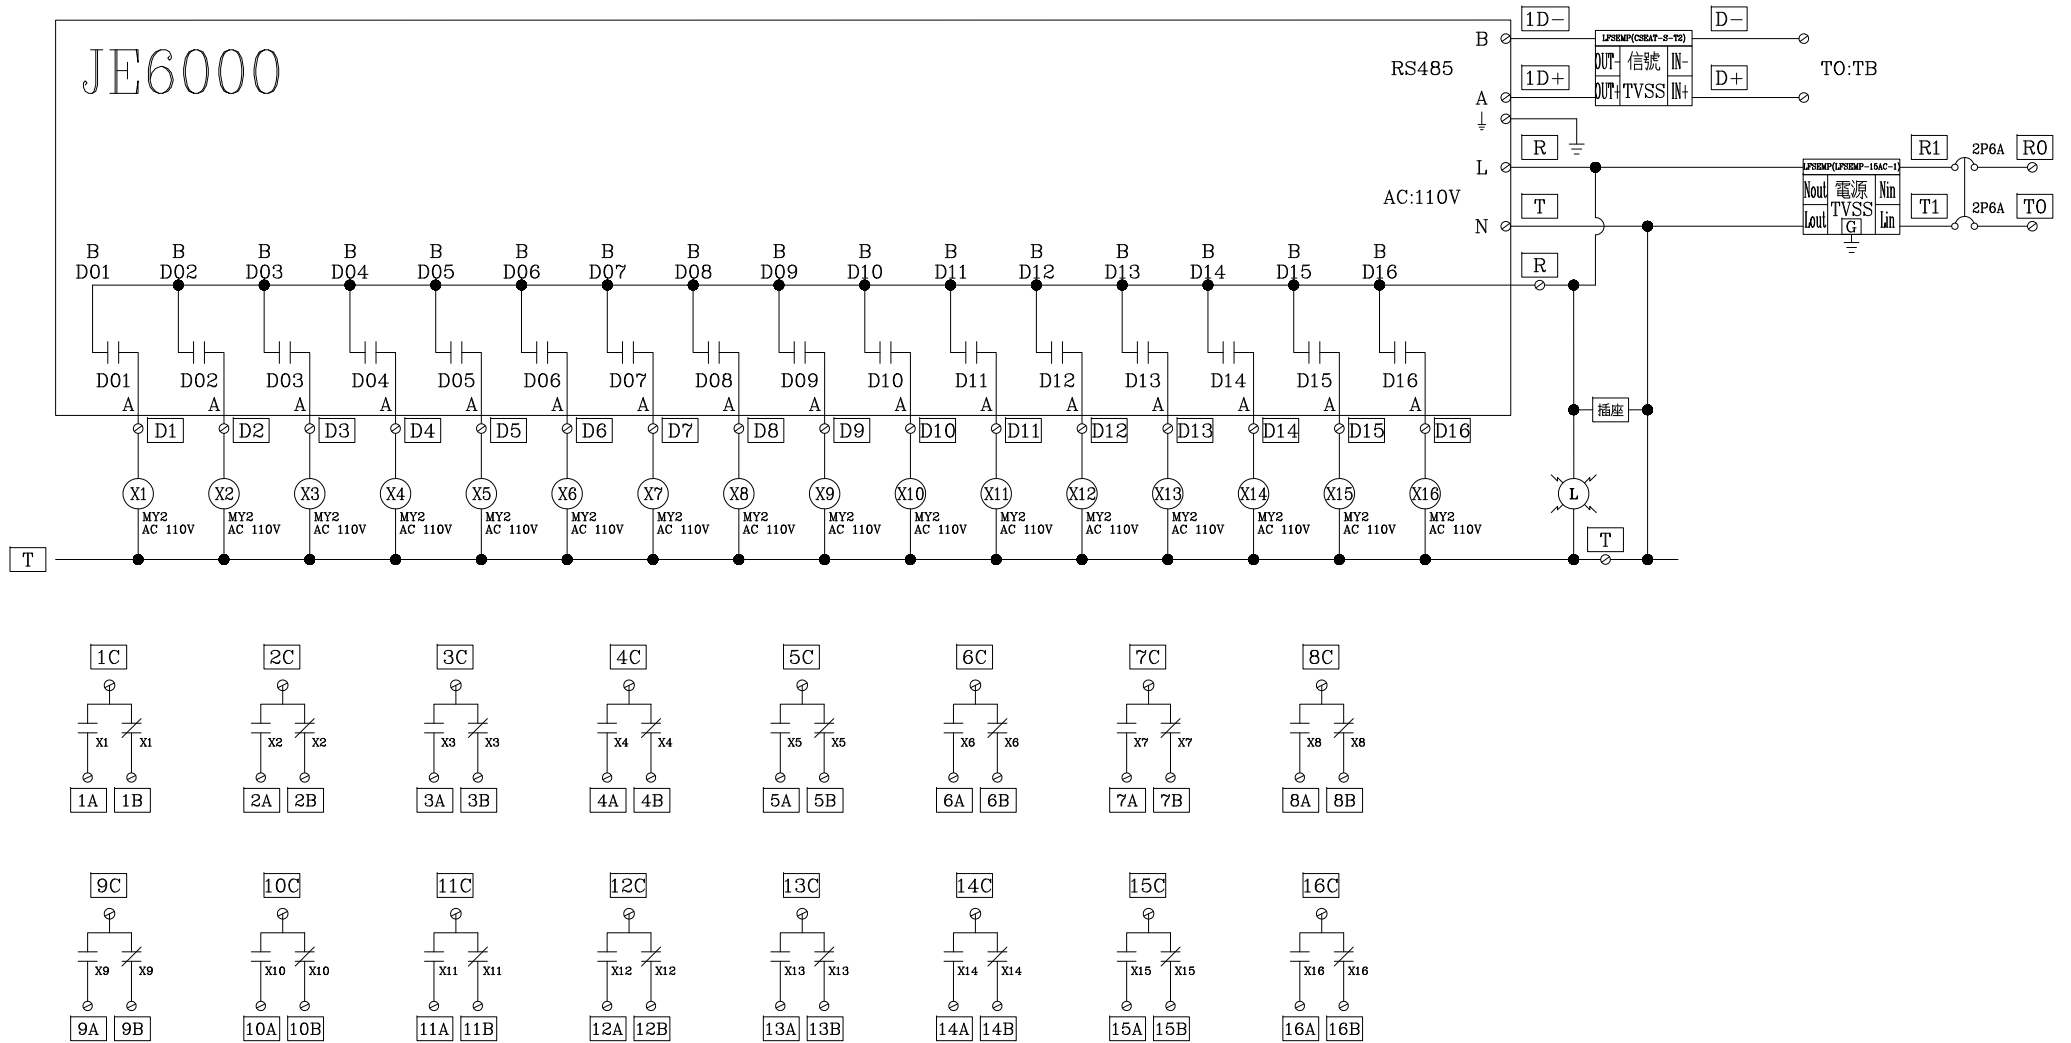

客戶 CUSTOMER: 吉翔電機工程有限公司	核准 APPROVED BY:	審核 CHECKED BY:	設計 DESIGNED BY:	繪圖 DRAWER:	星華機電股份有限公司 CHAN HUA MACHINERY & ELECTRIC CO.,LTD. TEL:(04)23581130 FAX:(04)23581140 廠址:台中市南屯區工業 25 路 25 號	版次 REV	修正摘要 SUMMARY	日期 DATE	圖名 TITLE: WMPS PANEL接線圖
用途 USER: 南投酒廠受電站及第二配電室	設計課 李慶忠	設計課 阮家豪	設計課 謝啓彥	設計課 陳信璋	工號 WORKING NO.: 112061301	規劃日期 DATE: ****年**月**日	圖號 DWG. NO.: C01	版次 REV: A	
<input type="checkbox"/> 保留圖				單位 DM: 釐米 (mm)	案號 DRAWING NO.:	比例 SCALE: 1:1	張數 SHEET NO.: /		