

負載名稱	插座	插座	插座	插座	插座	插座	插座	插座	插座	插座	插座	飲水機	咖啡機	販賣機	販賣機	1R1	SP	SP
負載內容	R180VAX5	R180VAX9	R180VAX6	R180VAX7	R180VAX8	R180VAX8	R180VAX8	R180VAX4	R180VAX3	R180VAX1	R180VAX1	2.48KVA						
負載容量	0.9KVA	1.62KVA	1.08KVA	1.26KVA	1.44KVA	1.44KVA	1.44KVA	0.72KVA	0.54KVA	0.18KVA	0.18KVA	1.5KW	1.5KW	1.5KW	1.5KW			
負載電流	8.2A	14.7A	9.8A	11.5A	13A	13A	13A	6.5A	4.9A	1.6A	1.6A	13.6A	13.6A	13.6A	13.6A	7.5A		
幹線負載	T=13.28KVA+6KW (58.5 A) 3øTR30KVA (91.1A)																	

客戶 CUSTOMER:	騰絨科技股份有限公司				核准 APPROVED BY:	審核 CHECKED BY:	設計 DESIGNED BY:	繪圖 DRAWER:	中華機械電器股份有限公司 CHAN HUA MACHINERY & ELECTRIC CO. LTD. TEL: (04)23581130 FAX: (04)23581140 廠址: 台中市南屯區工業 25 路 25 號	版次 REV:	修正摘要 SUMMARY	日期 DATE:	圖名 TITLE:	系統單線圖			
用途 USER:	耀登科技桃園八德廠辦大樓 新建工程				設計課 阮家豪	設計課 阮家豪	設計課 張逸凡	設計課 黃竣清		工號 WORKING NO.:	112092201	規劃日期 DATE:	113年11月11日	圖號 DWG. NO.:	A08	版次 REV.:	B
					<input type="checkbox"/> 保留圖			單位 DM:		釐米 (mm)	案號 DRAWING NO.:	比例 SCALE:		1:20			
												張數 SHEET NO.:	/				


3Ø4W 110-190V

R S T N

- EB1R
- E1R
- 1R
- E1R1
- 2R2
- E3R
- 3R
- 4R
- E6R
- 6R
- R1R

NFB

- 1P10
- 1P20
- 1P30
- 1P40
- FUSE 2A*3
- 1P11
- 1P21
- 1P31

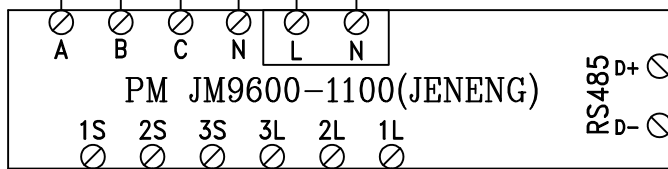

RS485 預留至端子台

RS485 預留至端子台

CT*3

- C10
- C20
- C30
- C40

LOAD

客戶 CUSTOMER: 騰紘科技股份有限公司 用途 USER: 耀登科技桃園八德廠辦大樓 新建工程	核准 APPROVED BY:	審核 CHECKED BY:	設計 DESIGNED BY:	繪圖 DRAWER:	CHAN-HUA CHAN HUA MACHINERY & ELECTRIC CO. LTD. TEL: (04)23581130 FAX: (04)23581140 廠址: 台中市南屯區工業 25 路 25 號	版次 REV:	修正摘要 SUMMARY:	日期 DATE:	圖名 TITLE: 系統複線圖	
	設計課 阮家豪	設計課 阮家豪	設計課 張逸凡	設計課 黃竣清		工號 WORKING NO.: 112092201	規劃日期 DATE: 112年10月31日			
	<input type="checkbox"/> 保留圖				單位 DM: 釐米 (mm)	案號 DRAWING NO.:	比例 SCALE: 1:20		張數 SHEET NO.: /	