


2R1 TO 2R
3φ 4W 110-190V | XLPE22 4CX1 E8 (E51)

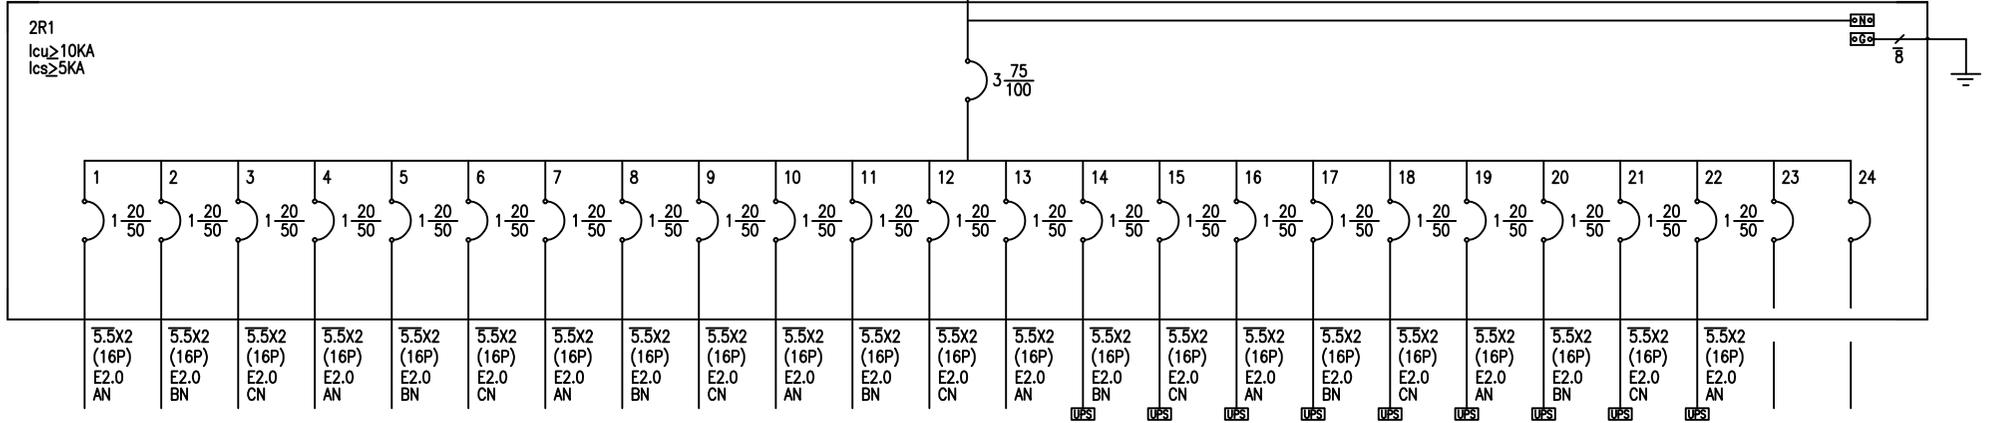

負載名稱	插座	插座	插座	插座	插座	插座	插座	插座	插座	插座	插座	插座	插座	插座	插座	插座	插座	插座	插座	插座	插座	插座	SP	SP
負載內容	R180VAX4	R180VAX4	R180VAX5	R180VAX5	R180VAX5	R180VAX8	R180VAX1																	
負載容量	0.72KVA	0.72KVA	0.9KVA	0.9KVA	0.9KVA	1.44KVA	0.18KVA																	
負載電流	6.5A	6.5A	8.2A	8.2A	8.2A	13A	1.6A																	
幹線負載	T=17.28KVA (52.5A)																							

客戶 CUSTOMER: 騰紘科技股份有限公司 用途 USER: 耀登科技桃園八德廠辦大樓 新建工程	核准 APPROVED BY:	審核 CHECKED BY:	設計 DESIGNED BY:	繪圖 DRAWER:	 CHAN-HUA MACHINERY & ELECTRIC CO. LTD. TEL: (04)23581130 FAX: (04)23581140 廠址: 台南市南區工業 25 路 25 號	版次 REV	修正摘要 SUMMARY	日期 DATE	圖名 TITLE: 系統單線圖
	設計課 阮家豪 <input type="checkbox"/> 保留圖	設計課 阮家豪 單位 DM: 釐米 (mm)	設計課 張逸凡	設計課 黃竣清		工號 WORKING NO.: 112092201	規劃日期 DATE: 112年10月31日		
					案號 DRAWING NO.:	比例 SCALE: 1:20			張數 SHEET NO.: /