

負載名稱	插座	插座	插座	插座	插座	插座	插座	插座	插座	插座	插座	插座	插座	插座	插座	插座	插座	插座	插座	插座	插座	飲水機	咖啡機	咖啡機	微波爐	尿黃機	插座	投影機	投影機	投影機	3R1	SP	SP				
負載內容	R180W08	R180W02	R180W02	R180W09	R180W09	R180W09	R180W07	R180W07	R180W09	R180W08	R180W08	9.9KVA	
負載容量	1.08KVA	0.36KVA	0.36KVA	1.62KVA	1.62KVA	1.62KVA	1.26KVA	1.26KVA	1.62KVA	1.44KVA	1.44KVA	9.9KVA	
負載電流	9.8A	3.2A	3.2A	14.7A	14.7A	14.7A	11.5A	11.5A	14.7A	13A	13A	13A	13A	13A	13A	13A	13A	13A	13A	13A	13A	14.7A	13A	4.9A	13.6A	8.2A	13A	13.6A	13.6A	13.6A	13.6A	13.6A	3.2A	4.5A	4.5A	4.5A	30A
幹線負載	T=40.02KVA+7.5KW (144.4A) 3R50KVA (151.9A)																																				

客戶 CUSTOMER: 騰紘科技股份有限公司 用途 USER: 耀登科技桃園八德廠辦大樓 新建工程	核准 APPROVED BY:	審核 CHECKED BY:	設計 DESIGNED BY:	繪圖 DRAWER:	CH 盛華機電股份有限公司 CHAN HUA MACHINERY & ELECTRIC CO. LTD. TEL: (04)23581130 FAX: (04)23581140 廠址: 台中市南屯區工業 25 路 25 號 工號 WORKING NO.: 112092201 裝號 DRAWING NO.:	版次 REV:	修正摘要 SUMMARY			日期 DATE	圖名 TITLE: 系統單線圖	
	<input type="checkbox"/> 保留圖 單位: 釐米 (mm)	<input type="checkbox"/> 保留圖 單位: 釐米 (mm)	<input type="checkbox"/> 保留圖 單位: 釐米 (mm)	<input type="checkbox"/> 保留圖 單位: 釐米 (mm)			規劃日期 DATE: 112年10月31日 比例 SCALE: 1:20	圖號 DWG. NO.: A15 張數 SHEET NO.: /	版次 REV: A			


3Ø4W 110-190V

R S T N

- EB1R
- E1R
- 1R
- E1R1
- 2R2
- E3R
- 3R
- 4R
- E6R
- 6R
- R1R

NFB

- 1P10
- 1P20
- 1P30
- 1P40
- FUSE 2A*3
- 1P11
- 1P21
- 1P31

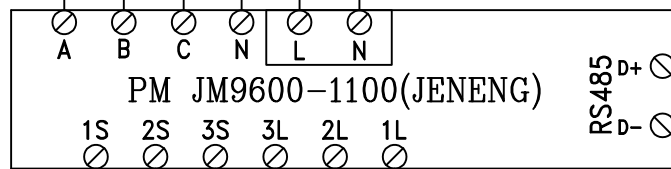

RS485 預留至端子台

RS485 預留至端子台

CT*3

- C10
- C20
- C30
- C40

LOAD

客戶 CUSTOMER: 騰紘科技股份有限公司 用途 USER: 耀登科技桃園八德廠辦大樓 新建工程	核准 APPROVED BY:	審核 CHECKED BY:	設計 DESIGNED BY:	繪圖 DRAWER:	中華機械電氣股份有限公司 CHAN-HUA MACHINERY & ELECTRIC CO. LTD. TEL: (04)23581130 FAX: (04)23581140 廠址: 台中市南屯區工業 25 路 25 號	版次 REV:	修正摘要 SUMMARY:	日期 DATE:	圖名 TITLE: 系統複線圖	
	設計課 阮家豪	設計課 阮家豪	設計課 張逸凡	設計課 黃竣清		工號 WORKING NO.: 112092201	規劃日期 DATE: 112年10月31日			
	<input type="checkbox"/> 保留圖		單位: DM: 釐米 (mm)	案號 DRAWING NO.:	比例 SCALE: 1:20				張數 SHEET NO.: /	