


4R1 TO 4R
3Ø 4W 110-190V | XLPE T4 4CX1 E5.5 (E39)

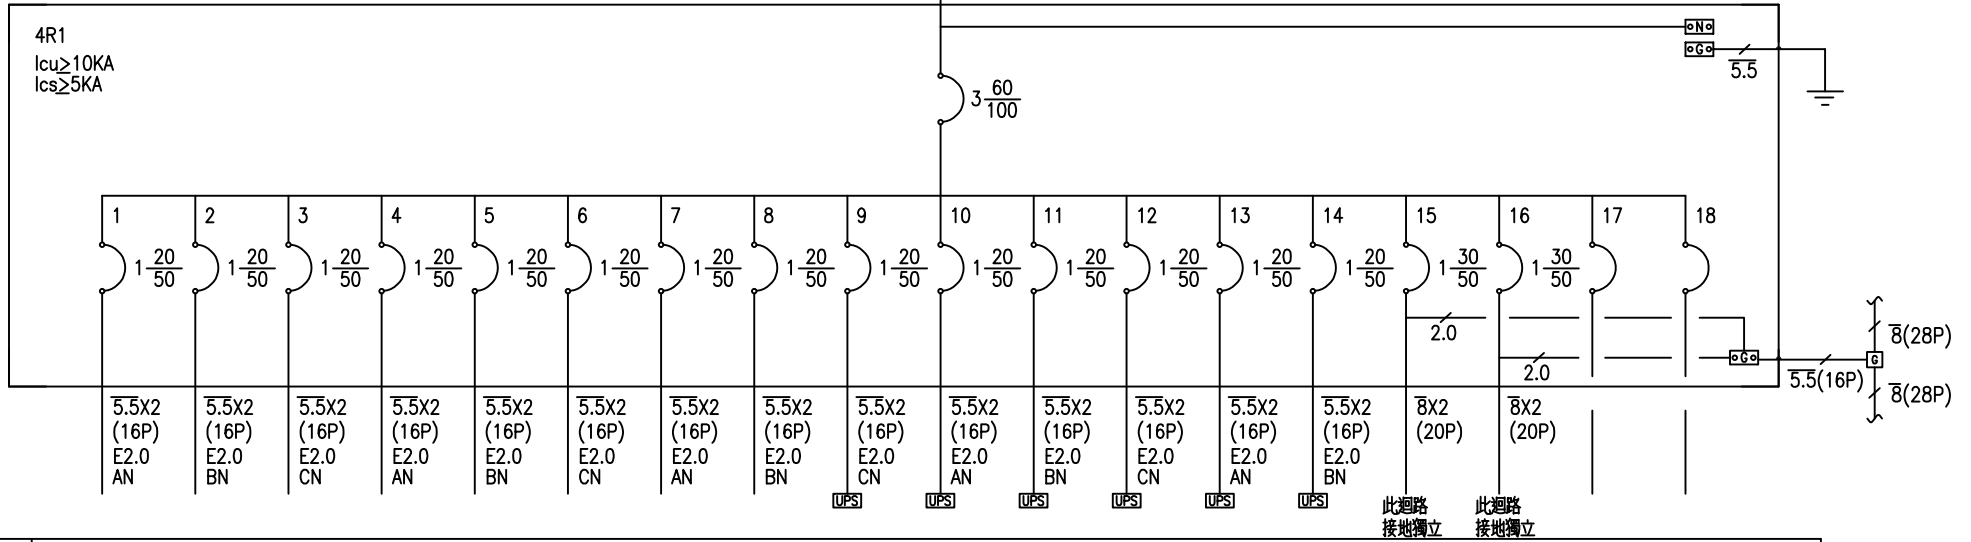

負載名稱	插座	插座	插座	插座	插座	插座	插座	插座	插座	插座	插座	插座	插座	插座	SP	SP	SP	SP
負載內容	R180VAX3	R180VAX4	R180VAX1	R180VAX1	R180VAX1	R180VAX1	R180VAX1	R180VAX1	R180VAX1	R180VAX1	R180VAX1	R180VAX1	R180VAX1	R180VAX1	測試專用迴路	測試專用迴路		
負載容量	0.54KVA	0.72KVA	0.18KVA	0.18KVA	0.18KVA	0.18KVA	0.18KVA	0.18KVA	0.18KVA	0.18KVA	0.18KVA	0.18KVA	0.18KVA	0.18KVA				
負載電流	4.9A	6.5A	1.6A	1.6A	1.6A	1.6A	1.6A	1.6A	1.6A	1.6A	1.6A	1.6A	1.6A	1.6A				
幹線負載	T=3.42KVA (10.3 A)																	

客戶 CUSTOMER:	騰紘科技股份有限公司	核准 APPROVED BY:	審核 CHECKED BY:	設計 DESIGNED BY:	繪圖 DRAWER:	<p>CHAN HUA MACHINERY & ELECTRIC CO. LTD. TEL: (04)23581130 FAX: (04)23581140 廠址: 台中市南屯區工業 25 路 25 號</p>	版次 REV:	修正摘要 SUMMARY:	日期 DATE:	圖名 TITLE:	系統單線圖			
用途 USER:	耀登科技桃園八德廠辦大樓 新建工程	設計課 阮家豪	設計課 阮家豪	設計課 張逸凡	設計課 黃竣清		工號 WORKING NO.:	112092201	規劃日期 DATE:	112年10月31日	圖號 DWG. NO.:	A19	版次 REV:	A
		<input type="checkbox"/> 保留圖		單位 DM:	釐米 (mm)		案號 DRAWING NO.:		比例 SCALE:	1:20	張數 SHEET NO.:	/		