


負載名稱	電燈	車道燈	洗牆燈	招牌燈	設於一層 管理櫃台	E1L1-1	E1R1	SP	SP
負載內容	9VAX2 30VAX2	17VAX6 5VAX20	50VAX10		群組開關	0.36KVA 4KW	7.5KVA		
負載容量	0.078KVA	0.202KVA	0.5KVA	1KVA	0.1KVA	1HP			
負載電流	0.3A	0.9A	2.2A	4.5A	0.5A	16.2A	11.3A		
幹線負載	T=9.74KVA+4KW+1HP (22.3 A)								

客戶 CUSTOMER:	騰絃科技股份有限公司			核准 APPROVED BY:	審核 CHECKED BY:	設計 DESIGNED BY:	繪圖 DRAWER:	中華機械電氣股份有限公司 CHAN HUA MACHINERY & ELECTRIC CO. LTD. TEL: (04)23581130 FAX: (04)23581140 廠址: 台中市南屯區工業 25 路 25 號	版次 REV	修正摘要 SUMMARY	日期 DATE	圖名 TITLE:	系統單線圖	
用途 USER:	耀登科技桃園八德廠辦大樓 新建工程			設計課 阮家豪	設計課 阮家豪	設計課 張逸凡	設計課 黃竣清		工號 WORKING NO.: 112092201	規劃日期 DATE: 112年10月31日				
				<input type="checkbox"/> 保留圖	單位 DIM: 釐米 (mm)		案號 DRAWING NO.:	比例 SCALE: 1:20				張數 SHEET NO.:	/	

〈二線式標準結線示意圖〉

3ø4W 380/220V
NFB(M)

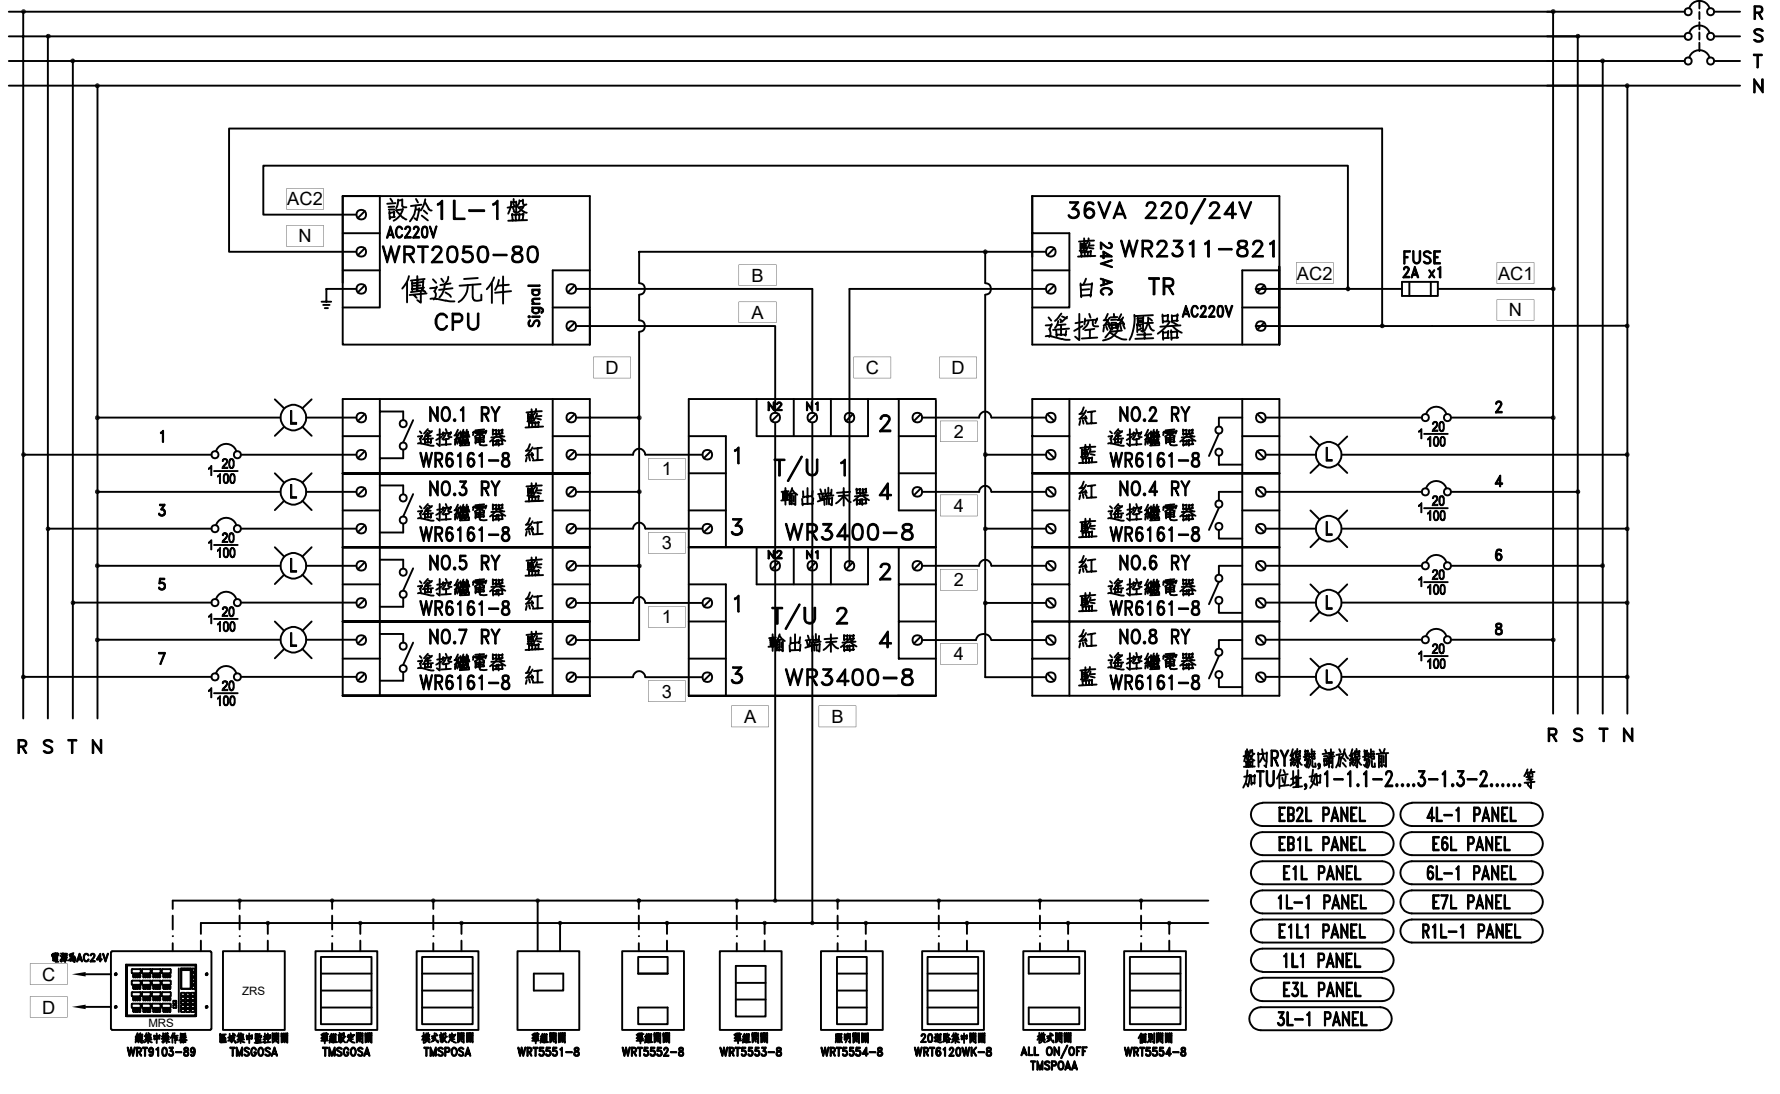

盤內RY線號,請於線號前
加TU位址,如1-1.1-2....3-1.3-2.....等

- EB2L PANEL
- 4L-1 PANEL
- EB1L PANEL
- E6L PANEL
- E1L PANEL
- 6L-1 PANEL
- 1L-1 PANEL
- E7L PANEL
- E1L1 PANEL
- R1L-1 PANEL
- 1L1 PANEL
- E3L PANEL
- 3L-1 PANEL

客戶 CUSTOMER: 騰紘科技股份有限公司	核准 APPROVED BY: 設計課 阮家豪	審核 CHECKED BY: 設計課 阮家豪	設計 DESIGNED BY: 設計課 張逸凡	繪圖 DRAWER: 設計課 黃竣清	中華機械電氣股份有限公司 CHAN-HUA MACHINERY & ELECTRIC CO. LTD. TEL: (04)23581130 FAX: (04)23581140 廠址: 台中市南屯區工業 25 路 25 號	版次 REV:	修正摘要 SUMMARY:	日期 DATE:	圖名 TITLE: 系統複線圖
用途 USER: 耀登科技桃園八德廠辦大樓 新建工程	<input type="checkbox"/> 保留圖				工號 WORKING NO.: 112092201	規劃日期 DATE: 112年10月31日	圖號 DWG. NO.: B01	張數 SHEET NO.: /	版次 REV: A
單位 DM: 釐米 (mm)					案號 DRAWING NO.:	比例 SCALE: 1:20			