

負載名稱	插座	插座	插座	自動門	SP	SP
負載內容	R180VAX2	R180VAX2	R180VAX2			
負載容量	0.36KVA	0.36KVA	0.36KVA	0.5KVA		
負載電流	3.2A	3.2A	3.2A	4.5A		
幹線負載	T=1.58KVA ( 4.8 A) 選3 $\phi$ TR7.5KVA (22.7A)					

客戶 CUSTOMER:	騰絃科技股份有限公司				<b>中華機械電器股份有限公司</b> CHAN-HUA MACHINERY & ELECTRIC CO. LTD. TEL: (04)23581130 FAX: (04)23581140 廠址: 台中市南屯區工業 25 路 25 號	版次 REV	修正摘要 SUMMARY	日期 DATE	圖名 TITLE:	系統單線圖	
用途 USER:	耀登科技桃園八德廠辦大樓 新建工程					工號 WORKING NO.: 112092201	規劃日期 DATE: 113年11月11日			圖號 DWG. NO.:	A08
	核准 APPROVED BY:	審核 CHECKED BY:	設計 DESIGNED BY:	繪圖 DRAWER:	案號 DRAWING NO.:	比例 SCALE: 1:20			張數 SHEET NO.:	/	


3Ø4W 110-190V

R S T N

- EB1R
- E1R
- 1R
- E1R1
- 2R2
- E3R
- 3R
- 4R
- E6R
- 6R
- R1R

NFB

- 1P10
- 1P20
- 1P30
- 1P40
- FUSE 2A\*3
- 1P11
- 1P21
- 1P31

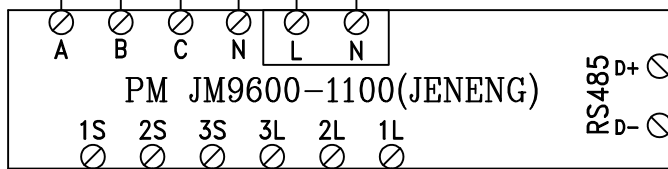

RS485  
預留至端子台

RS485  
預留至端子台

RS485  
D+  
D-

C10

C20

C30

C40

CT\*3

LOAD

客戶 CUSTOMER: 騰紘科技股份有限公司  用途 USER: 耀登科技桃園八德廠辦大樓 新建工程	核准 APPROVED BY:	審核 CHECKED BY:	設計 DESIGNED BY:	繪圖 DRAWER:	CHAN-HUA CHAN HUA MACHINERY & ELECTRIC CO. LTD. TEL: (04)23581130 FAX: (04)23581140 廠址: 台中市南屯區工業 25 路 25 號	版次 REV:	修正摘要 SUMMARY:	日期 DATE:	圖名 TITLE: 系統複線圖	
	設計課 阮家豪	設計課 阮家豪	設計課 張逸凡	設計課 黃竣清		工號 WORKING NO.: 112092201	規劃日期 DATE: 112年10月31日			
<input type="checkbox"/> 保留圖		單位 DM: 釐米 (mm)		案號 DRAWING NO.:	比例 SCALE: 1:20				張數 SHEET NO.: /	