

負載名稱	插座	插座	插座	插座	紅綠燈 控制主機	SP	SP
負載內容	R180VAX2	R180VAX2	R180VAX2	R180VAX1			
負載容量	0.36KVA	0.36KVA	0.36KVA	0.18KVA	0.5KW		
負載電流	3.2A	3.2A	3.2A	1.6A	4.5A		
幹線負載	T=1.26KVA+0.5KW (5.3 A) 選3øTR7.5KVA (22.7A)						

客戶 CUSTOMER:	騰紘科技股份有限公司				 CHAN-HUA MACHINERY & ELECTRIC CO. LTD. TEL: (04)23581130 FAX: (04)23581140 廠址: 台中市南屯區工業 25 路 25 號	版次 REV	修正摘要 SUMMARY	日期 DATE	圖名 TITLE:	系統單線圖		
用途 USER:	耀登科技桃園八德廠辦大樓 新建工程					設計課 阮家豪 設計課 阮家豪 設計課 張逸凡 設計課 黃竣清	工號 WORKING NO.: 112092201 案號 DRAWING NO.:	規劃日期 DATE: 112年10月31日 比例 SCALE: 1:20		圖號 DWG. NO.:	A09	版次 REV:
	<input type="checkbox"/> 保留圖				單位DM: 釐米 (mm)				張數 SHEET NO.:	/		


3Ø4W 110-190V

R S T N

- EB1R
- E1R
- 1R
- E1R1
- 2R2
- E3R
- 3R
- 4R
- E6R
- 6R
- R1R

NFB

- 1P10
- 1P20
- 1P30
- 1P40
- FUSE 2A*3
- 1P11
- 1P21
- 1P31

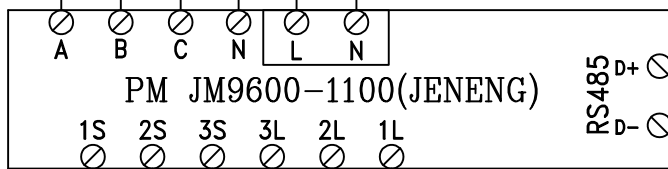

RS485
預留至端子台

RS485
預留至端子台

RS485
D+
D-

C10

C20

C30

C40

CT*3

LOAD

客戶 CUSTOMER: 騰紘科技股份有限公司 用途 USER: 耀登科技桃園八德廠辦大樓 新建工程	核准 APPROVED BY:	審核 CHECKED BY:	設計 DESIGNED BY:	繪圖 DRAWER:	CHAN-HUA CHAN HUA MACHINERY & ELECTRIC CO. LTD. TEL: (04)23581130 FAX: (04)23581140 廠址: 台中市南屯區工業 25 路 25 號	版次 REV	修正摘要 SUMMARY	日期 DATE	圖名 TITLE: 系統複線圖	
	設計課 阮家豪	設計課 阮家豪	設計課 張逸凡	設計課 黃竣清		工號 WORKING NO.: 112092201	規劃日期 DATE: 112年10月31日			
	<input type="checkbox"/> 保留圖		單位 DM: 釐米 (mm)	案號 DRAWING NO.:	比例 SCALE: 1:20				張數 SHEET NO.: /	