


負載名稱	出口門燈 避難方向燈	電燈	電燈	設於一層 管理櫃台	E3R	SP	SP
負載內容	20VAX12	19VAX13 38VAX7 29VAX6	19VAX48	群組開關	7.5KVA		
負載容量	0.24KVA	0.687KVA	0.912KVA	0.1KVA			
負載電流	1A	3.1A	4.1A	0.5A	11.3A		
幹線負載	T=9.439KVA ( 14.3 A)						

客戶 CUSTOMER:	騰紘科技股份有限公司	核准 APPROVED BY:	審核 CHECKED BY:	設計 DESIGNED BY:	繪圖 DRAWER:	 CHAN-HUA CHAN HUA MACHINERY & ELECTRIC CO. LTD. TEL:(04)23581130 FAX:(04)23581140 廠址:台南南屯區工業 25 路 25 號	版次 REV	修正摘要 SUMMARY	日期 DATE	圖名 TITLE:	系統單線圖	
用途 USER:	耀登科技桃園八德廠辦大樓 新建工程	設計課 阮家豪	設計課 阮家豪	設計課 張逸凡	設計課 黃竣清		工號 WORKING NO.: 112092201	規劃日期 DATE: 112年10月31日			圖號 DWG. NO.:	A15
		<input type="checkbox"/> 保留圖		單位 DM: 釐米 (mm)	案號 DRAWING NO.:	比例 SCALE: 1:20				張數 SHEET NO.:	/	

# 〈二線式標準結線示意圖〉

3φ4W 380/220V  
NFB(M)

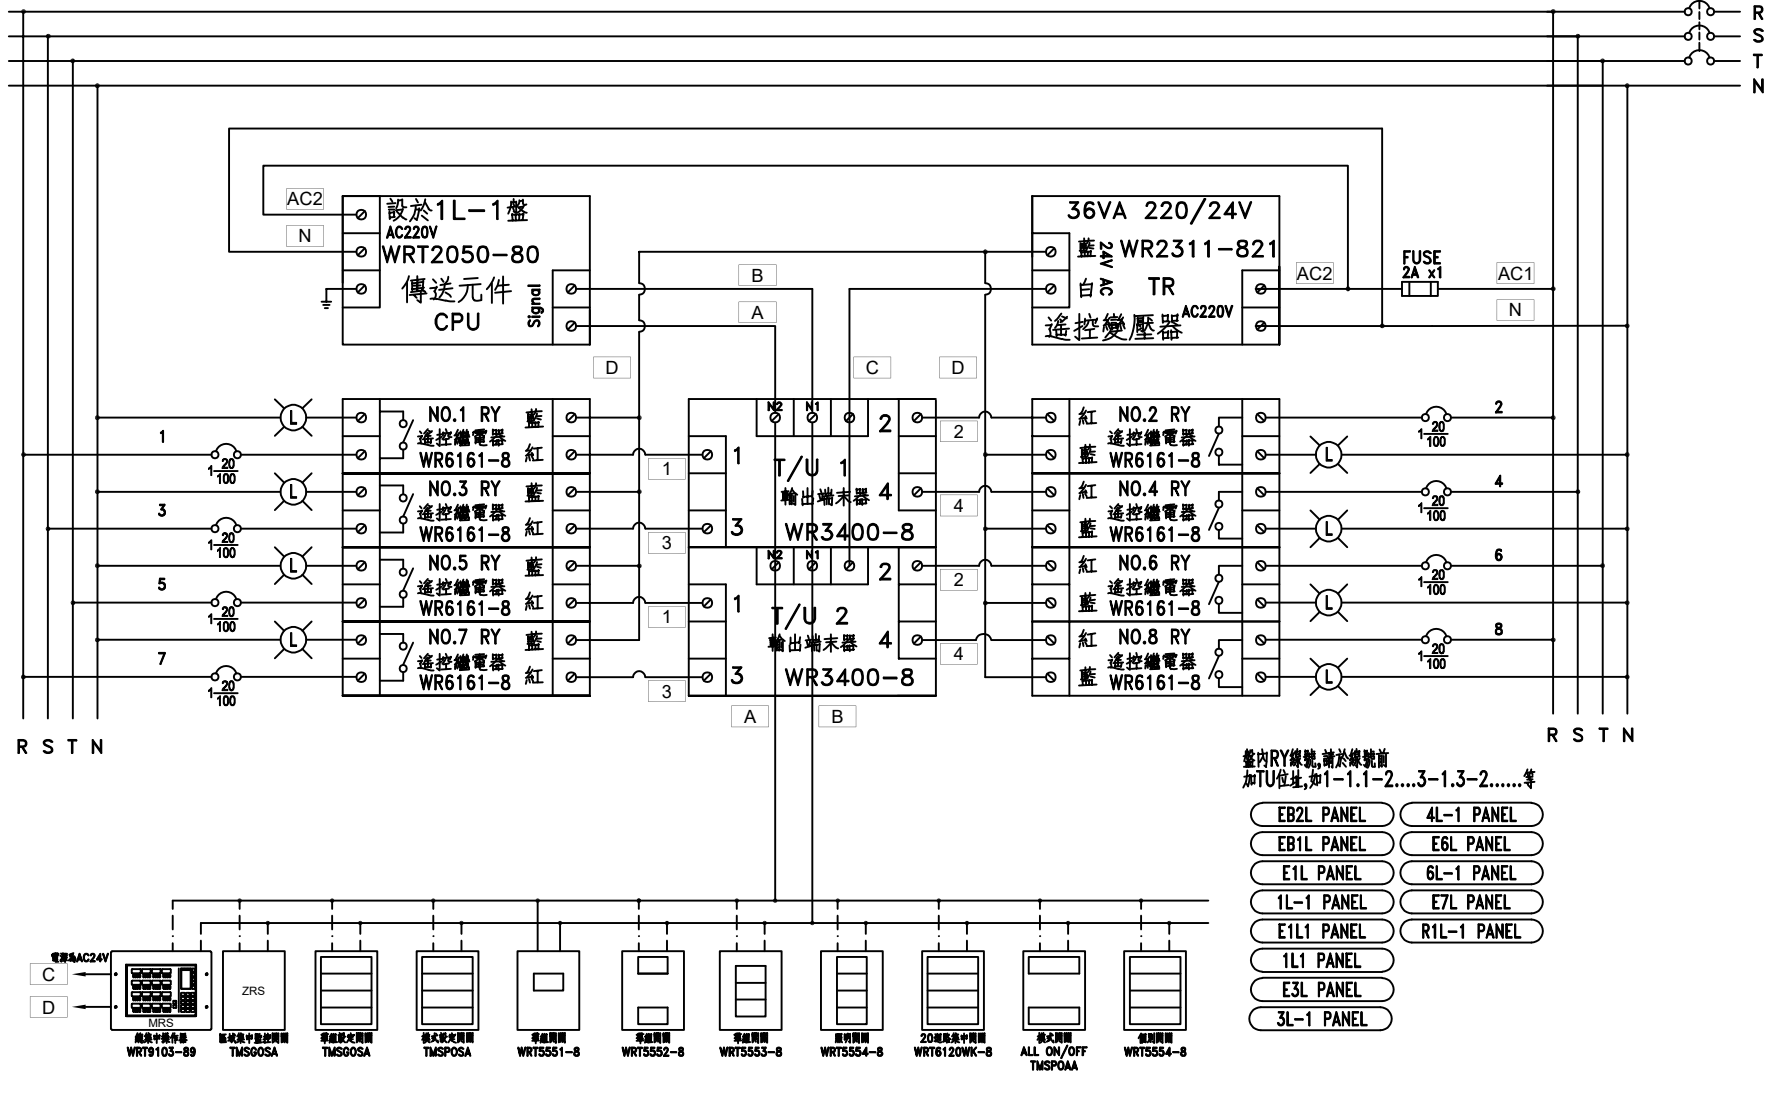

盤內RY線號,請於線號前  
加TU位址,如1-1.1-2....3-1.3-2.....等

- EB2L PANEL
- 4L-1 PANEL
- EB1L PANEL
- E6L PANEL
- E1L PANEL
- 6L-1 PANEL
- 1L-1 PANEL
- E7L PANEL
- E1L1 PANEL
- R1L-1 PANEL
- 1L1 PANEL
- E3L PANEL
- 3L-1 PANEL

客戶 CUSTOMER: 騰紘科技股份有限公司	核准 APPROVED BY: 設計課 阮家豪	審核 CHECKED BY: 設計課 阮家豪	設計 DESIGNED BY: 設計課 張逸凡	繪圖 DRAWER: 設計課 黃竣清	CHAN-HUA CHAN HUA MACHINERY & ELECTRIC CO. LTD. TEL: (04)23581130 FAX: (04)23581140 廠址: 台中市南屯區工業 25 路 25 號	版次 REV:	修正摘要 SUMMARY:	日期 DATE:	圖名 TITLE: 系統複線圖
用途 USER: 耀登科技桃園八德廠辦大樓 新建工程	<input type="checkbox"/> 保留圖				工號 WORKING NO.: 112092201	規劃日期 DATE: 112年10月31日	圖號 DWG. NO.: B01	張數 SHEET NO.: /	版次 REV: A
單位 DM: 釐米 (mm)					案號 DRAWING NO.:	比例 SCALE: 1:20			