


負載名稱	出口門燈 避難方向燈	電燈	設於一層 管理櫃台	E6R	SP	SP
負載內容	20VAX10	19VAX6 38VAX17 29VAX7	群組開關	7.5KVA		
負載容量	0.2KVA	0.963KVA	0.1KVA			
負載電流	0.9A	4.3A	0.5A	11.3A		
幹線負載	T=8.763KVA ( 13.3 A)					

客戶 CUSTOMER: 騰紘科技股份有限公司  用途 USER: 耀登科技桃園八德廠辦大樓 新建工程	核准 APPROVED BY:	審核 CHECKED BY:	設計 DESIGNED BY:	繪圖 DRAWER:	 CHAN-HUA MACHINERY & ELECTRIC CO. LTD. TEL: (04)23581130 FAX: (04)23581140 廠址: 台中市南屯區工業 25 路 25 號	版次 REV:	修正摘要 SUMMARY:	日期 DATE:	圖名 TITLE:
	設計課 阮家豪  <input type="checkbox"/> 保留圖	設計課 阮家豪	設計課 張逸凡	設計課 黃竣清		工號 WORKING NO.: 112092201  案號 DRAWING NO.:	規劃日期 DATE: 113年11月11日  比例 SCALE: 1:20		

# 〈二線式標準結線示意圖〉

3ø 4W 380/220V  
NFB(M)

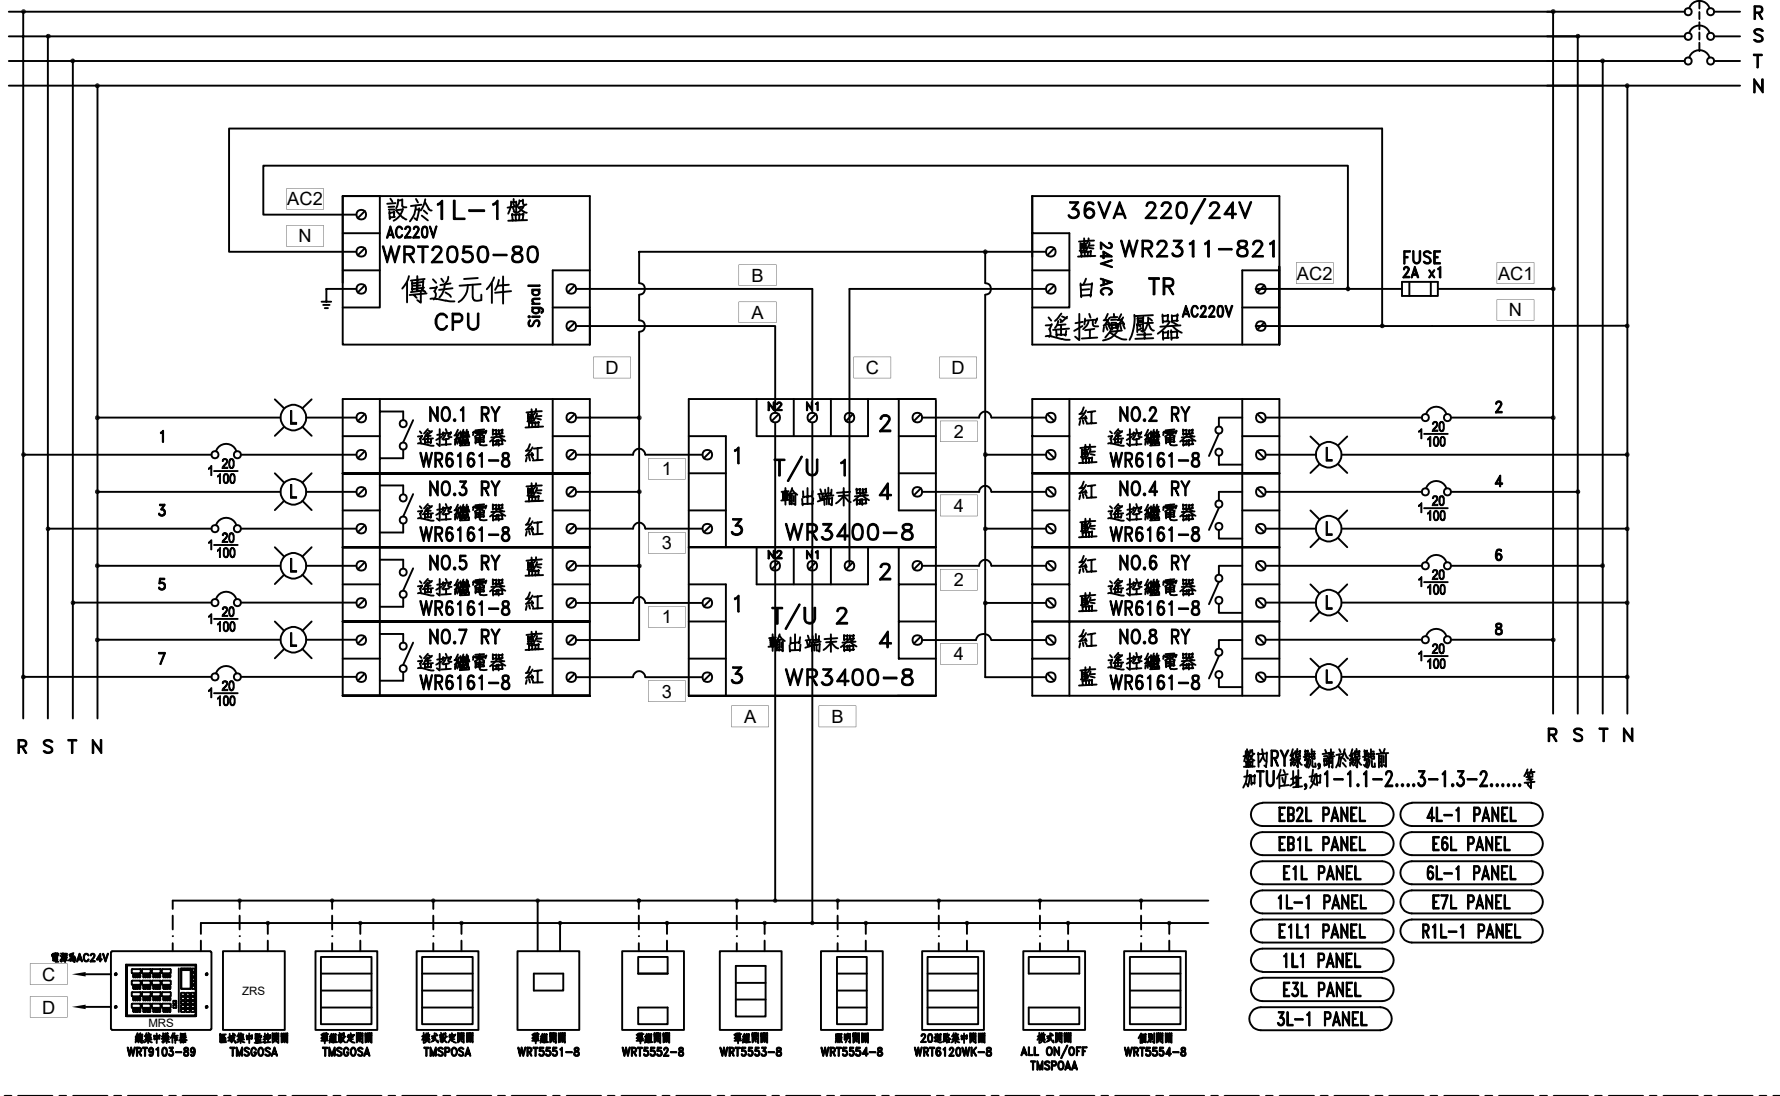

盤內RY線號,請於線號前  
加TU位址,如1-1.1-2....3-1.3-2.....等

- |            |             |
|------------|-------------|
| EB2L PANEL | 4L-1 PANEL  |
| EB1L PANEL | E6L PANEL   |
| E1L PANEL  | 6L-1 PANEL  |
| 1L-1 PANEL | E7L PANEL   |
| E1L1 PANEL | R1L-1 PANEL |
| 1L1 PANEL  |             |
| E3L PANEL  |             |
| 3L-1 PANEL |             |

客戶 CUSTOMER: 騰紘科技股份有限公司	核准 APPROVED BY:	審核 CHECKED BY:	設計 DESIGNED BY:	繪圖 DRAWER:	中華機械電氣股份有限公司 CHAN-HUA TEL: (04)23581130 FAX: (04)23581140 廠址: 台中市南屯區工業 25 路 25 號	版次 REV	修正摘要 SUMMARY	日期 DATE	圖名 TITLE: 系統複線圖	
用途 USER: 耀登科技桃園八德廠辦大樓 新建工程	設計課 阮家豪	設計課 阮家豪	設計課 張逸凡	設計課 黃竣清	工號 WORKING NO.: 112092201	規劃日期 DATE: 112年10月31日			圖號 DWG. NO.: B01	版次 REV: A
	<input type="checkbox"/> 保留圖		單位 DM: 釐米 (mm)	案號 DRAWING NO.:	比例 SCALE: 1:20				張數 SHEET NO.: /	