


負載名稱	出口門燈 避難方向燈	電燈	電燈	設於一層 管理櫃台	E7L1	E7R	SP	SP
負載內容	20VAX9	19VAX11 38VAX15 29VAX6	30VAX15	群組開關	60KVA	75KVA		
負載容量	0.18KVA	0.953KVA	0.45KVA	0.1KVA				
負載電流	0.8A	4.3A	2A	0.5A	91.1A	113.9A		
幹線負載	T=136.683KVA (207.6 A)							

客戶 CUSTOMER:	騰紘科技股份有限公司	核准 APPROVED BY:	審核 CHECKED BY:	設計 DESIGNED BY:	繪圖 DRAWER:	 CHAN-HUA CHAN HUA MACHINERY & ELECTRIC CO. LTD. TEL:(04)23581130 FAX:(04)23581140 廠址:台中市南屯區工業 25 路 25 號	版次 REV	修正摘要 SUMMARY	日期 DATE	圖名 TITLE:	系統單線圖		
用途 USER:	耀登科技桃園八德廠辦大樓 新建工程	<input type="checkbox"/> 保留圖	<input type="checkbox"/> 保留圖	<input type="checkbox"/> 保留圖	<input type="checkbox"/> 保留圖		工號 WORKING NO.: 112092201 案號 DRAWING NO.:	規劃日期 DATE: 113年11月11日 比例 SCALE: 1:20			圖號 DWG. NO.:	A28	版次 REV:
				單位: mm	釐米 (mm)					張數 SHEET NO.:	/		

〈二線式標準結線示意圖〉

3ø4W 380/220V
NFB(M)

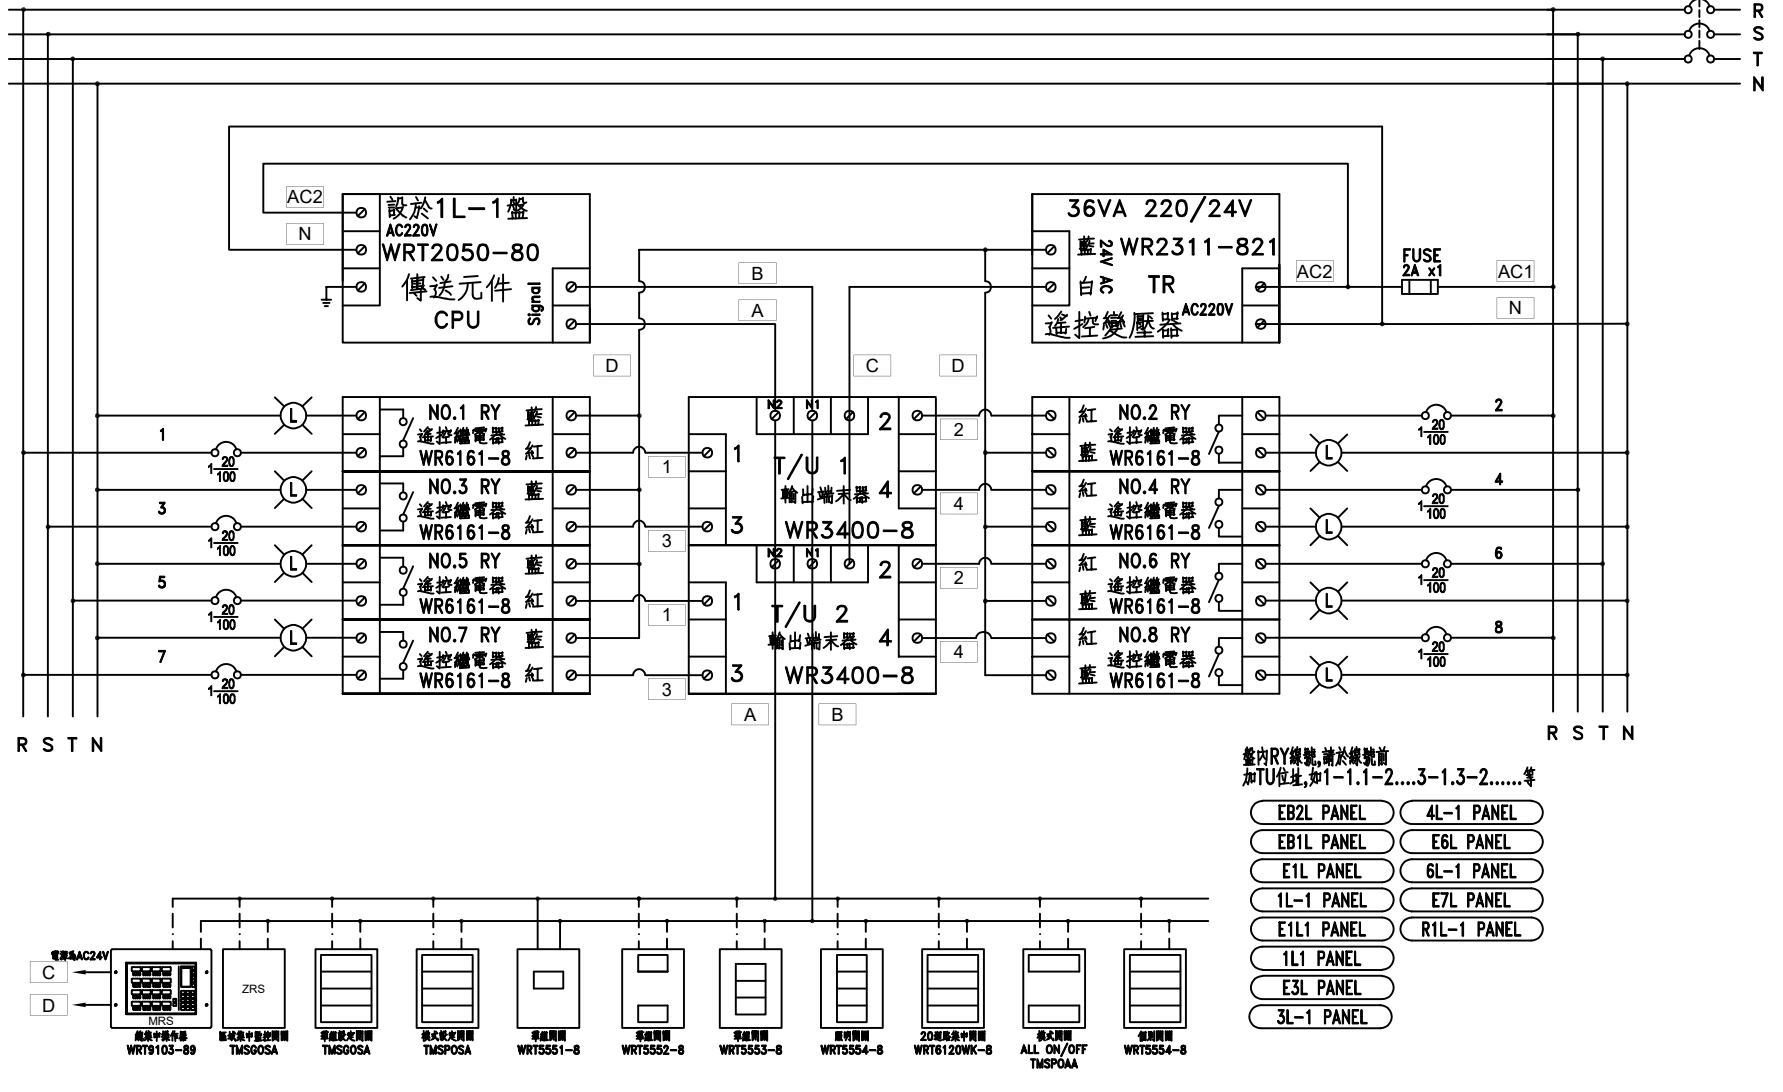

盤內RY線號,請於線號前
加TU位址,如1-1.1-2....3-1.3-2.....等

客戶 CUSTOMER: 騰紘科技股份有限公司	核准 APPROVED BY: 設計課 阮家豪	審核 CHECKED BY: 設計課 阮家豪	設計 DESIGNED BY: 設計課 張逸凡	繪圖 DRAWER: 設計課 黃竣清	CHAN-HUA CHAN HUA MACHINERY & ELECTRIC CO. LTD. TEL:(04)23581130 FAX:(04)23581140 廠址:台中南屯區工業 25 路 25 號	版次 REV	修正摘要 SUMMARY	日期 DATE	圖名 TITLE: 系統複線圖	
用途 USER: 耀登科技桃園八德廠辦大樓 新建工程	<input type="checkbox"/> 保留圖				工號 WORKING NO.: 112092201	規劃日期 DATE: 112年10月31日			圖號 DWG. NO.: B01	版次 REV: A
	單位 DM: 釐米 (mm)				案號 DRAWING NO.:	比例 SCALE: 1:20			張數 SHEET NO.: /	