


EB1P TO EMP


3φ 4W 220-380V | XLPE14 4CX1 E5.5 (E39)&(TRAY)

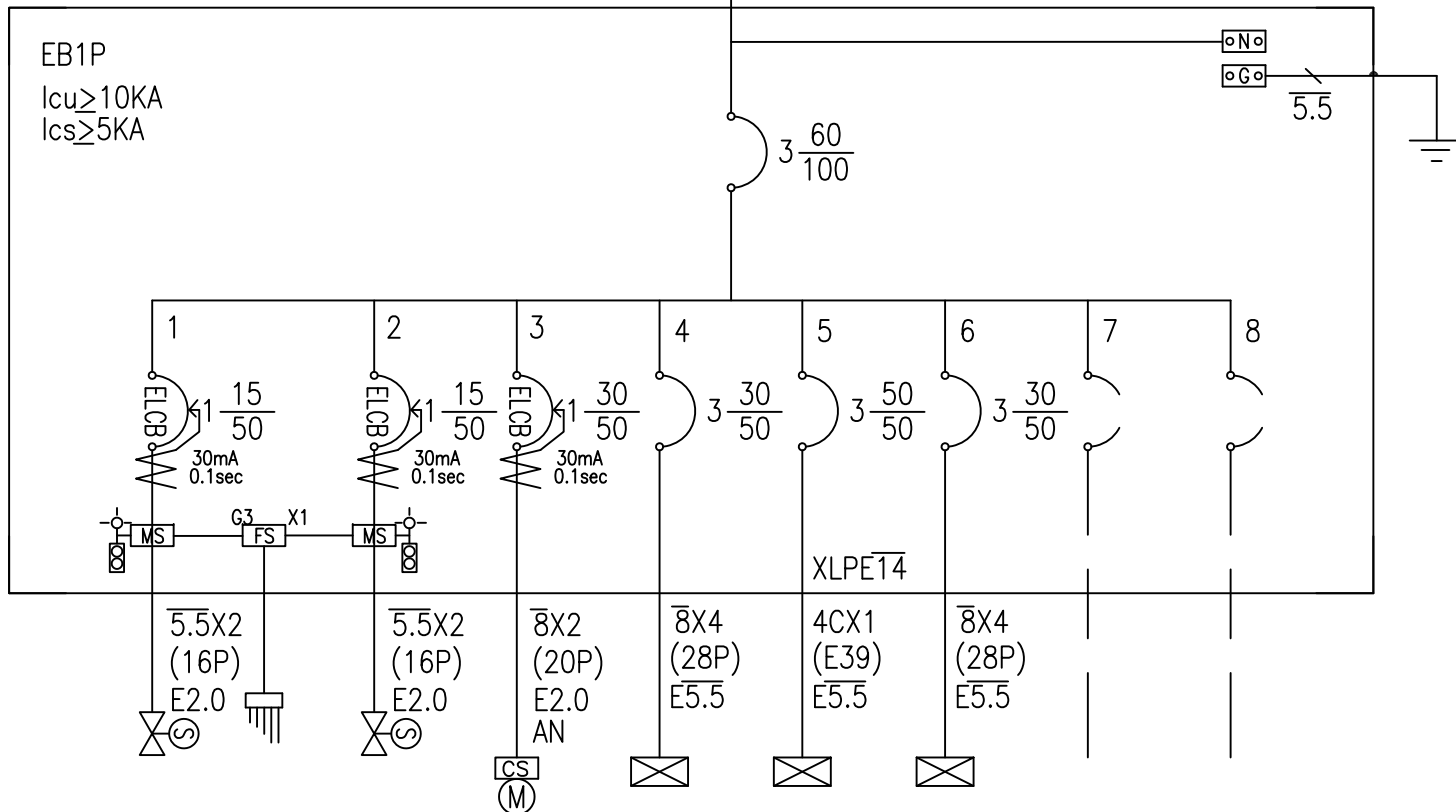

負載名稱	電磁閥	電磁閥	垃圾 冷藏	MDFP	B1VP1	B1VP2	SP	SP
負載內容				7.587KVA 1.5KW	1.44KVA			
負載容量	0.5HP	0.5HP	3HP		10HP	10HP		
負載電流	2.3A	2.3A	13.6A	13.8A	17.3A	15.1A		
幹線負載	T=9.027KVA+1.5KW+24HP (52.4 A)							

客戶 CUSTOMER:	騰絃科技股份有限公司			核准 APPROVED BY:	審核 CHECKED BY:	設計 DESIGNED BY:	繪圖 DRAWER:	中華機械電氣股份有限公司 CHAN HUA MACHINERY & ELECTRIC CO. LTD. TEL: (04)23581130 FAX: (04)23581140 廠址: 台中市南屯區工業 25 路 25 號	版次 REV	修正摘要 SUMMARY	日期 DATE	圖名 TITLE:	系統單線圖		
用途 USER:	耀登科技桃園八德廠辦大樓 新建工程			設計課 阮家豪	設計課 阮家豪	設計課 張逸凡	設計課 黃竣清		工號 WORKING NO.: 112092201	規劃日期 DATE: 112年10月31日			圖號 DWG. NO.: A07	張數 SHEET NO.: /	版次 REV: A
				<input type="checkbox"/> 保留圖	單位 DW: 釐米 (mm)			案號 DRAWING NO.:	比例 SCALE: 1:20						

動作說明:低水位,電動筏開,1 液位控制器控2迴電磁閥

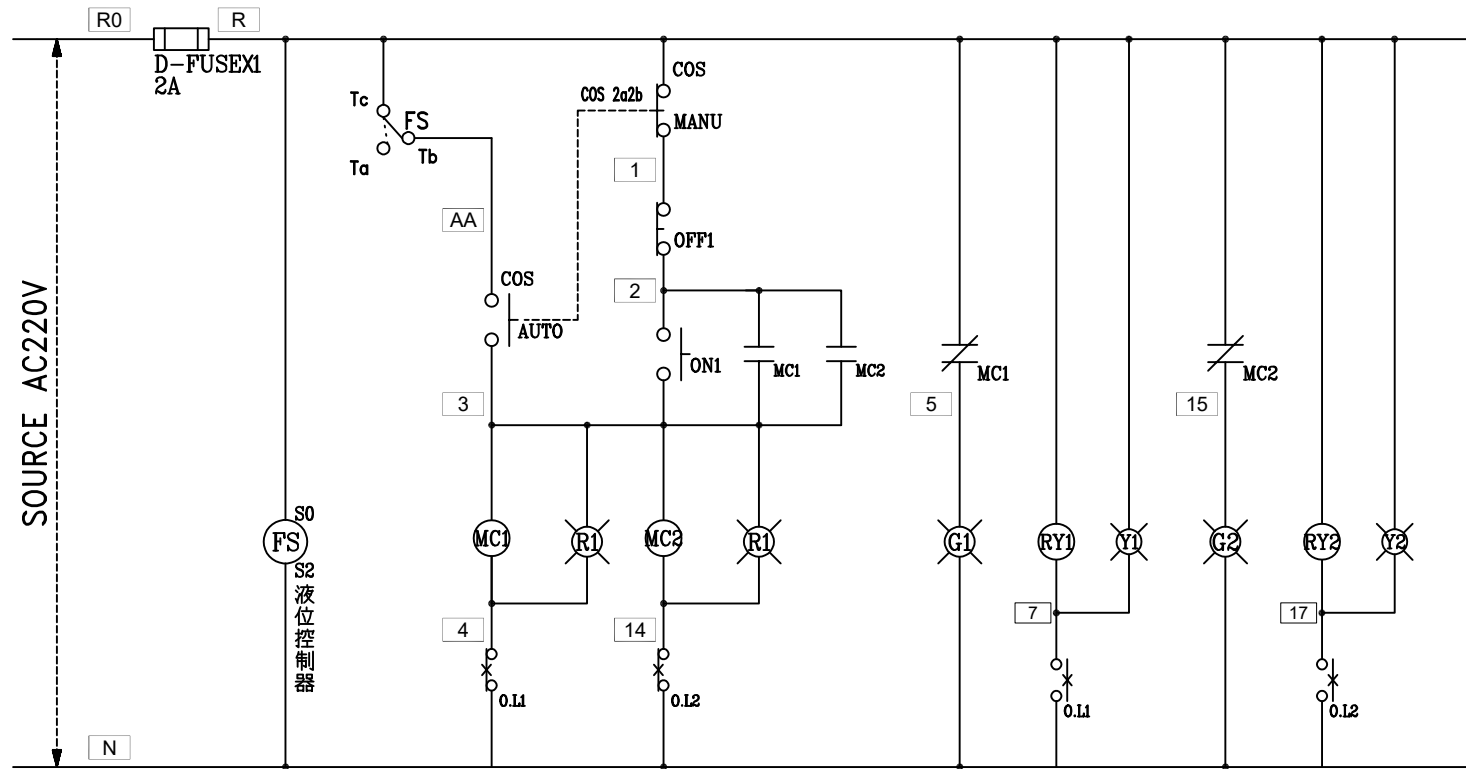

過門端子

TB	R
TB	N
TB	2
TB	3
TB	4
TB	5







TB	AB
TB	AC
TB	

浮球外接端子

TB	E1
TB	E2
TB	E3
TB	E4
TB	

監控端子


TB	AX1
TB	AX2
TB	AX3
TB	AX4
TB	BX1
TB	BX2
TB	BX3
TB	BX4
TB	X5
TB	X6
TB	LC
TB	LH
TB	LL

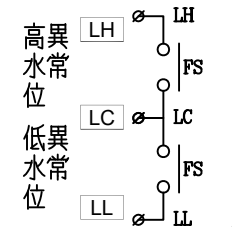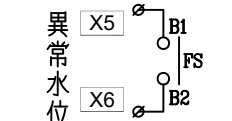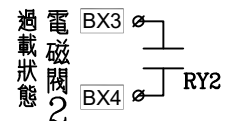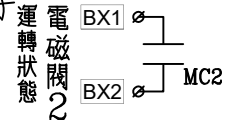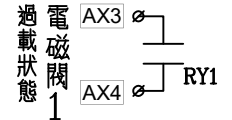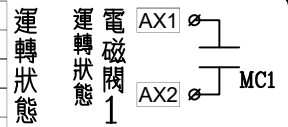

T0 監控

盤內線號重複時,請於線號前
加分組別如A組B.C....E.F.....

雨水回收池運轉控制圖

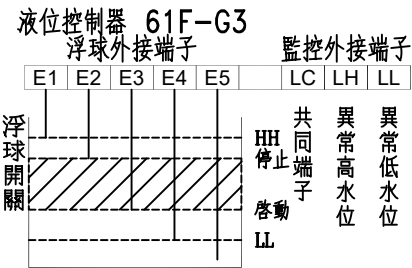

盤名	迴路	編號
EB1P	1~2	

客戶 CUSTOMER:	騰紘科技股份有限公司	核准 APPROVED BY:	審核 CHECKED BY:	設計 DESIGNED BY:	繪圖 DRAWER:	<p>CHAN-HUA MACHINERY & ELECTRIC CO. LTD. TEL:(04)23581130 FAX:(04)23581140 廠址:台南市南區工業 25 路 25 號</p>	版次 REV	修正摘要 SUMMARY	日期 DATE	圖名 TITLE:	系統控制圖		
用途 USER:	耀登科技桃園八德廠辦大樓 新建工程	設計課 阮家豪	設計課 阮家豪	設計課 張逸凡	設計課 黃竣清		工號 WORKING NO.:	112092201	規劃日期 DATE:	112年10月31日	圖號 DWG. NO.:	C05	版次 REV:
		□ 保留圖		單位	DM:	毫米 (mm)	案號 DRAWING NO.:	比例 SCALE:	1:20	張數 SHEET NO.:	/		