



負載名稱	插座	插座	插座	自動門	紅綠燈 控制主機	紅綠燈 控制主機	排風扇	EB2R1	SP	SP
負載內容	R180VAX4	R180VAX4	R180VAX4				R180VAX4	2.19KVA		
負載容量	0.72KVA	0.72KVA	0.72KVA	0.5KVA	0.5KW	0.5KW	0.72KVA			
負載電流	6.5A	6.5A	6.5A	4.5A	4.5A	4.5A	6.5A	6.6A		
幹線負載	T=5.57KVA+1KW ( 19.9A )									

客戶 CUSTOMER:	騰絃科技股份有限公司				中華機械電氣股份有限公司 CHAN-HUA MACHINERY & ELECTRIC CO. LTD. TEL: (04)23581130 FAX: (04)23581140 廠址: 台中市南屯區工業 25 路 25 號	版次 REV	修正摘要 SUMMARY	日期 DATE	圖名 TITLE:	系統單線圖	
	用途 USER:	耀登科技桃園八德廠辦大樓 新建工程								圖號 DWG. NO.:	A03
核准 APPROVED BY:	審核 CHECKED BY:	設計 DESIGNED BY:	繪圖 DRAWER:	工號 WORKING NO.:	112092201	規劃日期 DATE:	112年10月31日	張數 SHEET NO.:	/		
<input type="checkbox"/> 保留圖				單位 DW:	釐米 (mm)	案號 DRAWING NO.:	比例 SCALE:	1:20			

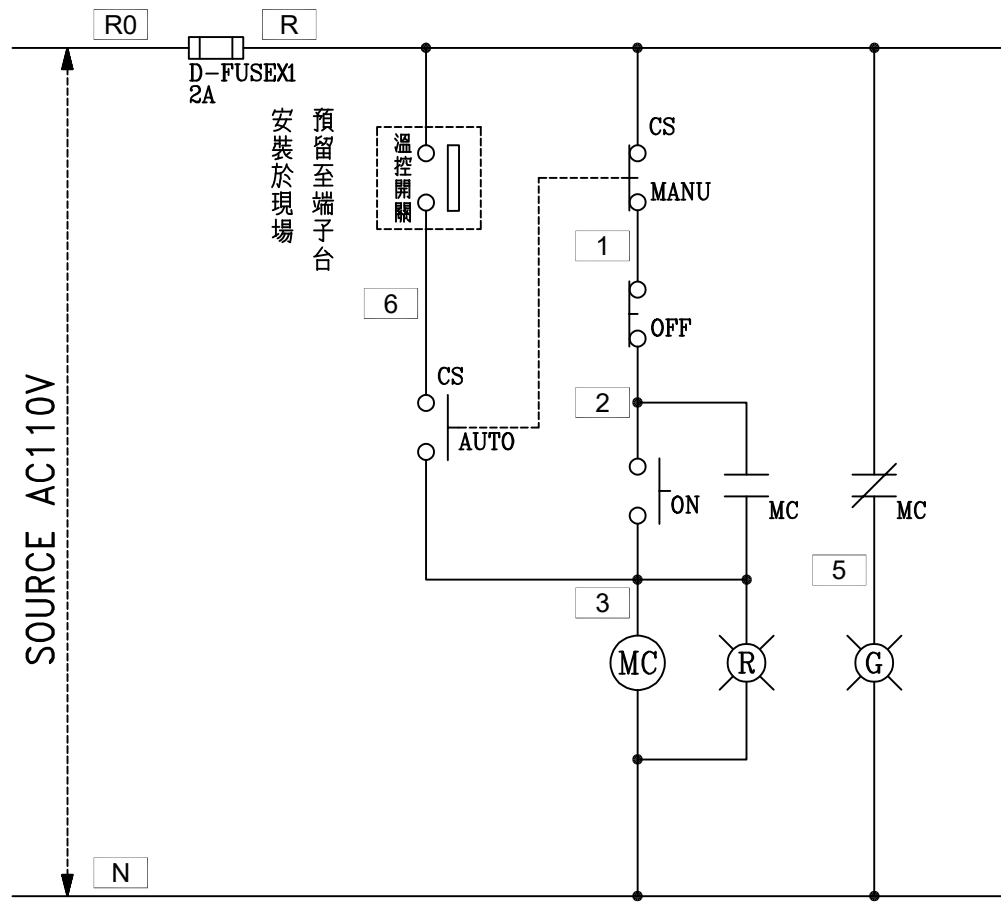

過門端子

TB	R
TB	N
TB	2
TB	3
TB	5
TB	6
TB	

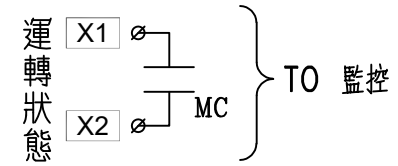

溫控外拉

TB	R
TB	6

監控端子

TB	X1
TB	X2

盤內線號重複時,請於線號前  
加分組別如A組B.C....E.F.....

盤名	迴路	編號
EB2R	7	
EB1R	6	

客戶 CUSTOMER: 騰紘科技股份有限公司  用途 USER: 耀登科技桃園八德廠辦大樓 新建工程	核准 APPROVED BY:	審核 CHECKED BY:	設計 DESIGNED BY:	繪圖 DRAWER:	CHAN-HUA CHAN HUA MACHINERY & ELECTRIC CO. LTD. TEL: (04)23581130 FAX: (04)23581140 廠址: 台中市南屯區工業 25 路 25 號	版次 REV:	修正摘要 SUMMARY:	日期 DATE:	圖名 TITLE: 系統控制圖
	設計課 阮家豪	設計課 阮家豪	設計課 張逸凡	設計課 黃竣清		工號 WORKING NO.: 112092201	規劃日期 DATE: 112年10月31日	圖號 DWG. NO.: C08	版次 REV: A
<input type="checkbox"/> 保留圖					單位 DM: 釐米 (mm)	案號 DRAWING NO.:	比例 SCALE: 1:20		