


F1P TO EMP

3φ 4W 220-380V

FR CABLE 8X4 E5.5 (E39)&(TRAY)

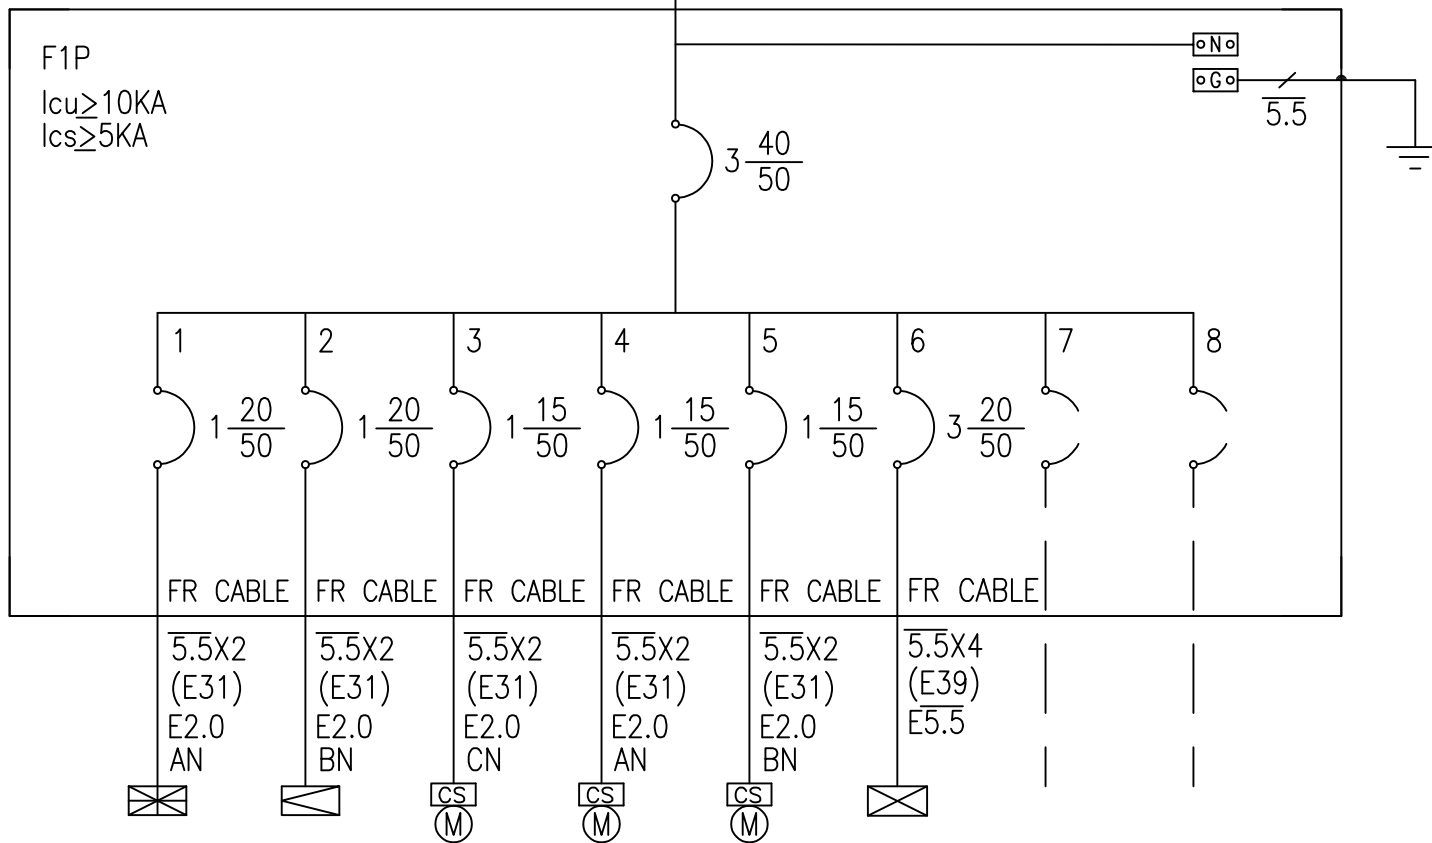

| | | | | | | | | |
|------|------------------------|------------------|------------------|------------------|------------------|-------|----|----|
| 負載名稱 | 受 總 機 | 廣 播 主 機 | 防 火 捲 門 | 防 火 捲 門 | 防 火 捲 門 | F2P | SP | SP |
| 負載內容 | | | | | | | | |
| 負載容量 | 1KVA | 1KVA | 1HP | 1HP | 1HP | 7.5HP | | |
| 負載電流 | 4.5A | 4.5A | 4.5A | 4.5A | 4.5A | 11.3A | | |
| 幹線負載 | T=2KVA+10.5HP (18.9A) | | | | | | | |

| | | | | | | | | | |
|--|--------------------|-------------------|--------------------|---------------|---|------------------------------|--------------------------|---------------------|--------------------|
| 客戶 CUSTOMER: 騰紘科技股份有限公司 用途 USER: 耀登科技桃園八德廠辦大樓 新建工程 | 核准 APPROVED BY: | 審核 CHECKED BY: | 設計 DESIGNED BY: | 繪圖 DRAWER: | 中華機械電氣股份有限公司 CHAN-HUA MACHINERY & ELECTRIC CO. LTD. TEL: (04)23581130 FAX: (04)23581140 廠址: 台中市南屯區工業 25 路 25 號 | 版次 REV: | 修正摘要 SUMMARY: | 日期 DATE: | 圖名 TITLE: 系統單線圖 |
| | 設計課 阮家豪 | 設計課 阮家豪 | 設計課 張逸凡 | 設計課 黃竣清 | | 工號 WORKING NO.: 112092201 | 規劃日期 DATE: 112年10月31日 | 圖號 DWG. NO.: A09 | 張數 SHEET NO.: / |
| <input type="checkbox"/> 保留圖 | | | 單位 DM: 釐米 (mm) | | 案號 DRAWING NO.: | 比例 SCALE: 1:20 | | | |