


FRP TO EMP

3φ 4W 220-380V


FR CABLE 125X4 E22 (G82)&(TRAY)

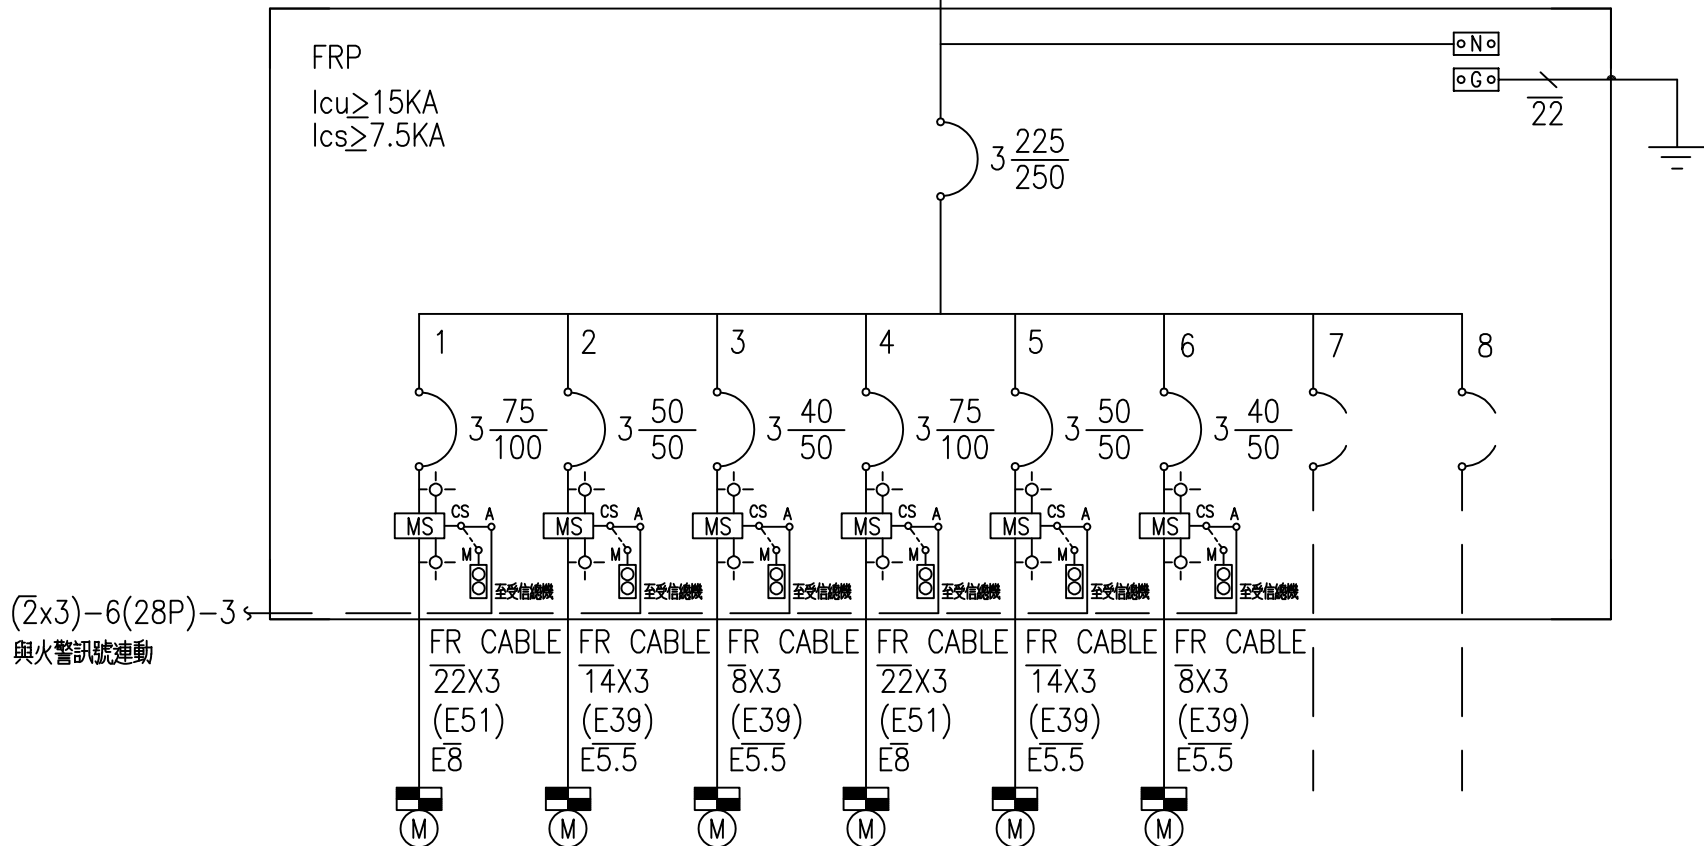

(2x3)-6(28P)-3
與火警訊號連動

負載名稱	消防排煙機	消防排煙機	消防排煙機	消防排煙機	消防進風機	消防進風機	SP	SP
負載內容								
負載容量	30HP	20HP	15HP	30HP	20HP	15HP		
負載電流	45.5A	30.3A	22.7A	45.5A	30.3A	22.7A		
幹線負載	T=130HP (197.5 A)							

客戶 CUSTOMER: 騰紘科技股份有限公司 用途 USER: 耀登科技桃園八德廠辦大樓 新建工程	核准 APPROVED BY:	審核 CHECKED BY:	設計 DESIGNED BY:	繪圖 DRAWER:	中華機械電氣股份有限公司 CHAN-HUA MACHINERY & ELECTRIC CO. LTD. TEL:(04)23581130 FAX:(04)23581140 廠址:台中南屯區工業 25 路 25 號	版次 REV	修正摘要 SUMMARY	日期 DATE	圖名 TITLE: 系統單線圖	
	設計課 阮家豪	設計課 阮家豪	設計課 張逸凡	設計課 黃竣清		工號 WORKING NO.: 112092201	規劃日期 DATE: 112年10月31日			圖號 DWG. NO.: A30
<input type="checkbox"/> 保留圖				單位 DM: 釐米 (mm)	案號 DRAWING NO.:	比例 SCALE: 1:20			張數 SHEET NO.: /	

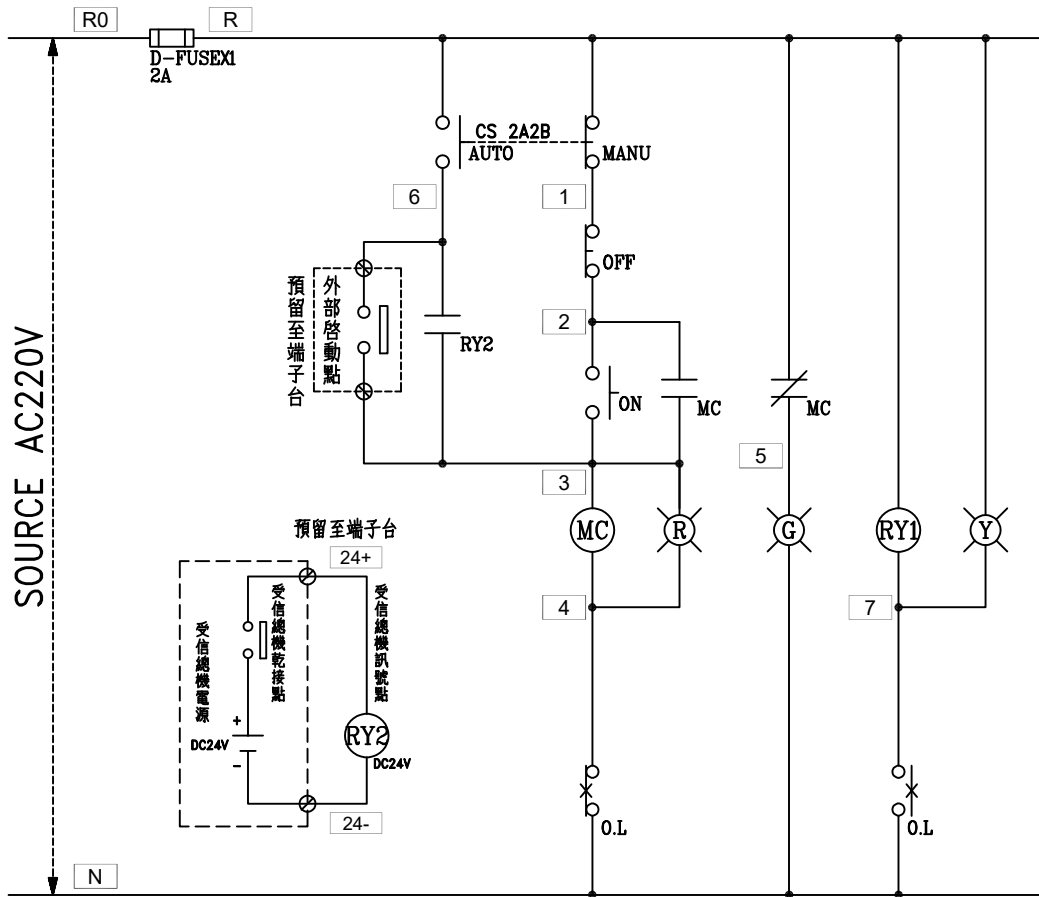

過門端子

TB	R
TB	N
TB	2
TB	3
TB	4
TB	5
TB	6
TB	7
TB	

外部接點

TB	24+
TB	24-
TB	3
TB	6
TB	


銜接受信總機 DC24V

銜接不帶電乾接點


監控端子

TB	X1
TB	X2
TB	X3
TB	X4
TB	X5
TB	X6


運轉狀態

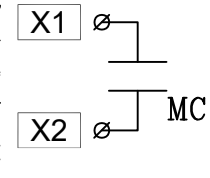

過載狀態

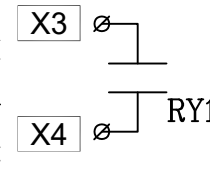

自動狀態

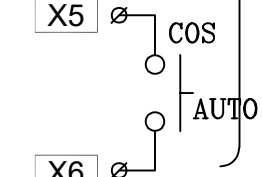

T0 監控

盤內線號重複時,請於線號前
加分組別如A組B.C....E.F.....

盤名	迴路	編號
FRP	1~6	A~F

客戶 CUSTOMER: 騰紘科技股份有限公司 用途 USER: 耀登科技桃園八德廠辦大樓 新建工程	核准 APPROVED BY: 設計課 阮家豪	審核 CHECKED BY: 設計課 阮家豪	設計 DESIGNED BY: 設計課 張逸凡	繪圖 DRAWER: 設計課 黃竣清	CHAN-HUA 工號 WORKING NO.: 112092201 案號 DRAWING NO.:	版次 REV 修正摘要 SUMMARY 日期 DATE: 112年10月31日 比例 SCALE: 1:20	圖名 TITLE: 系統控制圖 圖號 DWG. NO.: C17 張數 SHEET NO.: /	版次 REV: A
	<input type="checkbox"/> 保留圖							