


負載名稱	插座	插座	插座	插座	插座	插座	插座	插座	插座	插座	插座	插座	插座	插座	插座	飲水機	插座	插座	SP	SP
負載內容	R180VAX3	R180VAX6	R180VAX7	R180VAX1	R180VAX5	R180VAX2	R180VAX2													
負載容量	0.54KVA	1.08KVA	1.26KVA	0.18KVA	0.9KVA	1.5KW	0.36KVA	0.36KVA												
負載電流	4.9A	9.8A	11.5A	1.6A	8.2A	13.6A	3.2A	3.2A												
幹線負載	T=6.84KVA+1.5KW ( 25.3A ) 適3ØTR20KVA (60.7A)																			

客 戶: 謂紘科技股份有限公司				核 准 APPROVED BY:	審 核 CHECKED BY:	設 計 DESIGNED BY:	繪 圖 DRAWER:	CH 連華機電股份有限公司 CHAN HUA MACHINERY & ELECTRIC CO LTD. TEL:(04)23581130 FAX:(04)23581140 廠址:台中市南屯區工業 25 路 25 號				版 次 REV.	修 正 摘 要 SUMMARY		日 期 DATE	圖 名 TITLE: 系統單線圖
用 途 USER: 耀登科技桃園八德廠辦大樓 新建工程				設計課	設計課	設計課	設計課	工 號 WORKING NO.: 112092201 規 劃 期 DATE: 112年10月31日				圖 號 DWG. NO.: A30	版 次 REV.: A	比例 SCALE: 1:20		
				阮家豪	阮家豪	張逸凡	黃峻清									
				□ 保 留 圖		單 位 DM: 莳米 (mm)										

3Ø4W 110-190V

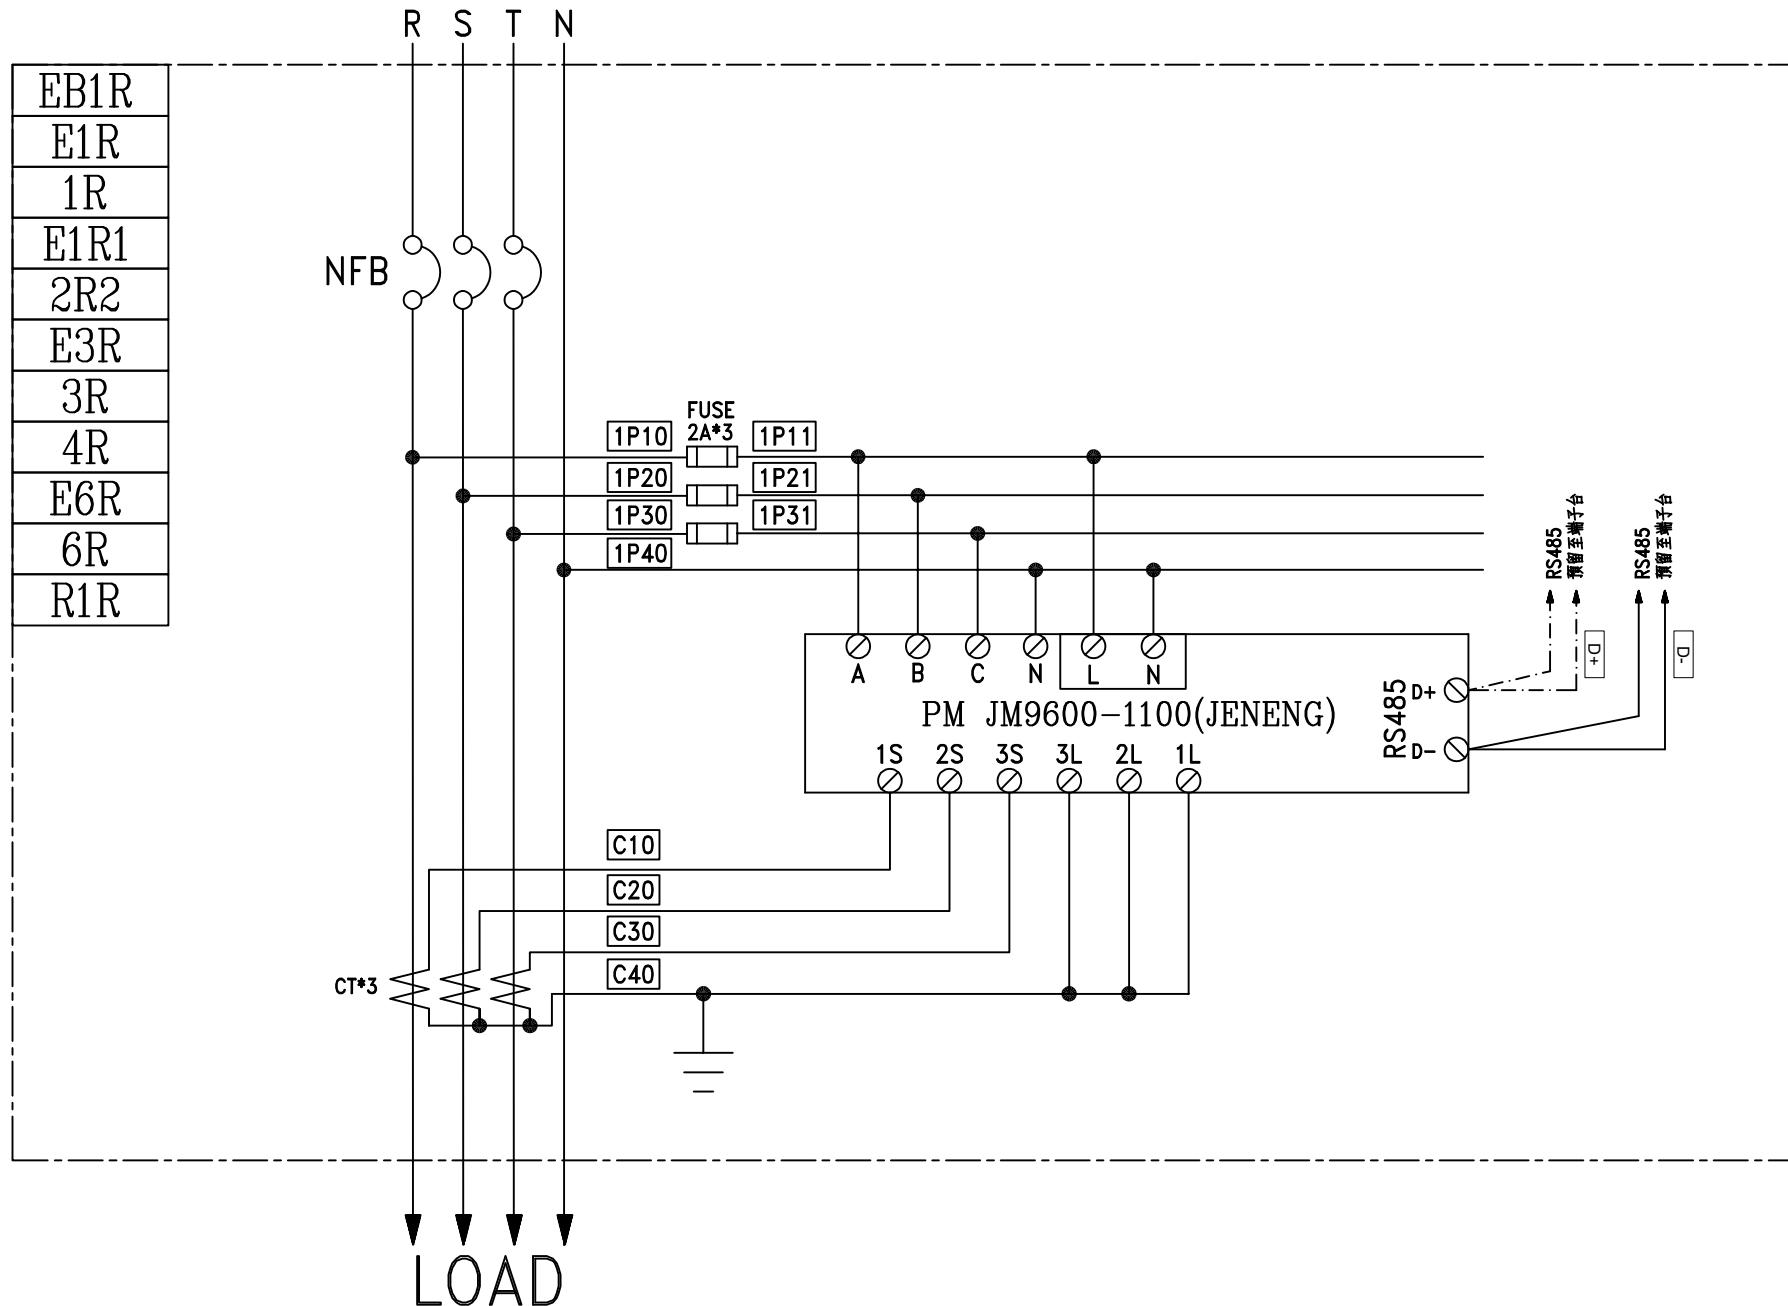

CUSTOMER: 謂紘科技股份有限公司

用途  
USER: 耀登科技桃園八德廠辦大樓  
新建工程

核准  
APPROVED BY:  
審核  
CHECKED BY:  
設計  
DESIGNED BY:  
繪圖  
DRAWER:

設計課  
設計課  
設計課  
設計課

阮家豪  
阮家豪  
張逸凡  
黃峻清

**CH** 聲華機電股份有限公司  
CHAN HUA MACHINERY & ELECTRIC CO LTD.  
TEL:(04)23581130 FAX:(04)23581140  
地址:台中市南屯區工業 25 路 25 號

工號 WORKING NO.: 112092201 規劃日期 DATE: 112年10月31日

案號 DRAWING NO.: 比例 SCALE: 1:20

版次  
REV:

修正摘要  
SUMMARY

日期  
DATE

圖名  
TITLE:

系統複線圖  
B06

圖號  
DWG. NO.:

版次  
REV: A  
張數  
SHEET NO.: /