


CKT NO.	1	2	3	4	5	6	TOTAL
CAPACITY(VA)	10000	1000	490	490			11980
CURRENT(A)	26.2	4.5	2.2	2.2			32.1
LOAD(VA)	R	3334		245	245		3824
	S	3333	500	245			4078
	T	3333	500		245		4078
LOAD NAME	消防泵 10HP	火警受信總機 1KVA	電動螺桿 35W-1x14	電動螺桿 35W-1x14	SPARE	SPARE	L:1.98KVA P:10KVA (含10HP)

客戶 CUSTOMER:	偉昌電氣工程股份有限公司	核准 APPROVED BY:	審核 CHECKED BY:	設計 DESIGNED BY:	繪圖 DRAWER:	建華機電股份有限公司 CHAN-HUA MACHINERY & ELECTRIC CO.,LTD. TEL:(04)23581130 FAX:(04)23581140 廠址:台中市南屯區工業 25 路 25 號	版次 REV	修正摘要 SUMMARY	日期 DATE	圖名 TITLE:	系統單線圖			
用途 USER:	合馬家具有限公司 倉庫新建工程	設計課 阮家豪	設計課 阮家豪	設計課 張逸凡	設計課 黃俊維		工號 WORKING NO.:	112102702	規劃日期 DATE:	112年11月01日	圖號 DWG. NO.:	A03	版次 REV:	A
		<input type="checkbox"/> 保留圖	單位 DM:	釐米 (mm)	案號 DRAWING NO.:		比例 SCALE:	1:15	張數 SHEET NO.:	/				

ATS. 左側(I路)優先供電配置圖

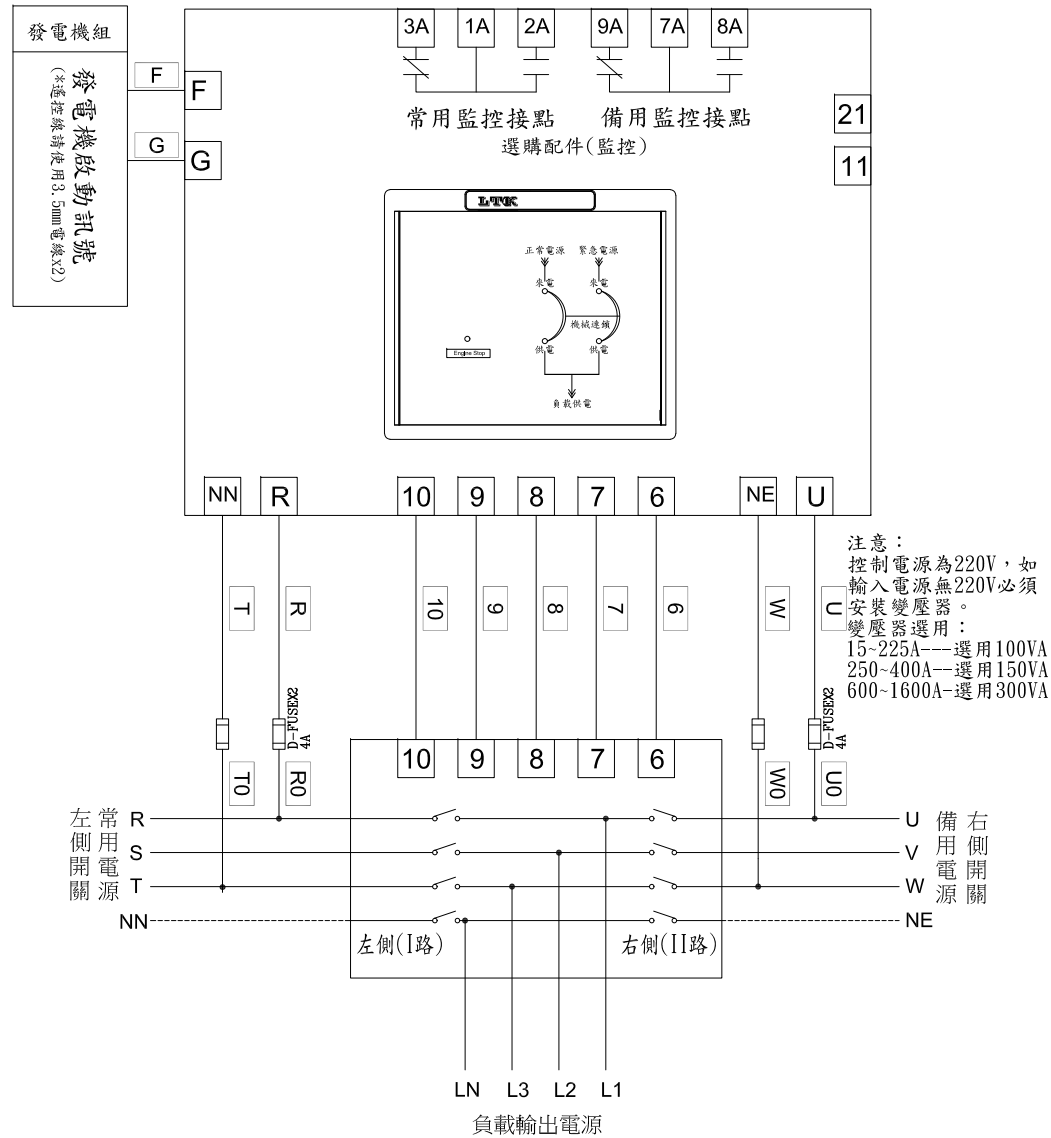

控制說明:

旋鈕代號說明:

TDEN: 緊急電源跳脫所需時間. 0~30秒。

TDNE: 正常電源切跳脫所需時間. 0~30秒。

TDEC: 發電機延時停機所需時間。

*內建設備:

TDES: 發電機延時起動固定時間。

選擇開關代號說明:

自動: 常用電源斷電後, 發電機自動啟動功能。

OFF: 訊號沒有提供給發電機啟動。

手動: 發電機強制啟動。用來測試發電機訊號是否正常。

指示燈代號說明:

來電: 電源來電顯示用。

供電: 電源供電顯示用。

Engine Cooloff: 發電機訊號停機顯示用。

背面:

常用電源斷電模擬測試: 模擬常用斷電時, 發電機啟動ATS. 運轉切換至備用側供應負載。

客戶 CUSTOMER:	偉昌電氣工程股份有限公司	核准 APPROVED BY:	審核 CHECKED BY:	設計 DESIGNED BY:	繪圖 DRAWER:	建華機電股份有限公司 CHAN-HUA MACHINERY & ELECTRIC CO., LTD. TEL: (04)23581130 FAX: (04)23581140 廠址: 台中市南屯區工業 25 路 25 號	版次 REV	修正摘要 SUMMARY	日期 DATE	圖名 TITLE:	系統控制圖	
用途 USER:	合馬家具有限公司 倉庫新建工程	設計課 阮家豪	設計課 阮家豪	設計課 張逸凡	設計課 黃俊維		工號 WORKING NO.: 112102702	規劃日期 DATE: 112年11月01日			圖號 DWG. NO.: C02	版次 REV: A
		<input type="checkbox"/> 保留圖		單位 DM: 釐米 (mm)		案號 DRAWING NO.:	比例 SCALE: 1:25			張數 SHEET NO.:	/	