


FORM MAC2  
3φ4W 220V/380V60HZ

室內型須附可掀式中隔板

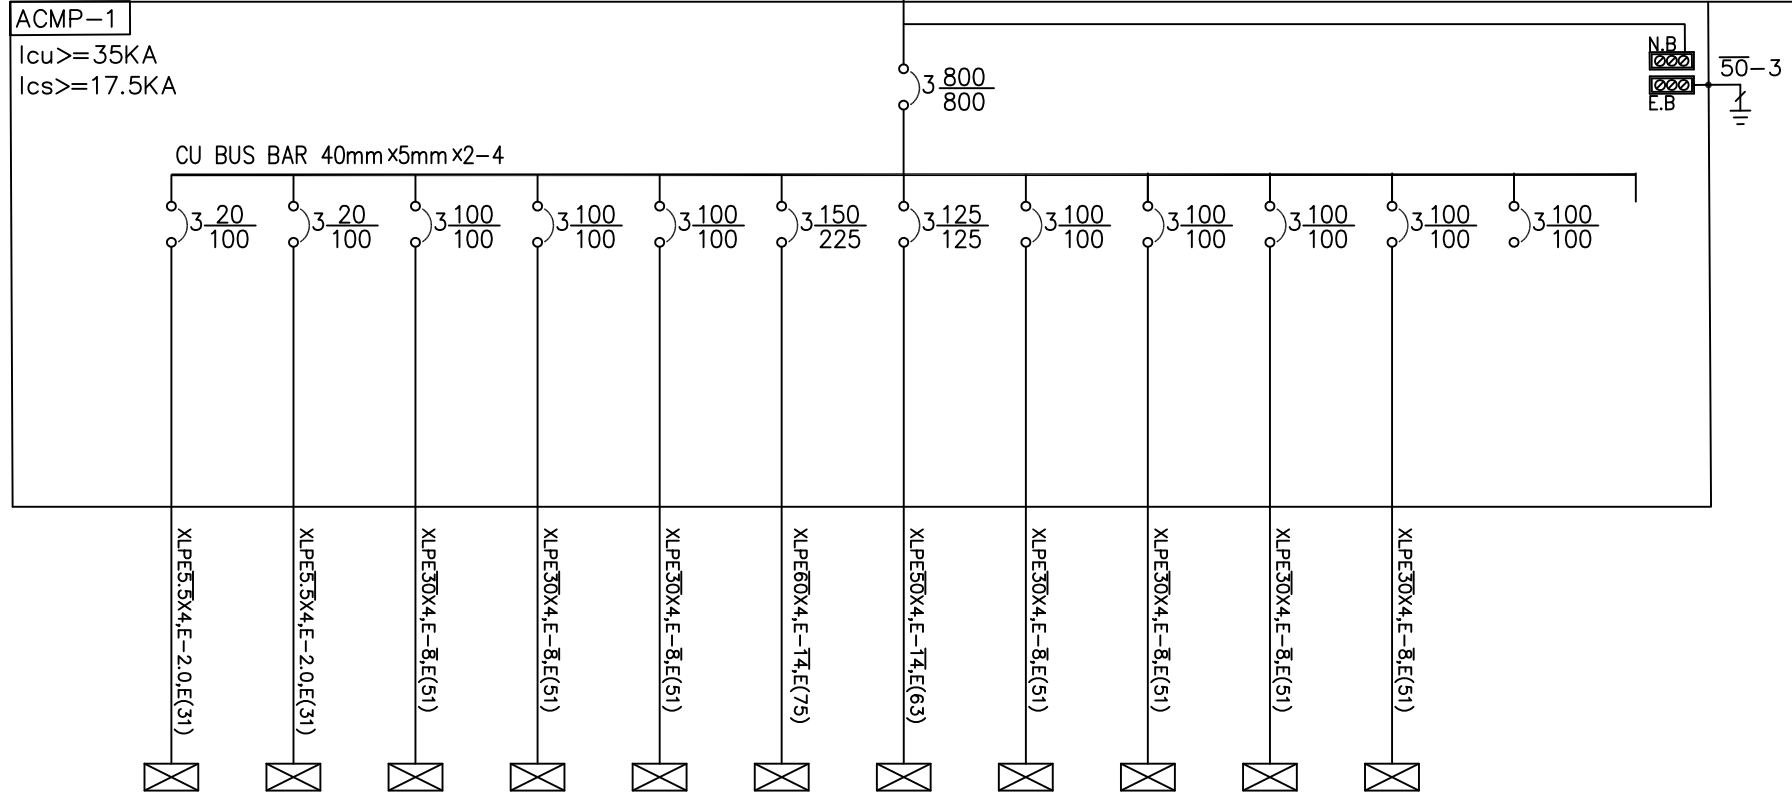


水電工程

空調工程

NO.	1	2	3	4	5	6	7	8	9	10	11	12	SP	TOTAL
負載內容	HP	0.6	0.6	36.5	38.8	36.4	65.9	38.1	34.1	36.4	34.1	34.1		362.5
負載容量	R	600	600	11500	13704	12904	21970	16540	12904	12904	12904	12904		129434
	S			11398	13698	12898	21965	14230	10598	12898	10598	10598		118881
	T			11398	11398	10598	21965	14230	10598	10598	10598	10598		111981
電流	A	4.7	4.7	62.3	62.3	58.6	99.9	75.2	58.6	58.6	58.6			553.6
負載名稱	ACP-1-B2	ACP-1-B1	ACP-1-1	ACP-1-2	ACP-1-3	ACP-1-4	ACP-1-5	ACP-1-6	ACP-1-7	ACP-1-8	ACP-1-9	預留迴路	預留迴路	

客戶 CUSTOMER:	正裕科技工程股份有限公司	核准 APPROVED BY:	審核 CHECKED BY:	設計 DESIGNED BY:	繪圖 DRAWER:	版次 REV	修正摘要 SUMMARY	日期 DATE	圖名 TITLE:	系統單線圖	
用途 USER:	臺中市立老人復健綜合醫院營運移轉案- 社區健康大樓、復健長照大樓、行政暨宿舍大樓新建工程	設計課 洪志勇	設計課 阮家豪	設計課 謝啓彥	設計課 劉家文	工號 WORKING NO.: 112112201	案號 DRAWING NO.:	規劃日期 DATE: 113年01月03日	圖號 DWG. NO.:	A02	版次 REV: A
		<input type="checkbox"/> 保留圖		單位 DIM: 釐米 (mm)	比例 SCALE: 1:20			張數 SHEET NO.:	/		

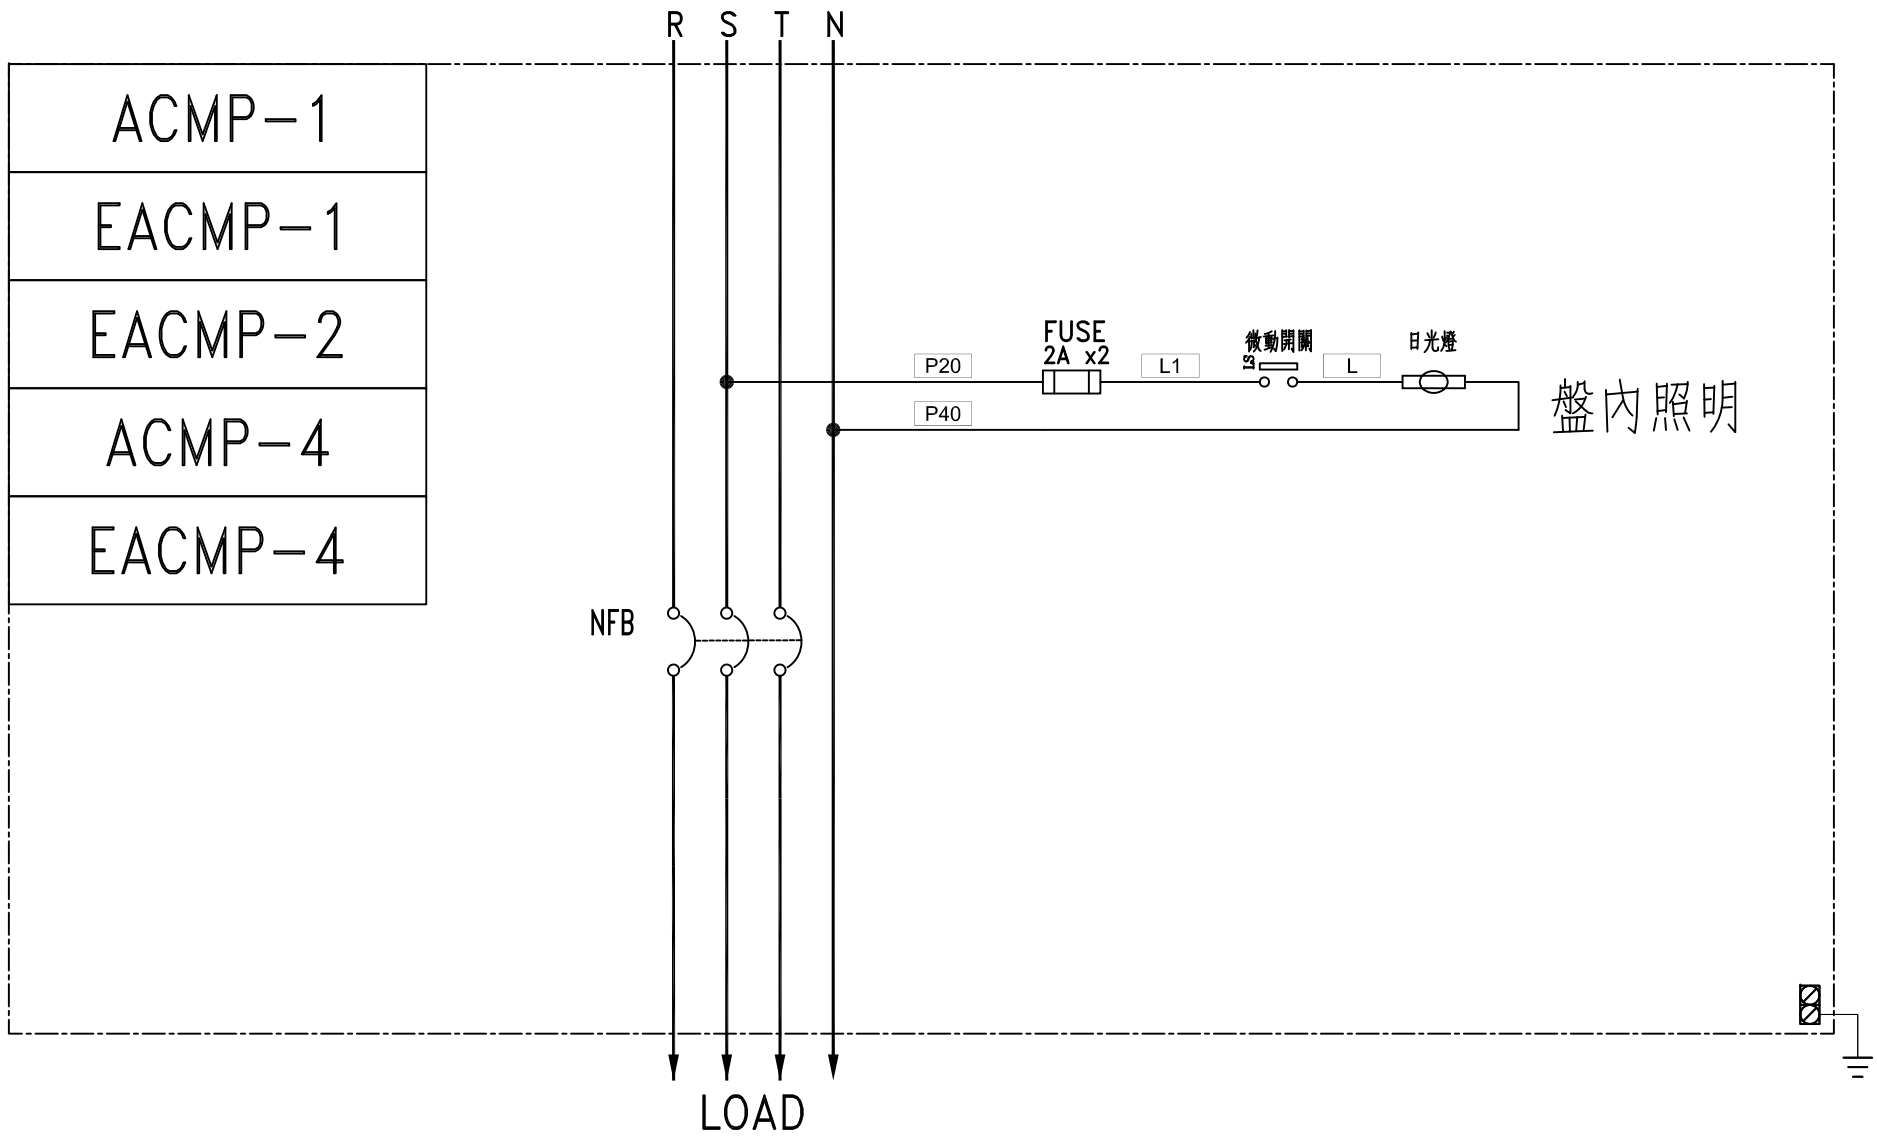

客戶 CUSTOMER: 正裕科技工程股份有限公司  用途 USER: 臺中市立老人復健綜合醫院營運移轉案- 社區健康大樓、復健長照大樓、行政暨宿舍大樓新建工程	核准 APPROVED BY:	審核 CHECKED BY:	設計 DESIGNED BY:	繪圖 DRAWER:	華華機電股份有限公司 CHAN HUA MACHINERY & ELECTRIC CO. LTD. TEL:(04)23581130 FAX:(04)23581140 廠址:台中市南屯區工業 25 路 25 號	版次 REV:	修正摘要 SUMMARY:	日期 DATE:	圖名 TITLE: 系統複線圖
	<input type="checkbox"/> 保留圖	單位 DM: 釐米 (mm)	工號 WORKING NO.: 112112201	規劃日期 DATE: 113年01月03日		案號 DRAWING NO.:	比例 SCALE: 1:20	圖號 DWG. NO.: LB09	版次 REV: A