


FORM MAC2  
3φ4W 220V/380V60HZ

室內型須附可掀式中隔板

XLPE 1/C 150x4-3 E50-3 RSG(104)-3

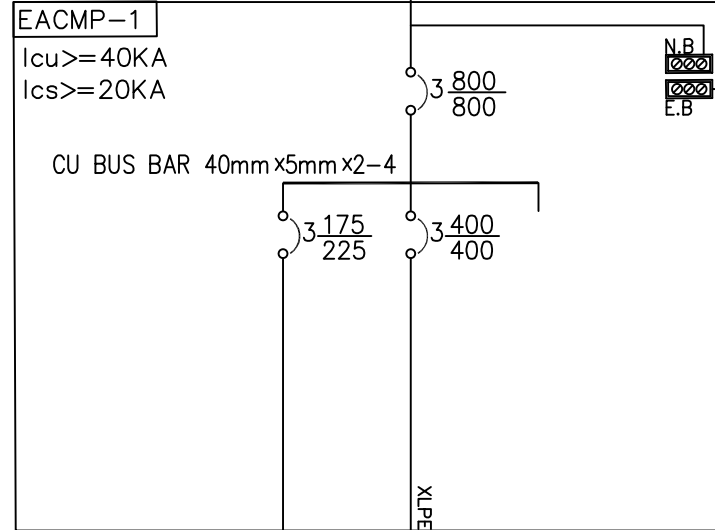


水電工程

空調工程

NO.	1	2	SP	TOTAL
負載內容	HP	52.4	236.9	289.3
負載容量	R	19002	78972	97974
	S	16699	78964	95663
	T	16699	78964	95663
電流	A	107.3	359.0	466.2
負載名稱	ACMP-1-10	EACP-1-R1	預留迴路	

客戶 CUSTOMER:	正裕科技工程股份有限公司	核准 APPROVED BY:	審核 CHECKED BY:	設計 DESIGNED BY:	繪圖 DRAWER:	<p>CHAN HUA MACHINERY &amp; ELECTRIC CO. LTD. TEL: (04) 23581130 FAX: (04) 23581140 廠址: 台中市南屯區工業 25 路 25 號</p>	版次 REV	修正摘要 SUMMARY	日期 DATE	圖名 TITLE:	系統單線圖	
用途 USER:	臺中市立老人復健綜合醫院營運移轉案- 社區健康大樓、復健長照大樓、行政暨宿舍大樓新建工程	設計課 洪志勇	設計課 阮家豪	設計課 謝啓彥	設計課 劉家文		工號 WORKING NO.: 112112201	規劃日期 DATE: 113年01月03日			圖號 DWG. NO.:	A02
		<input type="checkbox"/> 保留圖	單位 SCALE:	釐米 (mm)	1:20		案號 DRAWING NO.:				版次 REV:	A
											張數 SHEET NO.:	/

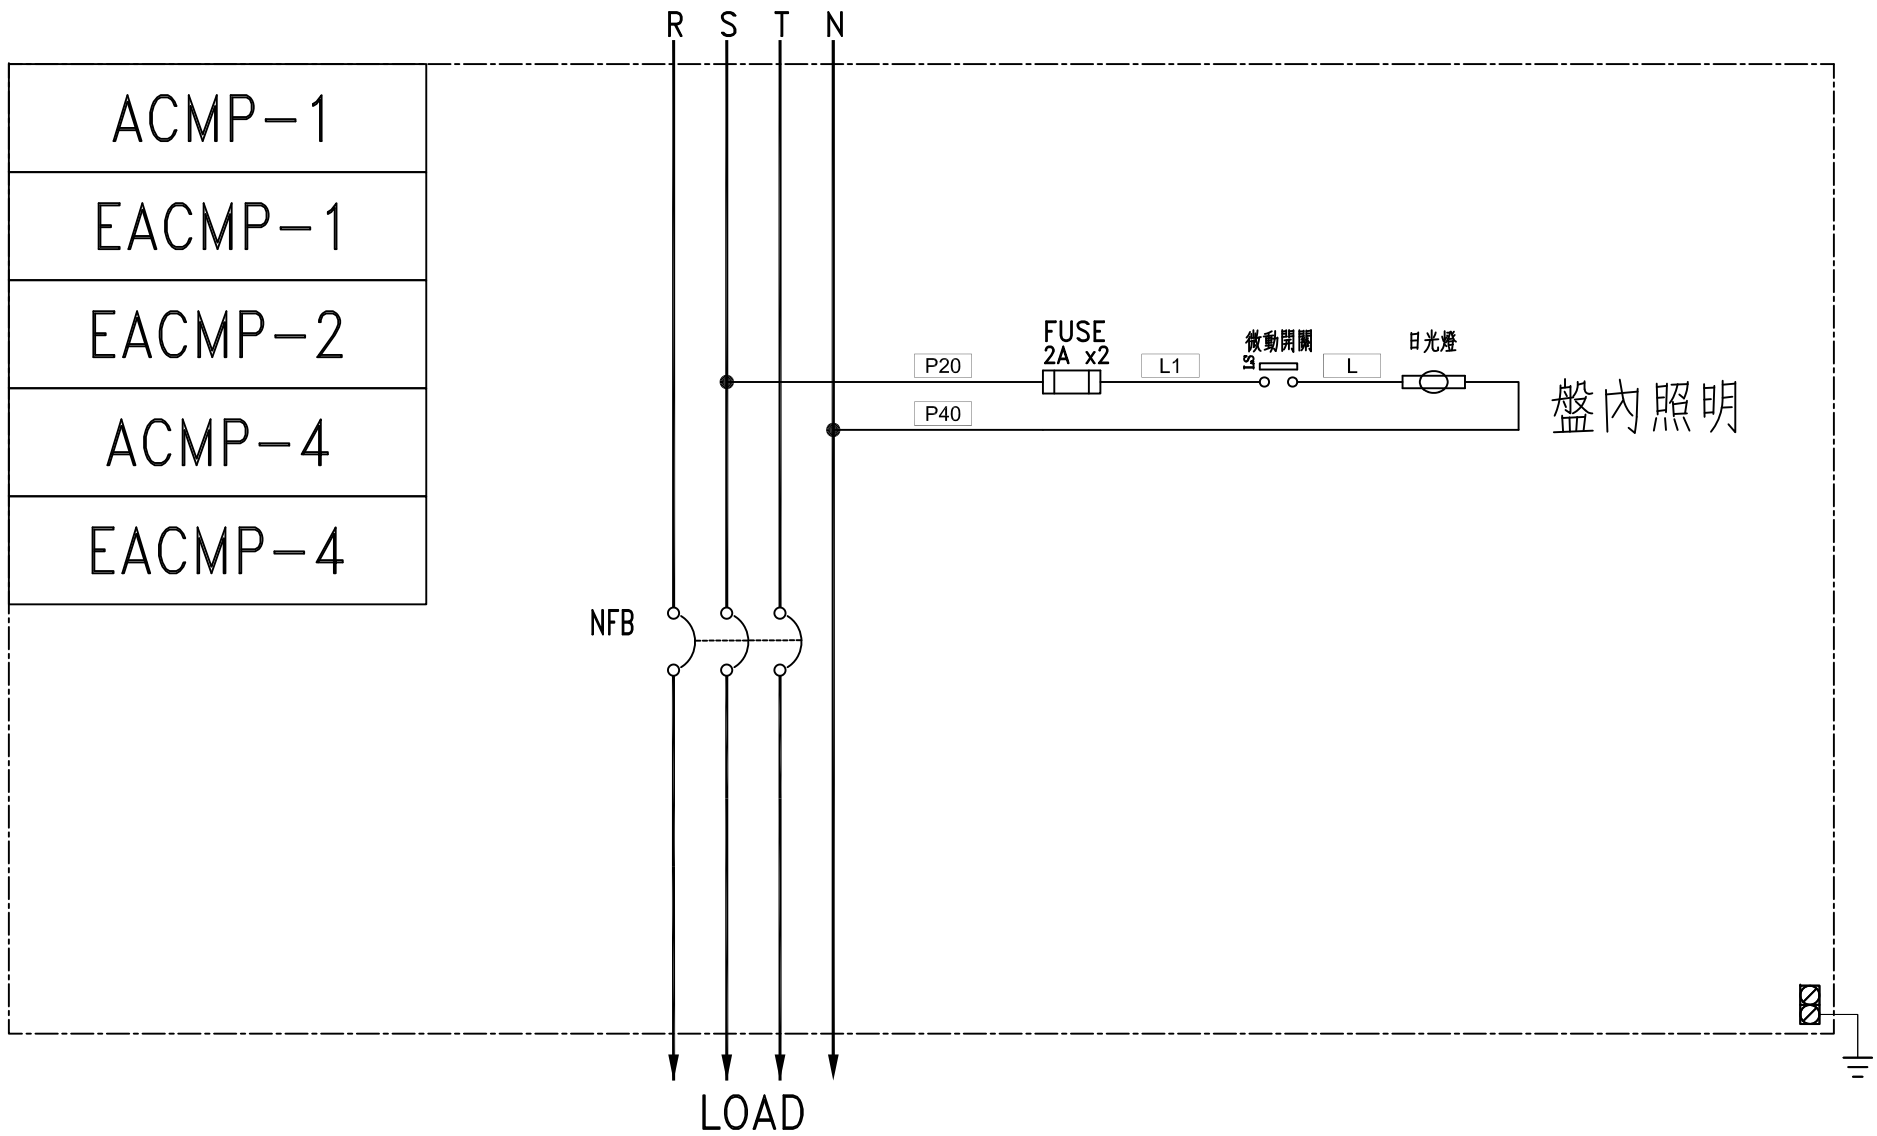

ACMP-1
EACMP-1
EACMP-2
ACMP-4
EACMP-4

客戶 CUSTOMER: 正裕科技工程股份有限公司  用途 USER: 臺中市立老人復健綜合醫院營運移轉案- 社區健康大樓、復健長照大樓、行政暨宿舍大樓新建工程	核准 APPROVED BY:	審核 CHECKED BY:	設計 DESIGNED BY:	繪圖 DRAWER:	華華機電股份有限公司 CHAN HUA MACHINERY & ELECTRIC CO. LTD. TEL:(04)23581130 FAX:(04)23581140 廠址:台中市南屯區工業 25 路 25 號	版次 REV:	修正摘要 SUMMARY:	日期 DATE:	圖名 TITLE: 系統複線圖
	<input type="checkbox"/> 保留圖	單位 DM: 釐米 (mm)	工號 WORKING NO.: 112112201	規劃日期 DATE: 113年01月03日		案號 DRAWING NO.:	比例 SCALE: 1:20	圖號 DWG. NO.: LB09	版次 REV: A